




Sistema de Datos

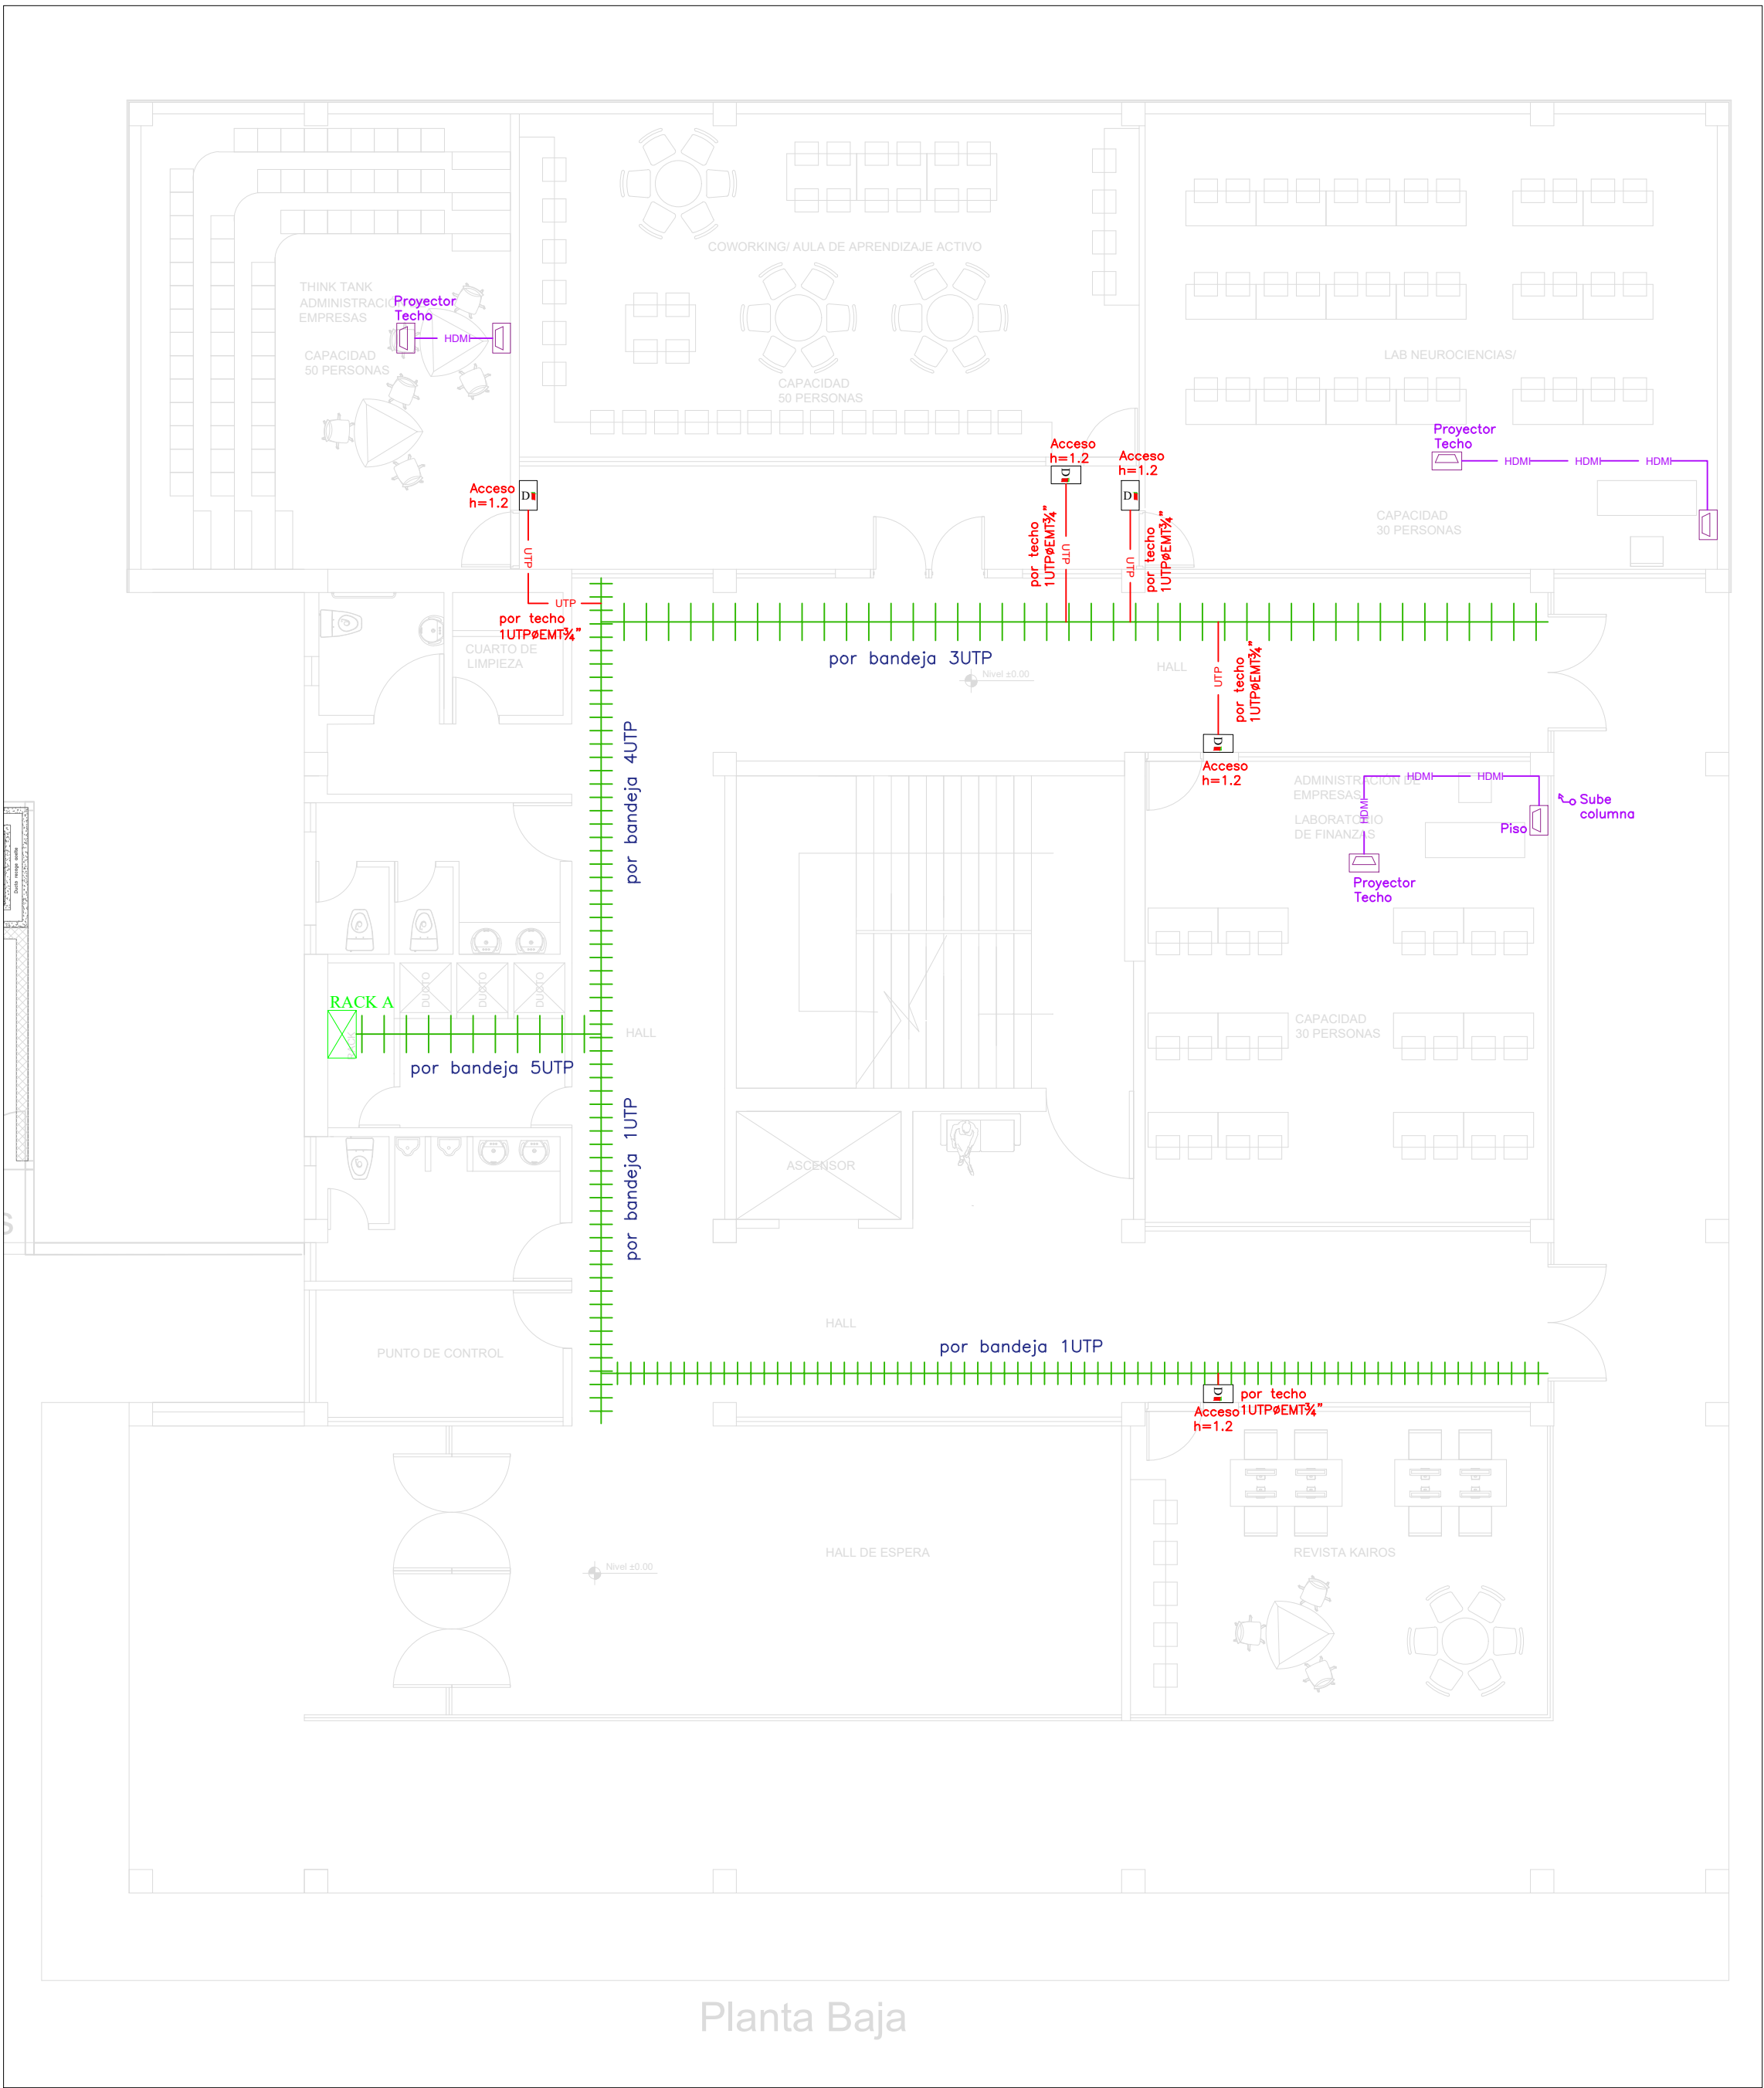


Control de accesos y video

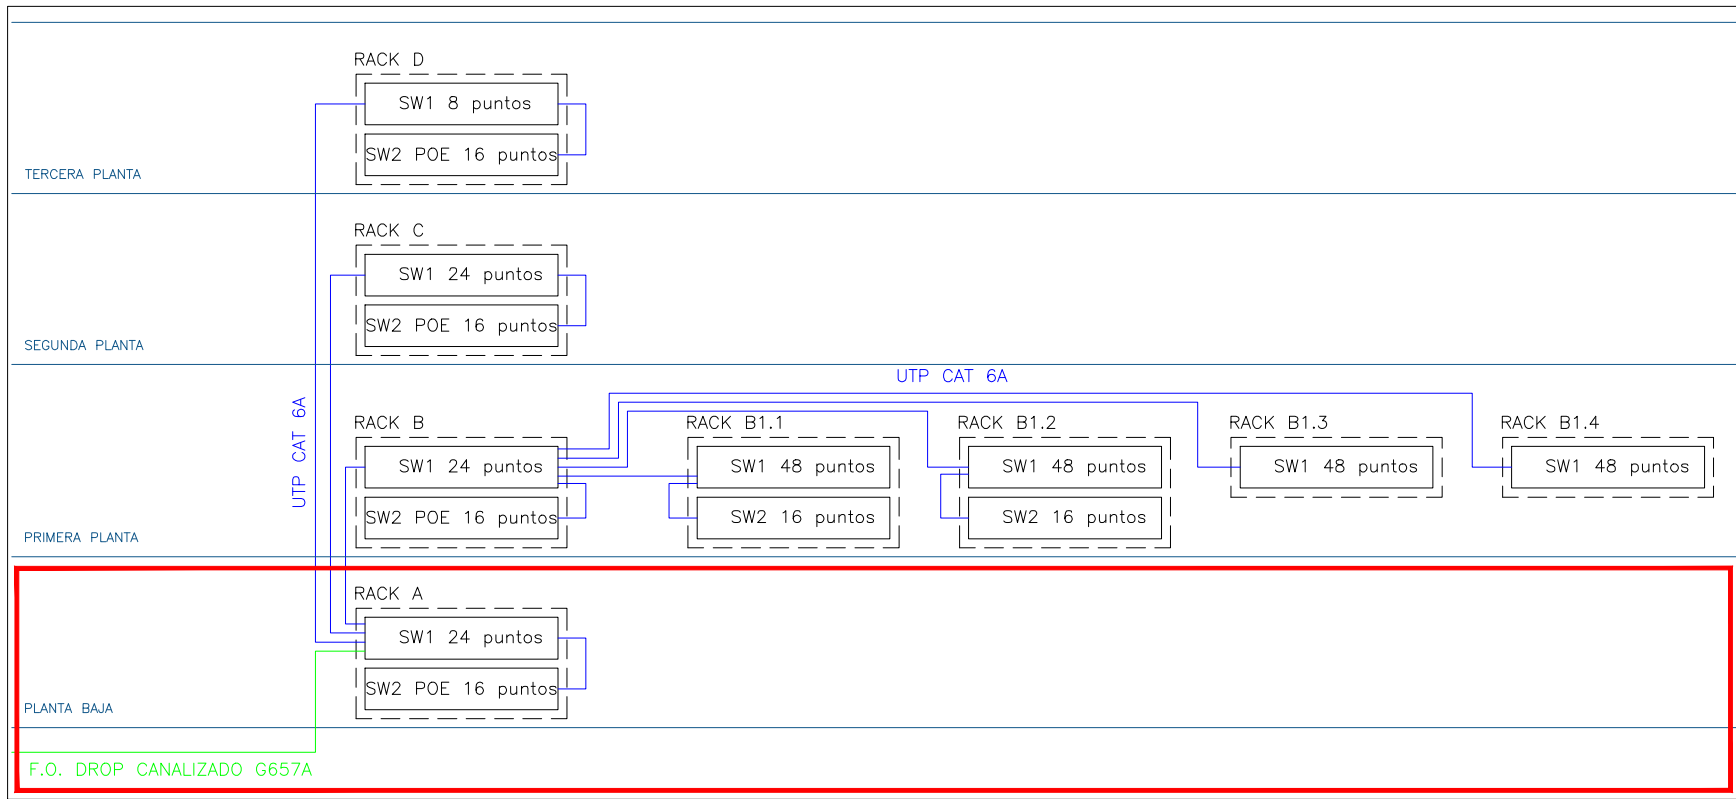

Cableado Vertical

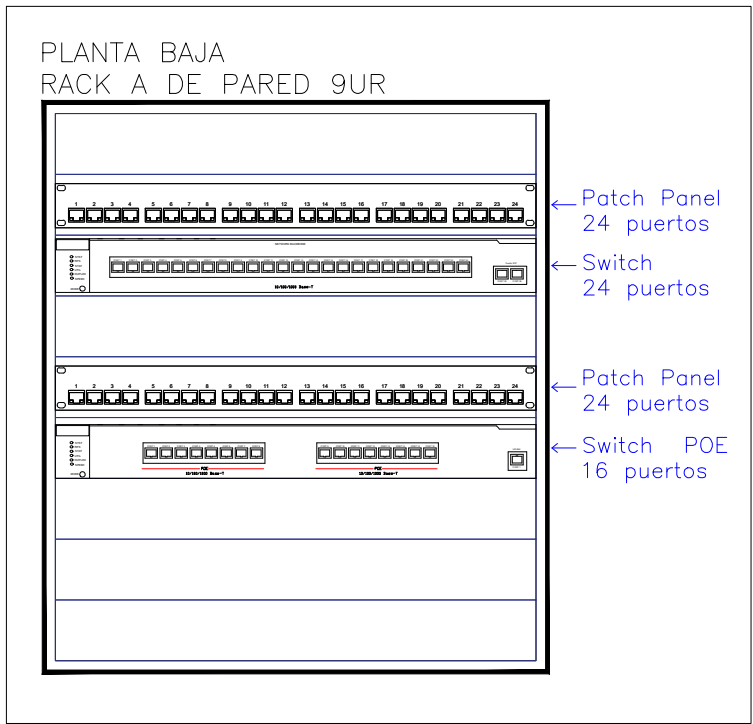


Distribución RACK

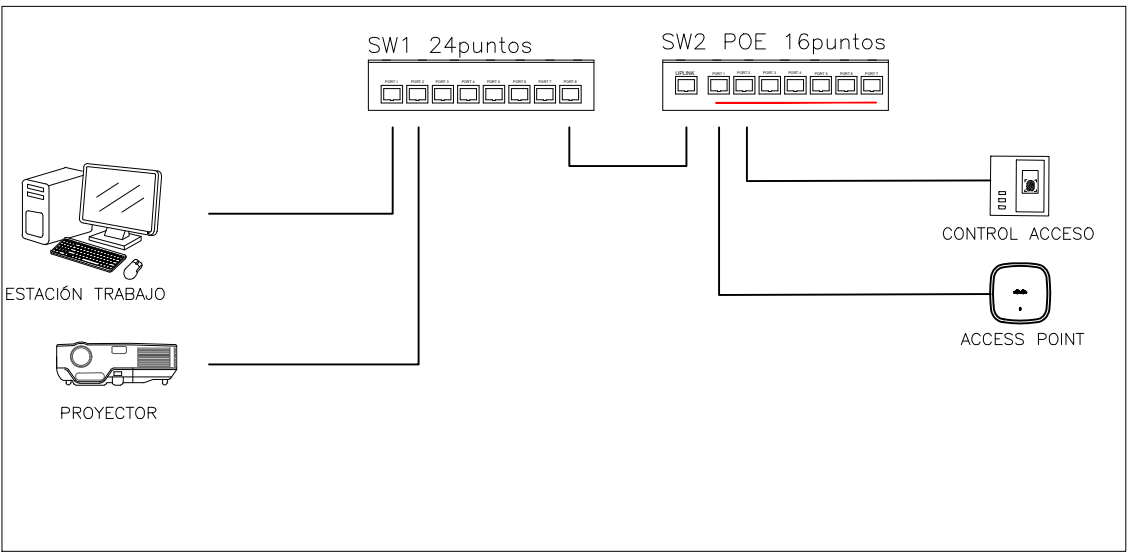

Esquema de conexión

SIMBOLOGIA VOZ Y DATOS	
DESCRIPCIÓN	SÍMBOLO
RACK DE TELECOMUNICACIONES	
PUNTO DE DATOS SIMPLE NORMAL	
PUNTO DE DATOS SIMPLE POE	
PUNTO DE DATOS DOBLE	
CABLE UTP CATEGORÍA 6A PARA INTERIORES	
CABLE UTP CATEGORÍA 6A PARA EXTERIORES	
SALIDA HDMI	
CABLE HDMI TUBERÍA EMT 1"	
BANDEJA TIPO ESCALERILLA 80x100mm	
SUBE Y/O BAJA TUBERÍA	
POZO TIPO B 90x90x90 cm	

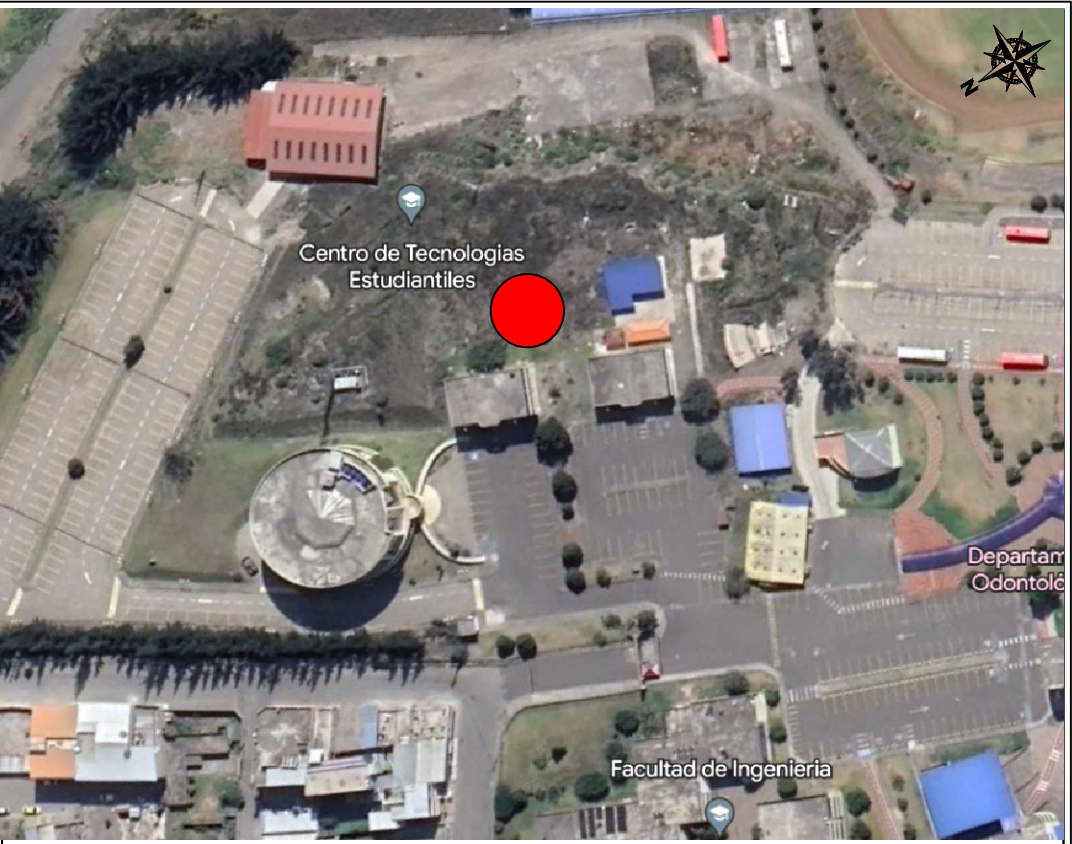

AVENIDA ANTONIO JOSÉ DE SUCRE, KM 1 1/2; RIOBAMBA

BETZABÉ VALLADARES  
arquitecta

UNIVERSIDAD NACIONAL  
DE CHIMBORAZO

PROPIETARIO:

UNIVERSIDAD NACIONAL DE CHIMBORAZO

PROYECTO  
ELECTRÓNICO:

Ing. Jaime Alejandro Medina Sánchez  
No. REGISTRO SENESCYT 1019-2016-1740766 C.I.0604970236

CONTENIDO:

PLANTA BAJA  
-SISTEMA DE DATOS  
-CONTROL DE ACCESOS  
-VIDEO  
-DETALLES CONEXIÓN

FECHA:  
Noviembre 2023

ESCALA:  
1:100

ELEC  
7

DISEÑO ELECTRÓNICO DE LOS LABORATORIOS PARA LA FACULTAD DE  
CIENCIAS POLÍTICAS Y ADMINISTRATIVAS

CLAVE CATASTRAL  
0001070403306900

NÚMERO DE PREDIO  
60103006001056000000000

AVALADO:

Ing. Pablo Flores  
DIRECTOR DEL  
PROYECTO

Arq. Daniela Heredia  
FISCALIZADOR DEL  
PROYECTO

Ing. Oscar Paredes  
ADMINISTRADOR DEL  
PROYECTO

SELLOS MUNICIPALES: