
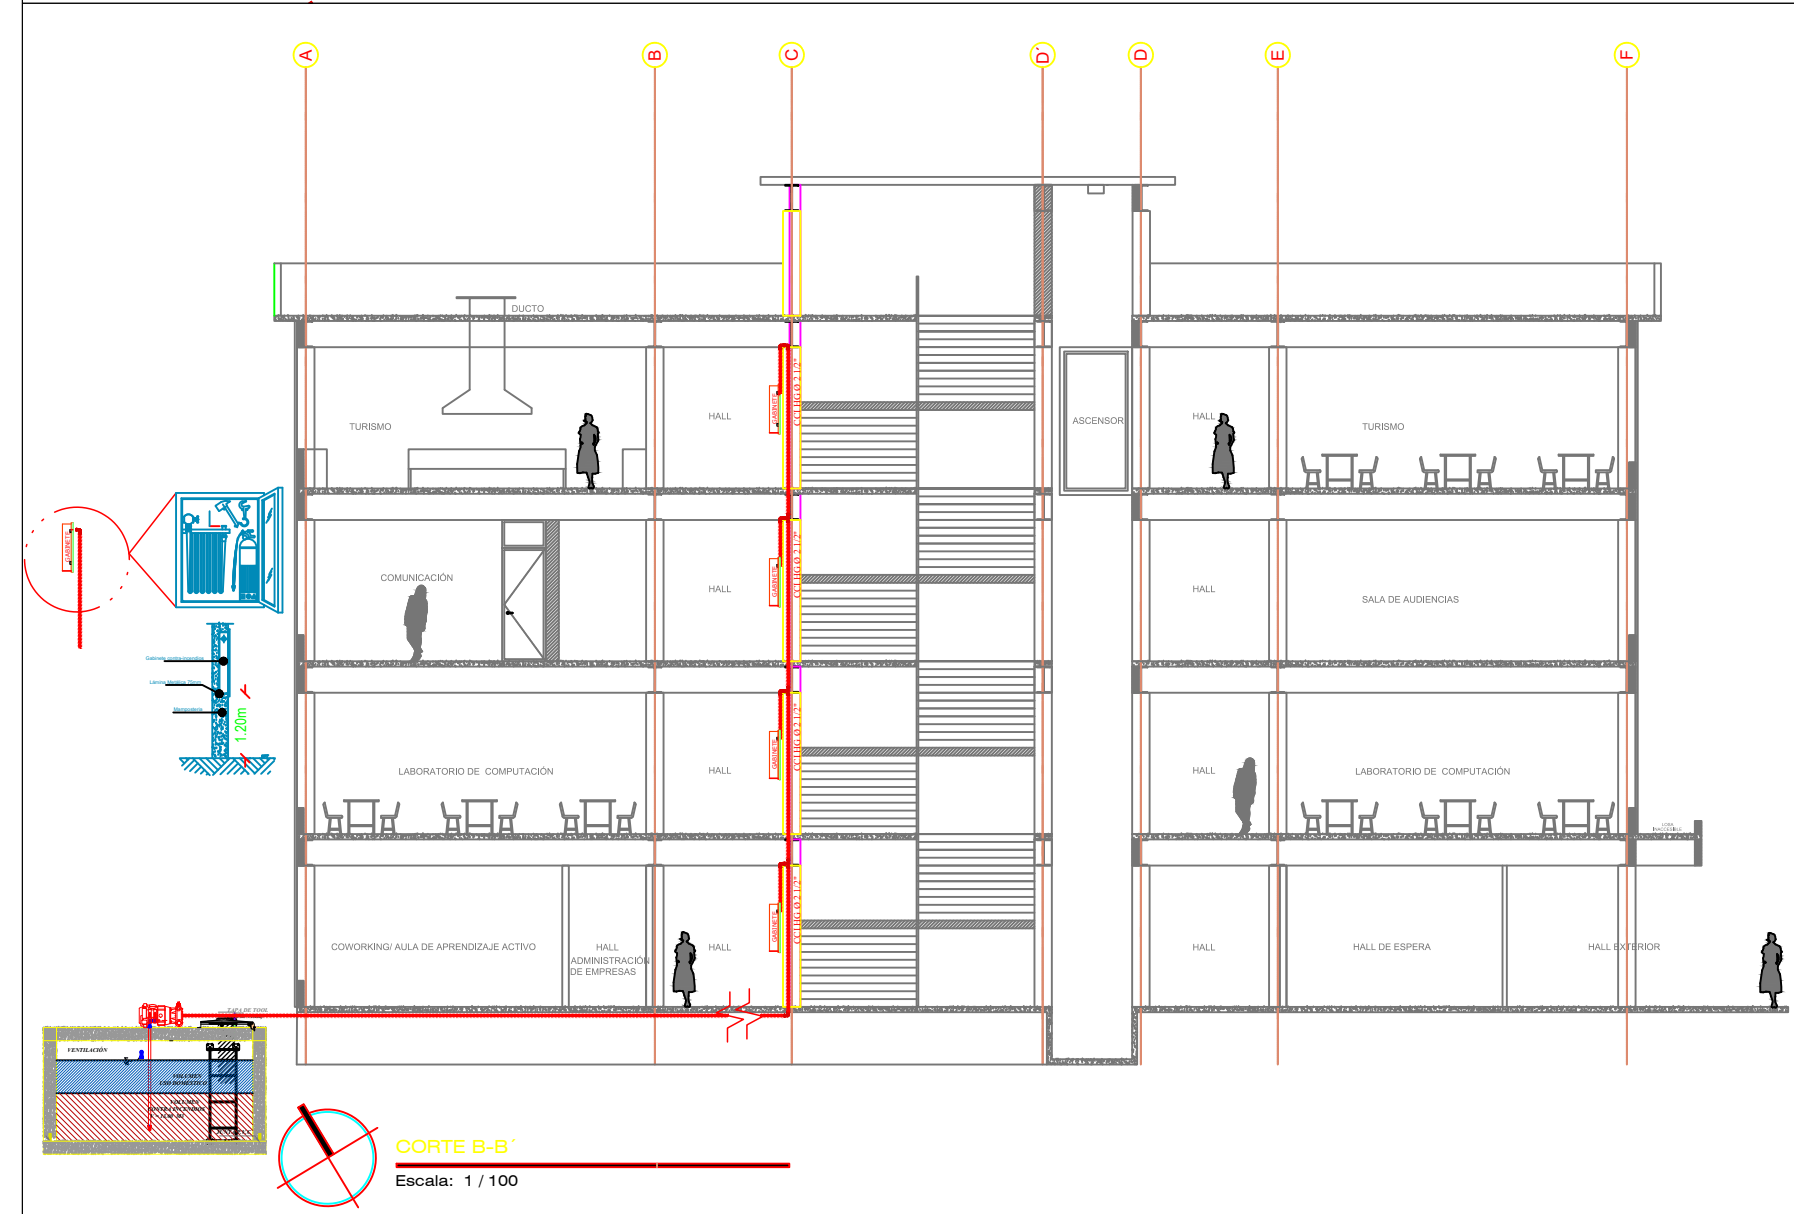


SIMBOLOGIA	
ITEM	NOMBRE
	TUBERIA INCENDIOS HG
	ACCESORIOS HG
	TUBERIA QUE SUBE O BAJA
	GABINETE SCI EQUIPADO
	SIAMESA
	EXTINTOR CO2
	EXTINTOR PQS
	BOMBA SCI
	VALVULA CHECK
	PRIMEROS AUXILIOS
	LUCES DE EMERGENCIA
	CENSOR DE HUMO
	EN CASO DE INCENDIO PRESIONE ALARMA
	NO USAR EN SISMO O INCENDIO
	BAIOLA

PLANTA BAJA
PLANTA NIVEL ±0.00
Escala: 1 / 100

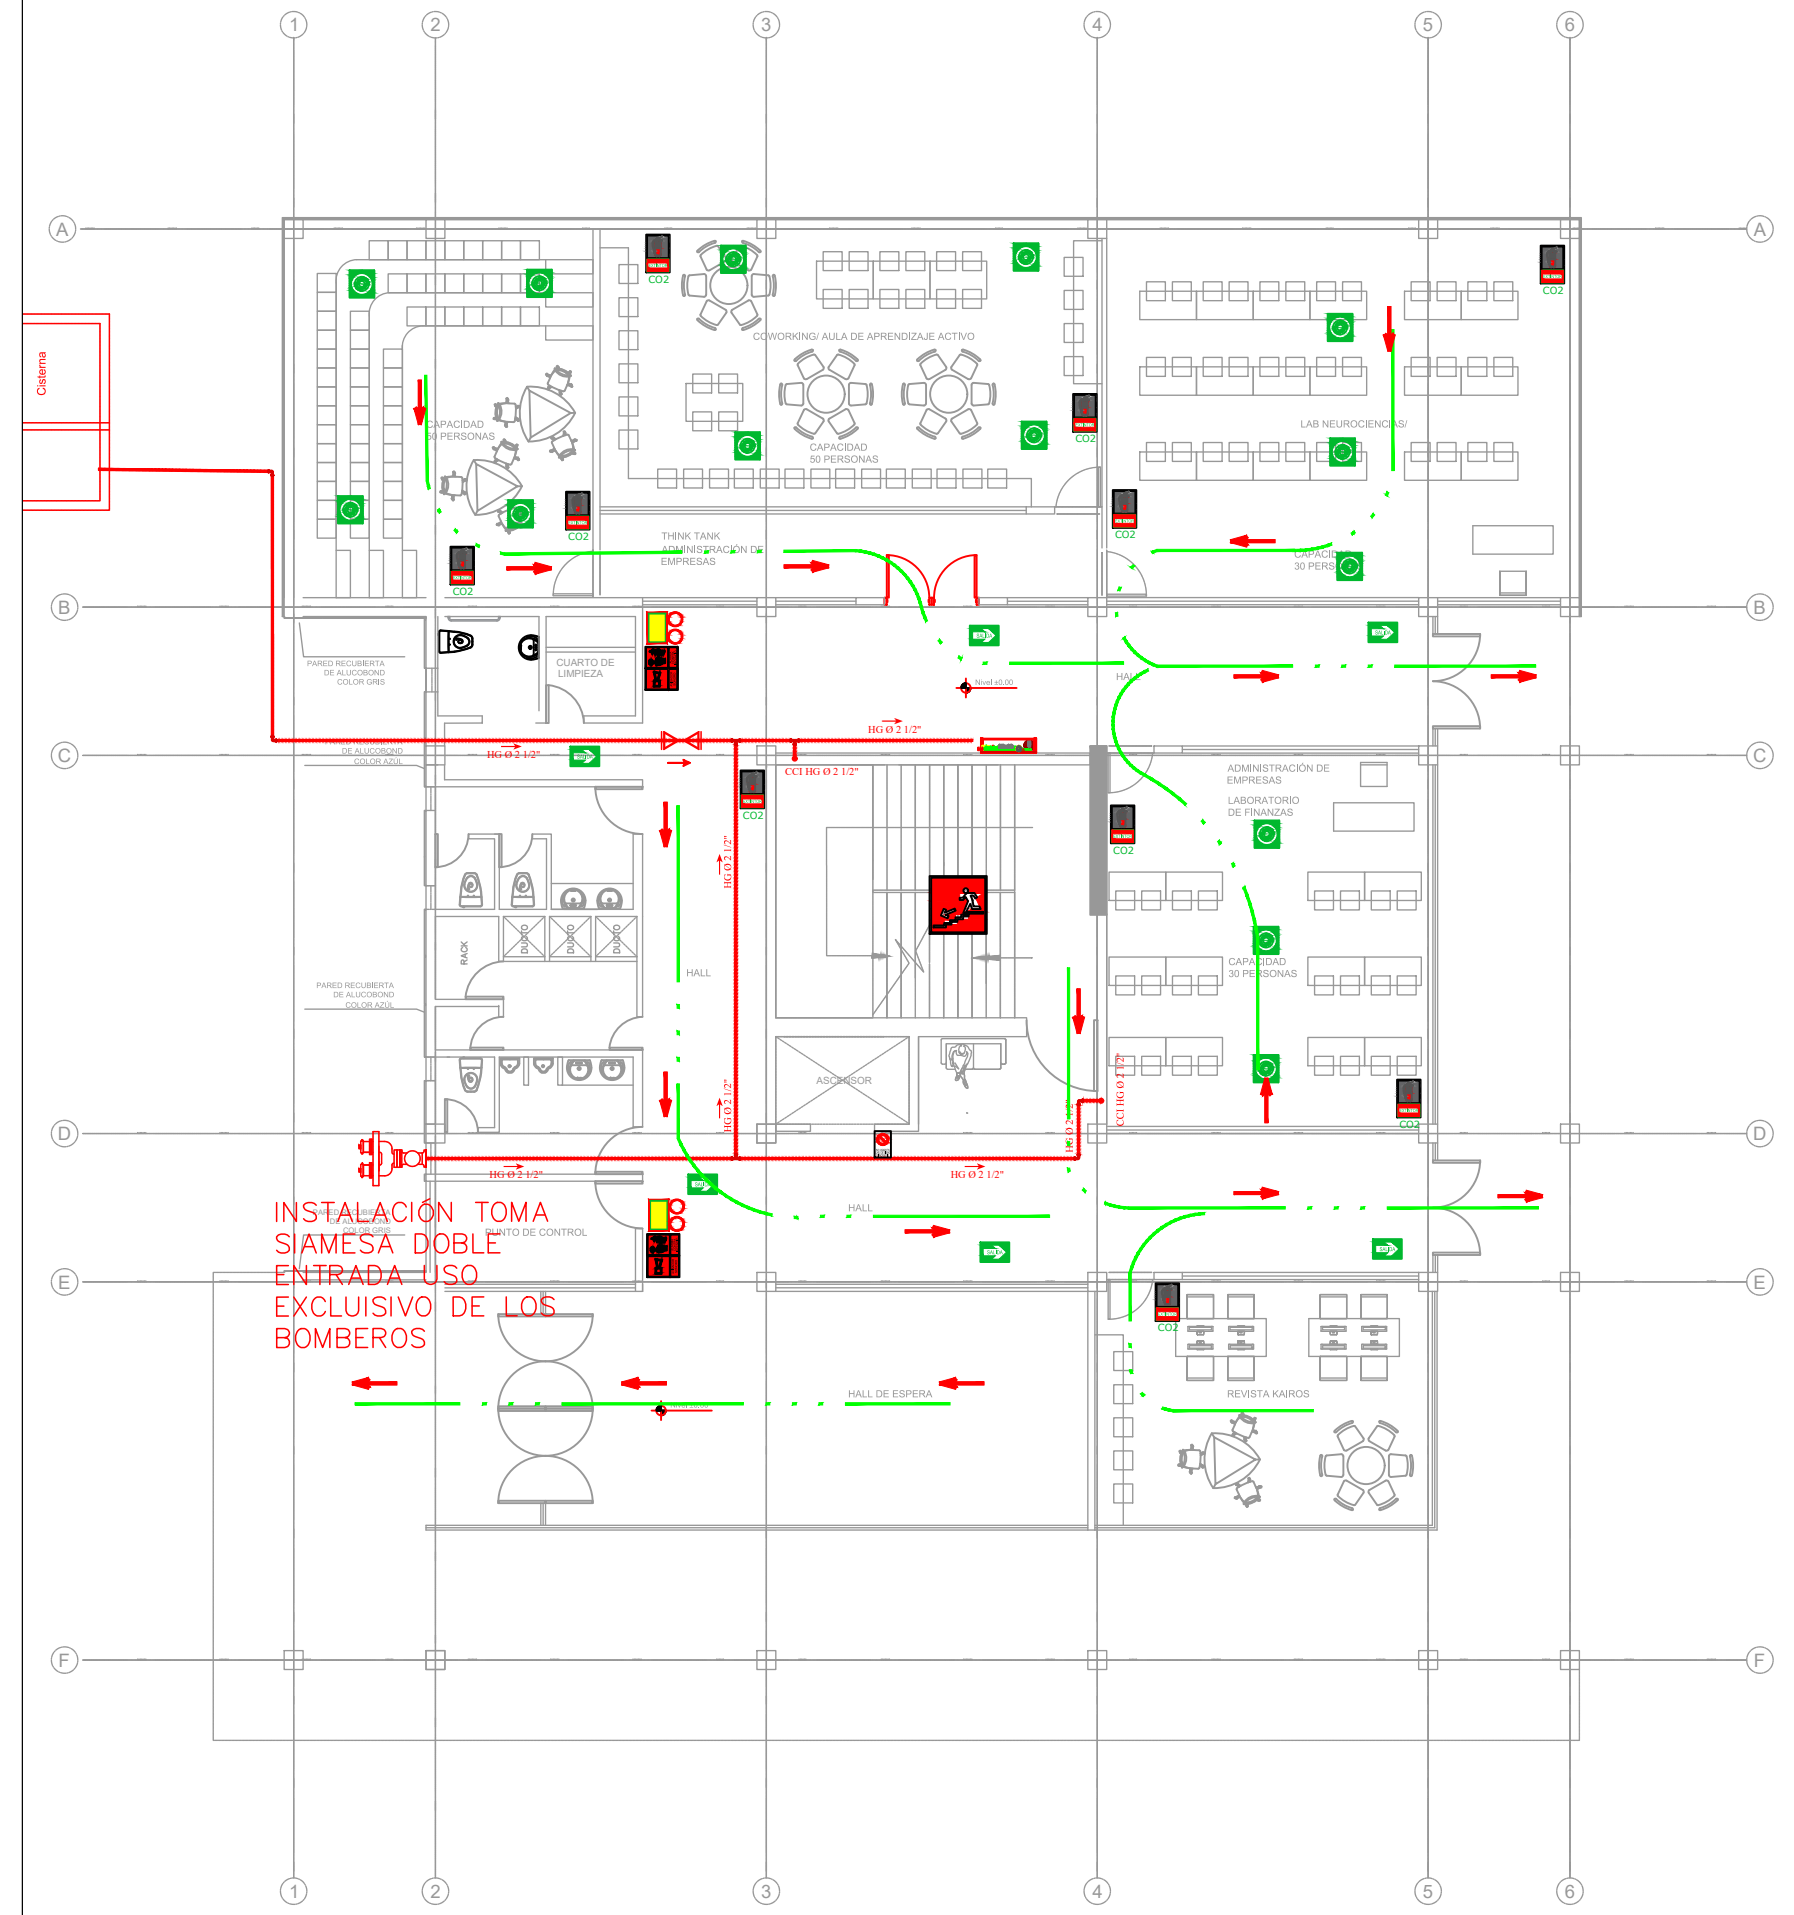

AVENIDA ANTONI JOSÉ DE SUCRE, KM 1 1/2; RIOBAMBA

BETZABÉ VALLADARES
arquitecta

UNIVERSIDAD NACIONAL
DE CHIMBORAZO

PROPIETARIO:
UNIVERSIDAD NACIONAL DE CHIMBORAZO

PROYECTO
HIDROSANITARIO:
Ing. Pablo Javier Flores Navarrete
P - 1027-12-1102542 C.I.2100298435

CONTENIDO:
SISTEMA CONTRA INCENDIOS
FECHA: Noviembre 2023
ESCALA: Indicada
HOJA 1
IMPL 6

PROYECTO HIDROSANITARIO DEL EDIFICIO DE LA
FACULTAD DE INGENIERÍA

CLAVE CATASTRAL 0001070403306900
NÚMERO DE PREDIO 60103006001056000000000

AVALADO:
Ing. Pablo Flores DIRECTOR DEL PROYECTO
Arq. Daniela Heredia FISCALIZADOR DEL PROYECTO
Ing. Oscar Paredes ADMINISTRADOR DEL PROYECTO

SELLOS MUNICIPALES: