


UBICACIÓN DEL PREDIO

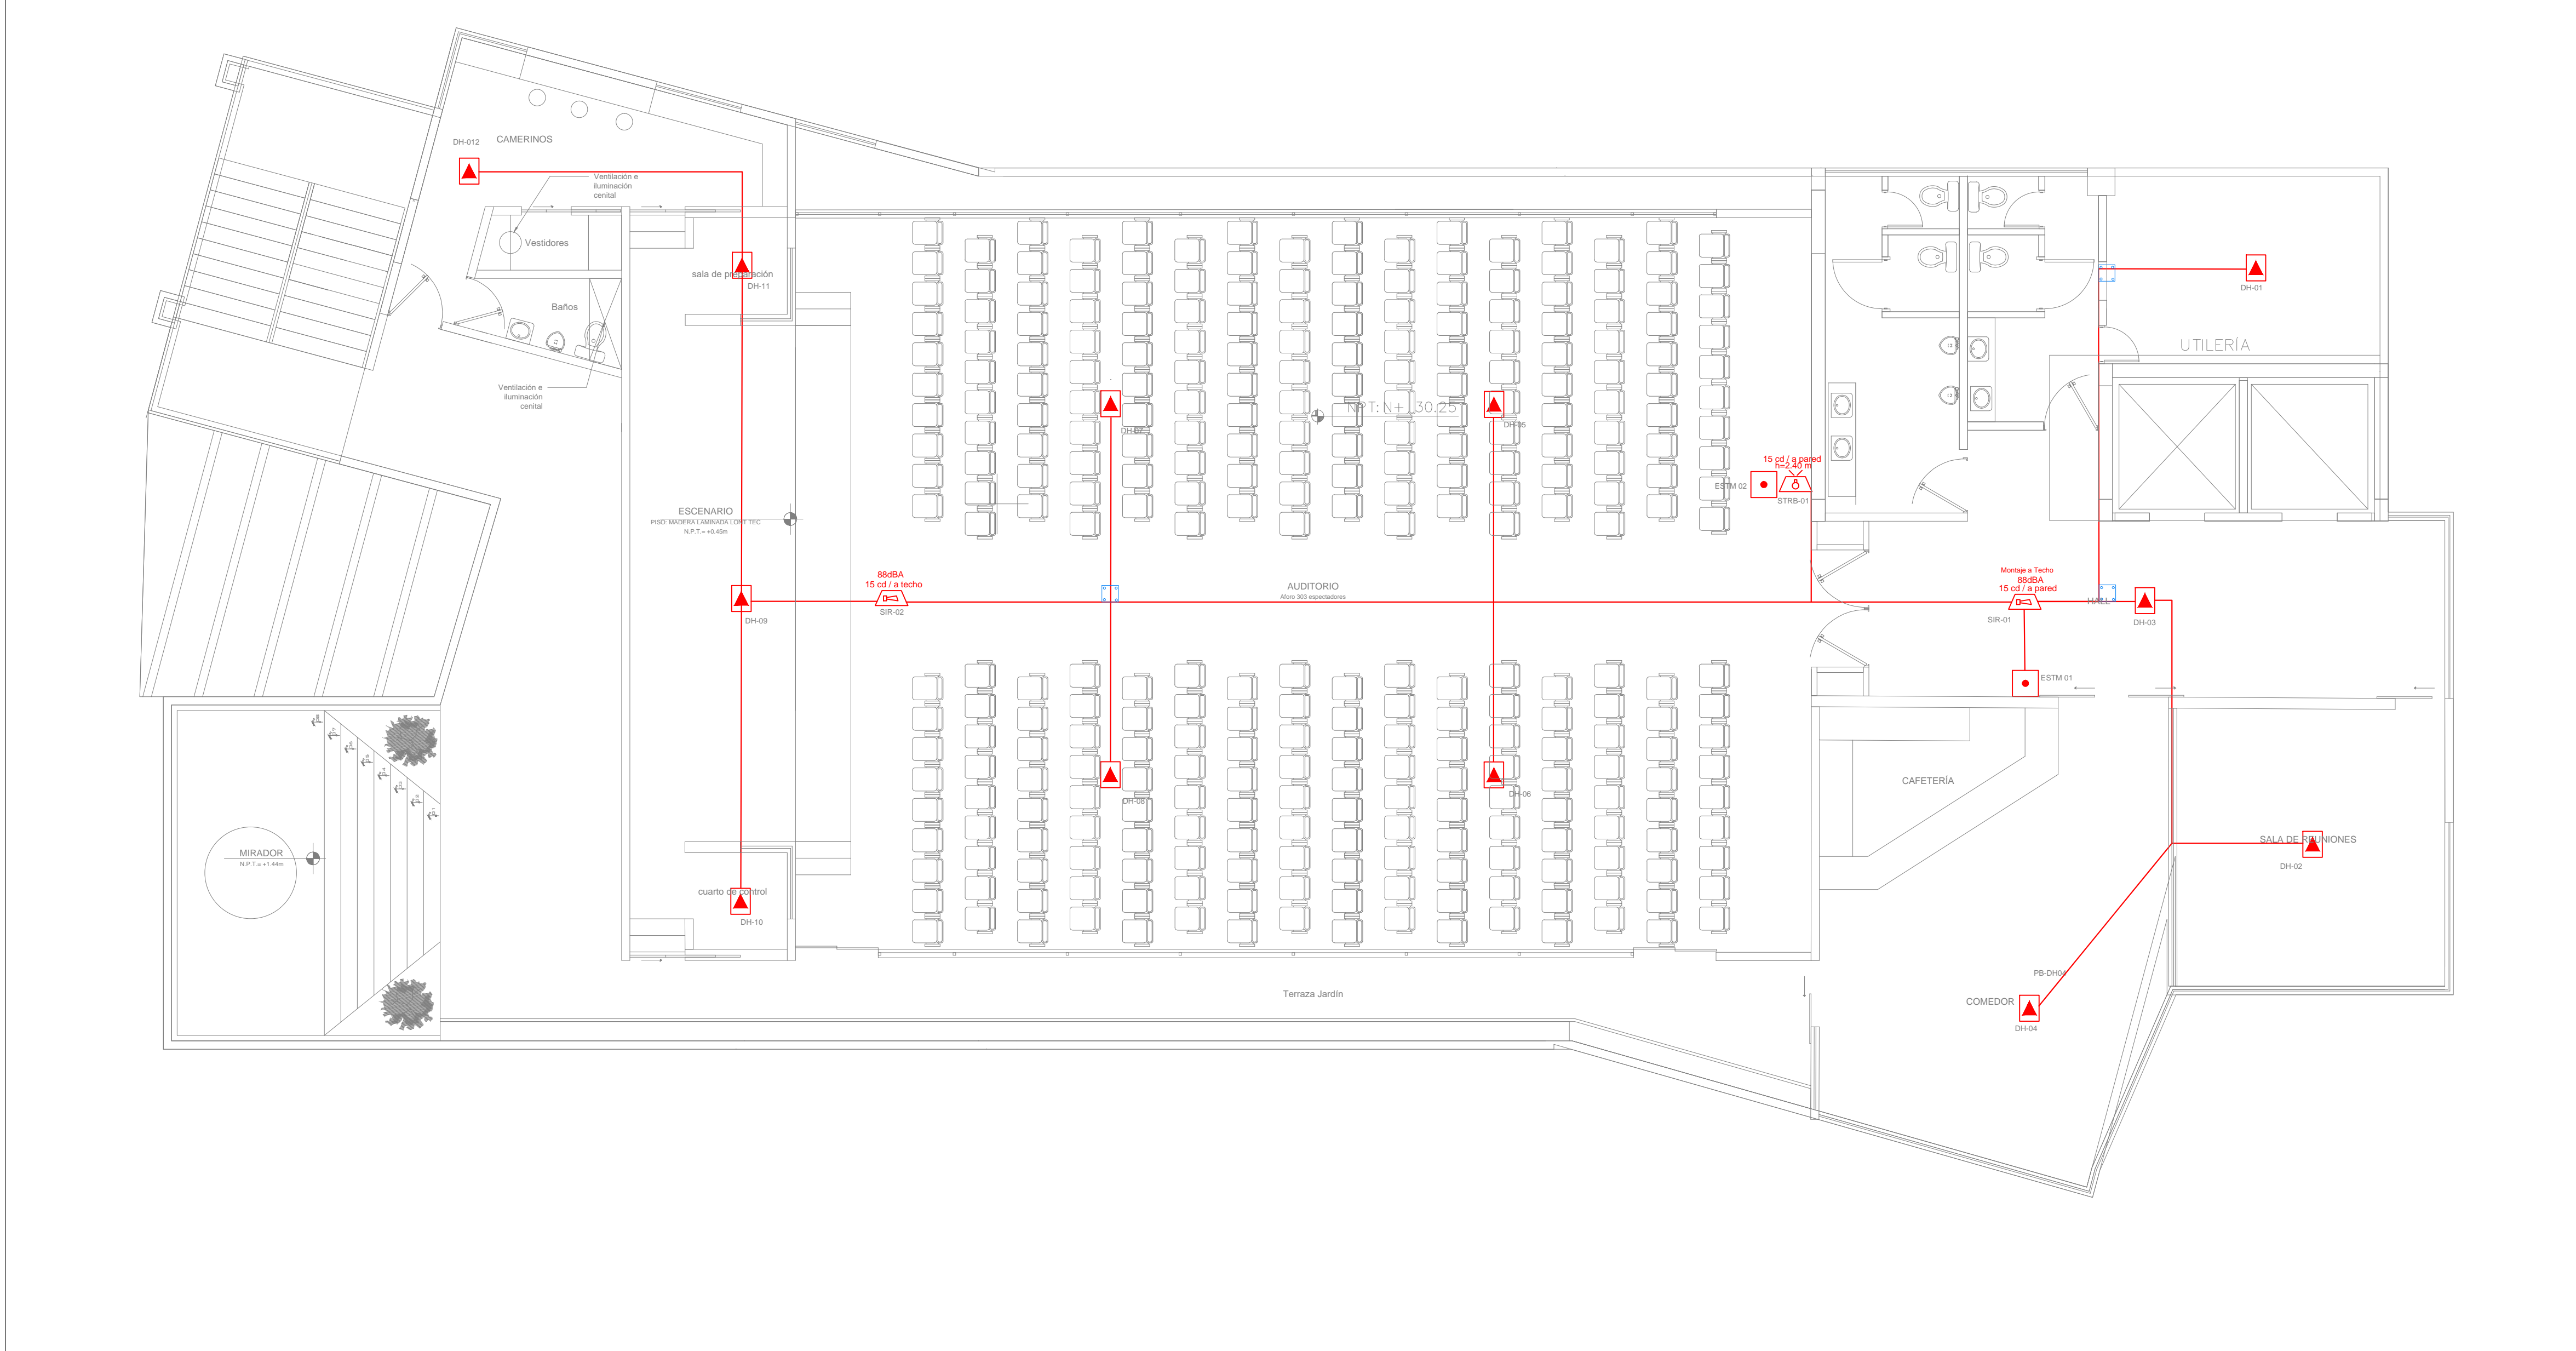

SIMBOLOGÍA

- DETECTOR DE HUMO OP.
- MÓDULO AISLAMIENTO
- PULSADOR MANUAL DE ALARMA
- SIRENA CON LUZ ESTROBOSCOPICA
- LUZ ESTROBOSCOPICA
- CABLE ANTIFLAMA 2X18 AWG EMT 1/2"
- MÓDULO EXPANSOR LAZO
- CAJA DE PAGO 15X15XCM"

Observaciones:



Hugo Andrés Sánchez Velasco
INGENIERO CIVIL



Proyecto: "CONSULTORÍA PARA LA CONSTRUCCIÓN DEL AUDITORIO DE CIENCIAS POLÍTICAS Y ADMINISTRATIVAS, AÑO 2022"

Contratista:

Ing. Hugo Andrés Sánchez V. DIRECTOR DEL PROYECTO Ing. Jaime Medina DISEÑADOR Ing. Milda Añ FISCALIZADORA DEL PROYECTO Ing. Oscar Paredes ADMINISTRADOR DEL PROYECTO

Contiene: Sistema de detección de incendios

Escala: 1:75

Usuario: ING. JAIIME MEDINA	Lugar: RIOBAMBA	Parroquia: LIZARZABURU	Lámina: 02
Fecha: 18/08/2022	Dirección: AV. ANTONIO JOSE DE SUCRE KM 1 1/2 VIA A GUANO		
Uso Principal: ESPACIO PÚBLICO / AUDITORIO	N° de predio: 60103006010560000000		