

SIMBOLOGÍA	
INSTALACIONES ELÉCTRICAS	
	CARGA ESPECIAL DE 220V
	TABLERO DE DISTRIBUCIÓN
	BOMBA ELÉCTRICA TRIFÁSICA
	CIRCUITO DE CARGAS ESPECIALES
	CIRCUITO (CARGAS ELECTRÓNICAS)
	CIRCUITO (CARGAS MECÁNICAS)
	BANDEJA TIPO ESCALERILLA 400X100MM
	PUNTO PARA LÁMPARA DE EMERGENCIA
	PUNTO PARA LETRERO DE SALIDA

ESPECIFICACIONES TÉCNICAS:



PROYECTO:
**UNIVERSIDAD NACIONAL DE CHIMBORAZO
NUEVO EDIFICIO FACULTAD DE CIENCIAS DE
LA SALUD**

CLAVE CATASTRAL: 0001070403306900 N° PRECIO: 6010300600105600000000

CONTENIDO:
TERCERA PLANTA ALTA NV.+12.24 PRIMERA PLANTA ALTA NV.+4.08
CUARTA PLANTA ALTA NV.+16.32 SEGUNDA PLANTA ALTA NV.8.16
CARGAS ESPECIALES, ELECTRONICAS Y MECÁNICAS

PROPIETARIO:
UNIVERSIDAD NACIONAL DE CHIMBORAZO

PROFESIONAL:
ING. DAVID FLORES H.
C.I.: 1721039707
SENECYT: 1001-11-1051223

FASE:
APROBACIÓN

ESCALA:
1:200

FECHA:
AGOSTO - 2024

FORMATO:
A1


LAMINA:
ELEC- 11

ING. HERNAN COLOMA P.
DIRECTOR DEL PROYECTO


ING. FRANCISCO TELLO O.
FISCALIZADOR DEL CONTRATO

ING. OSCAR PAREDES P.
ADMINISTRADOR DEL CONTRATO


SELLOS MUNICIPALES:

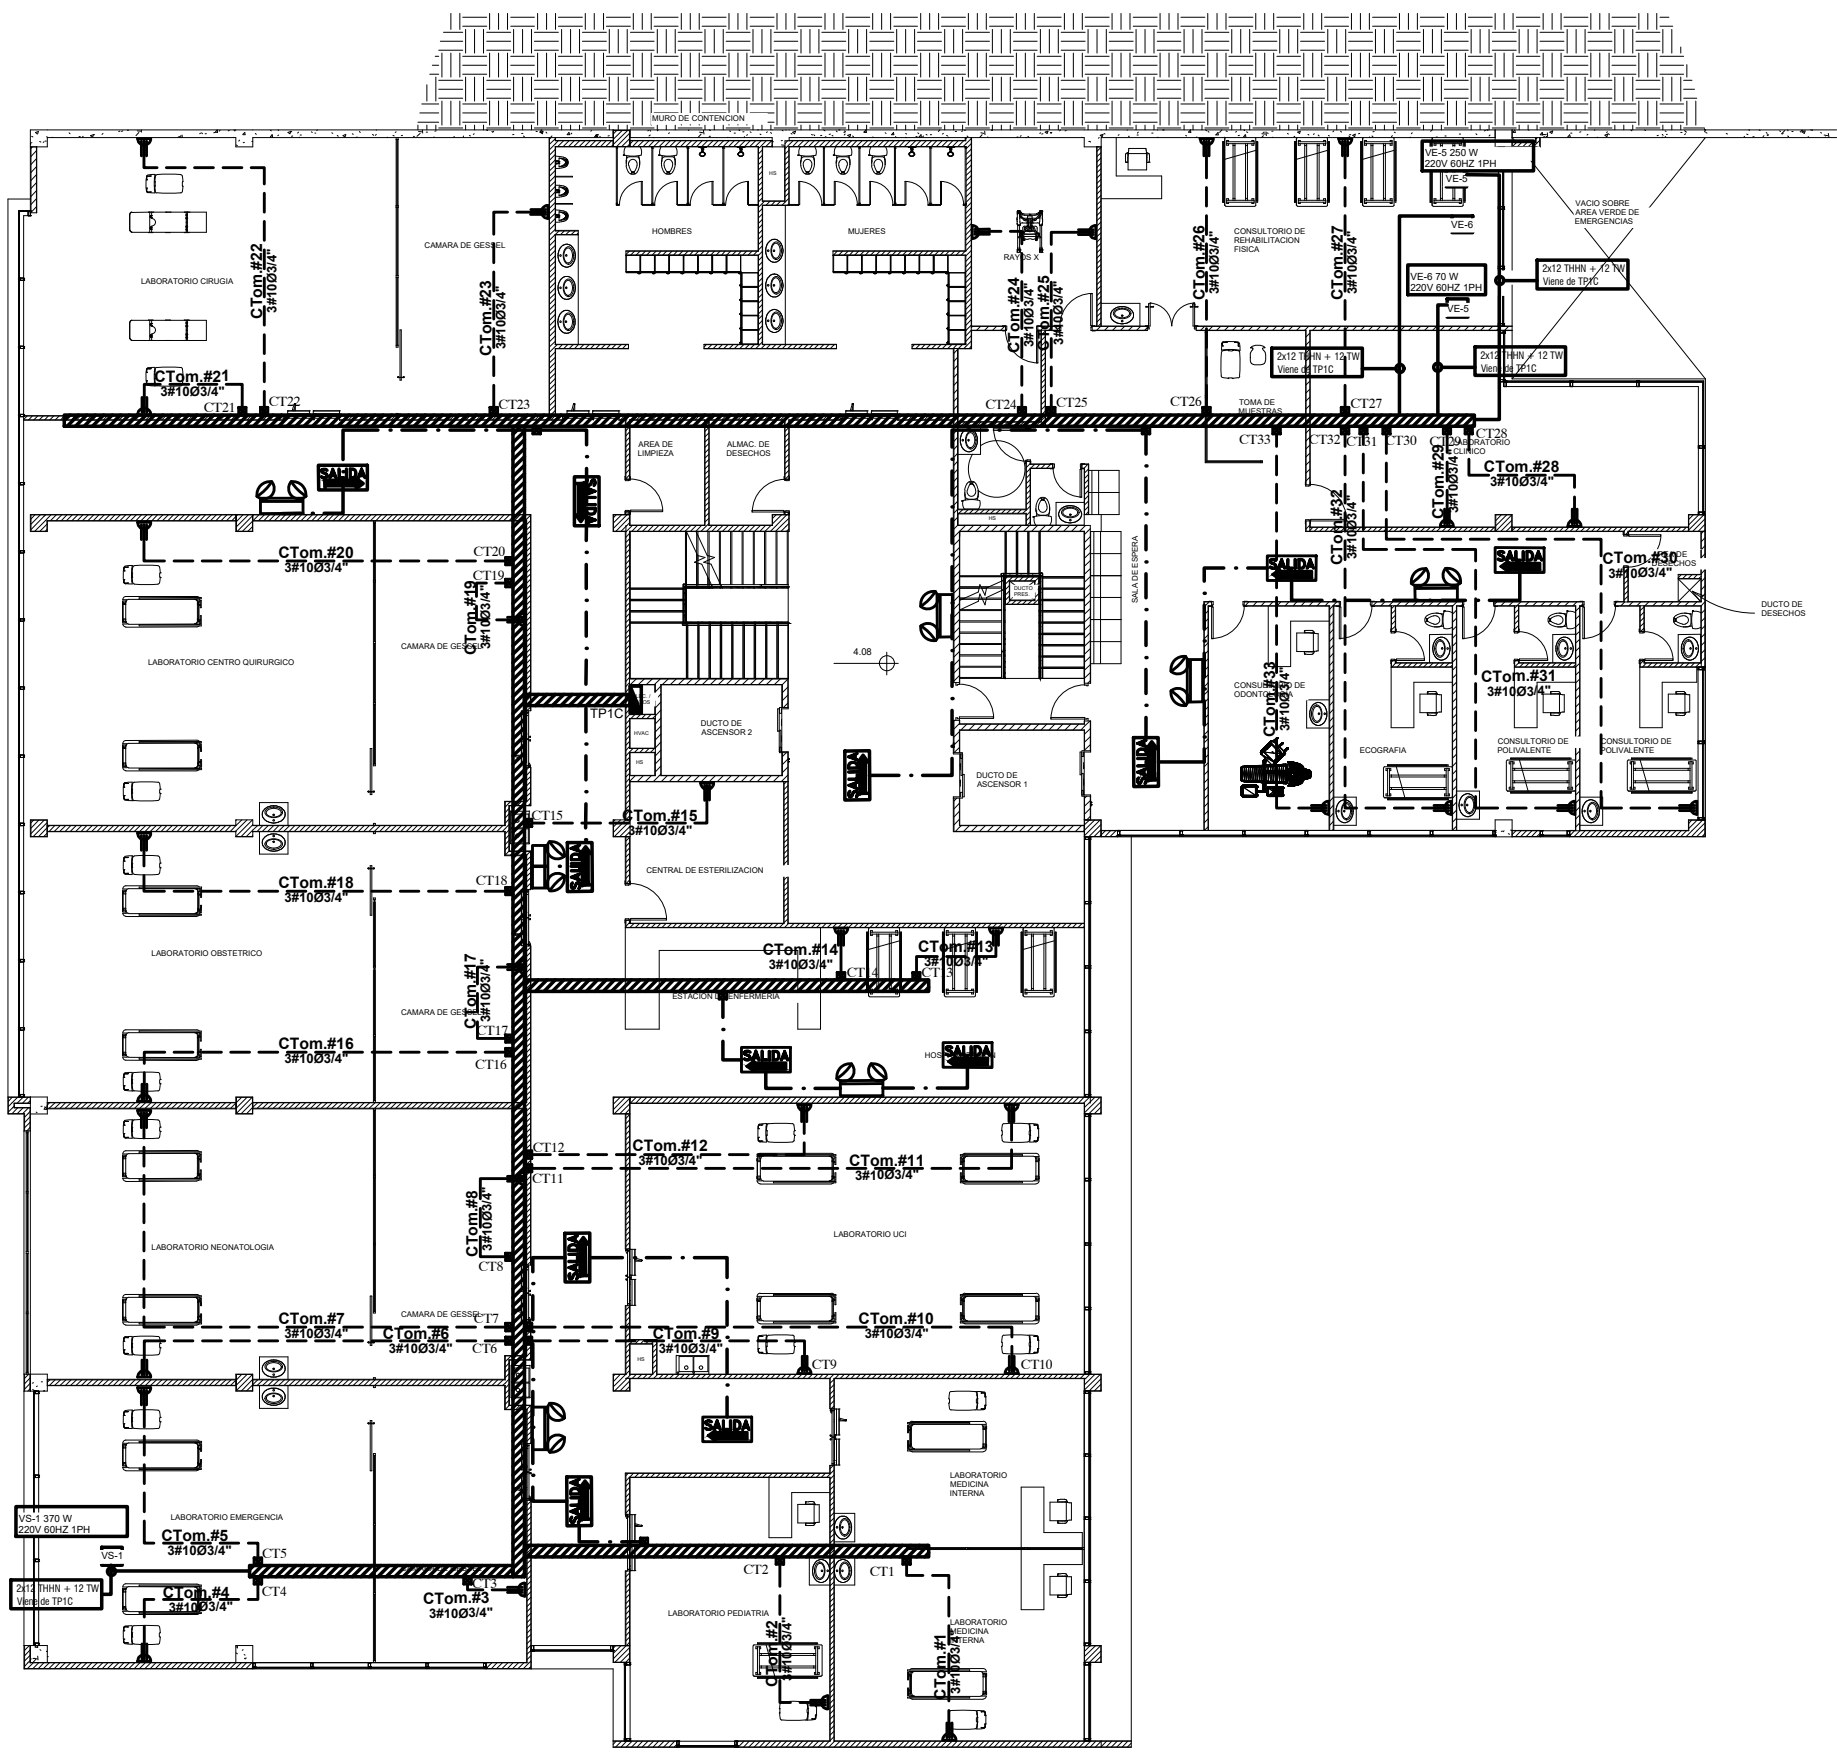


PRIMERA PLANTA ALTA NV.+4.08

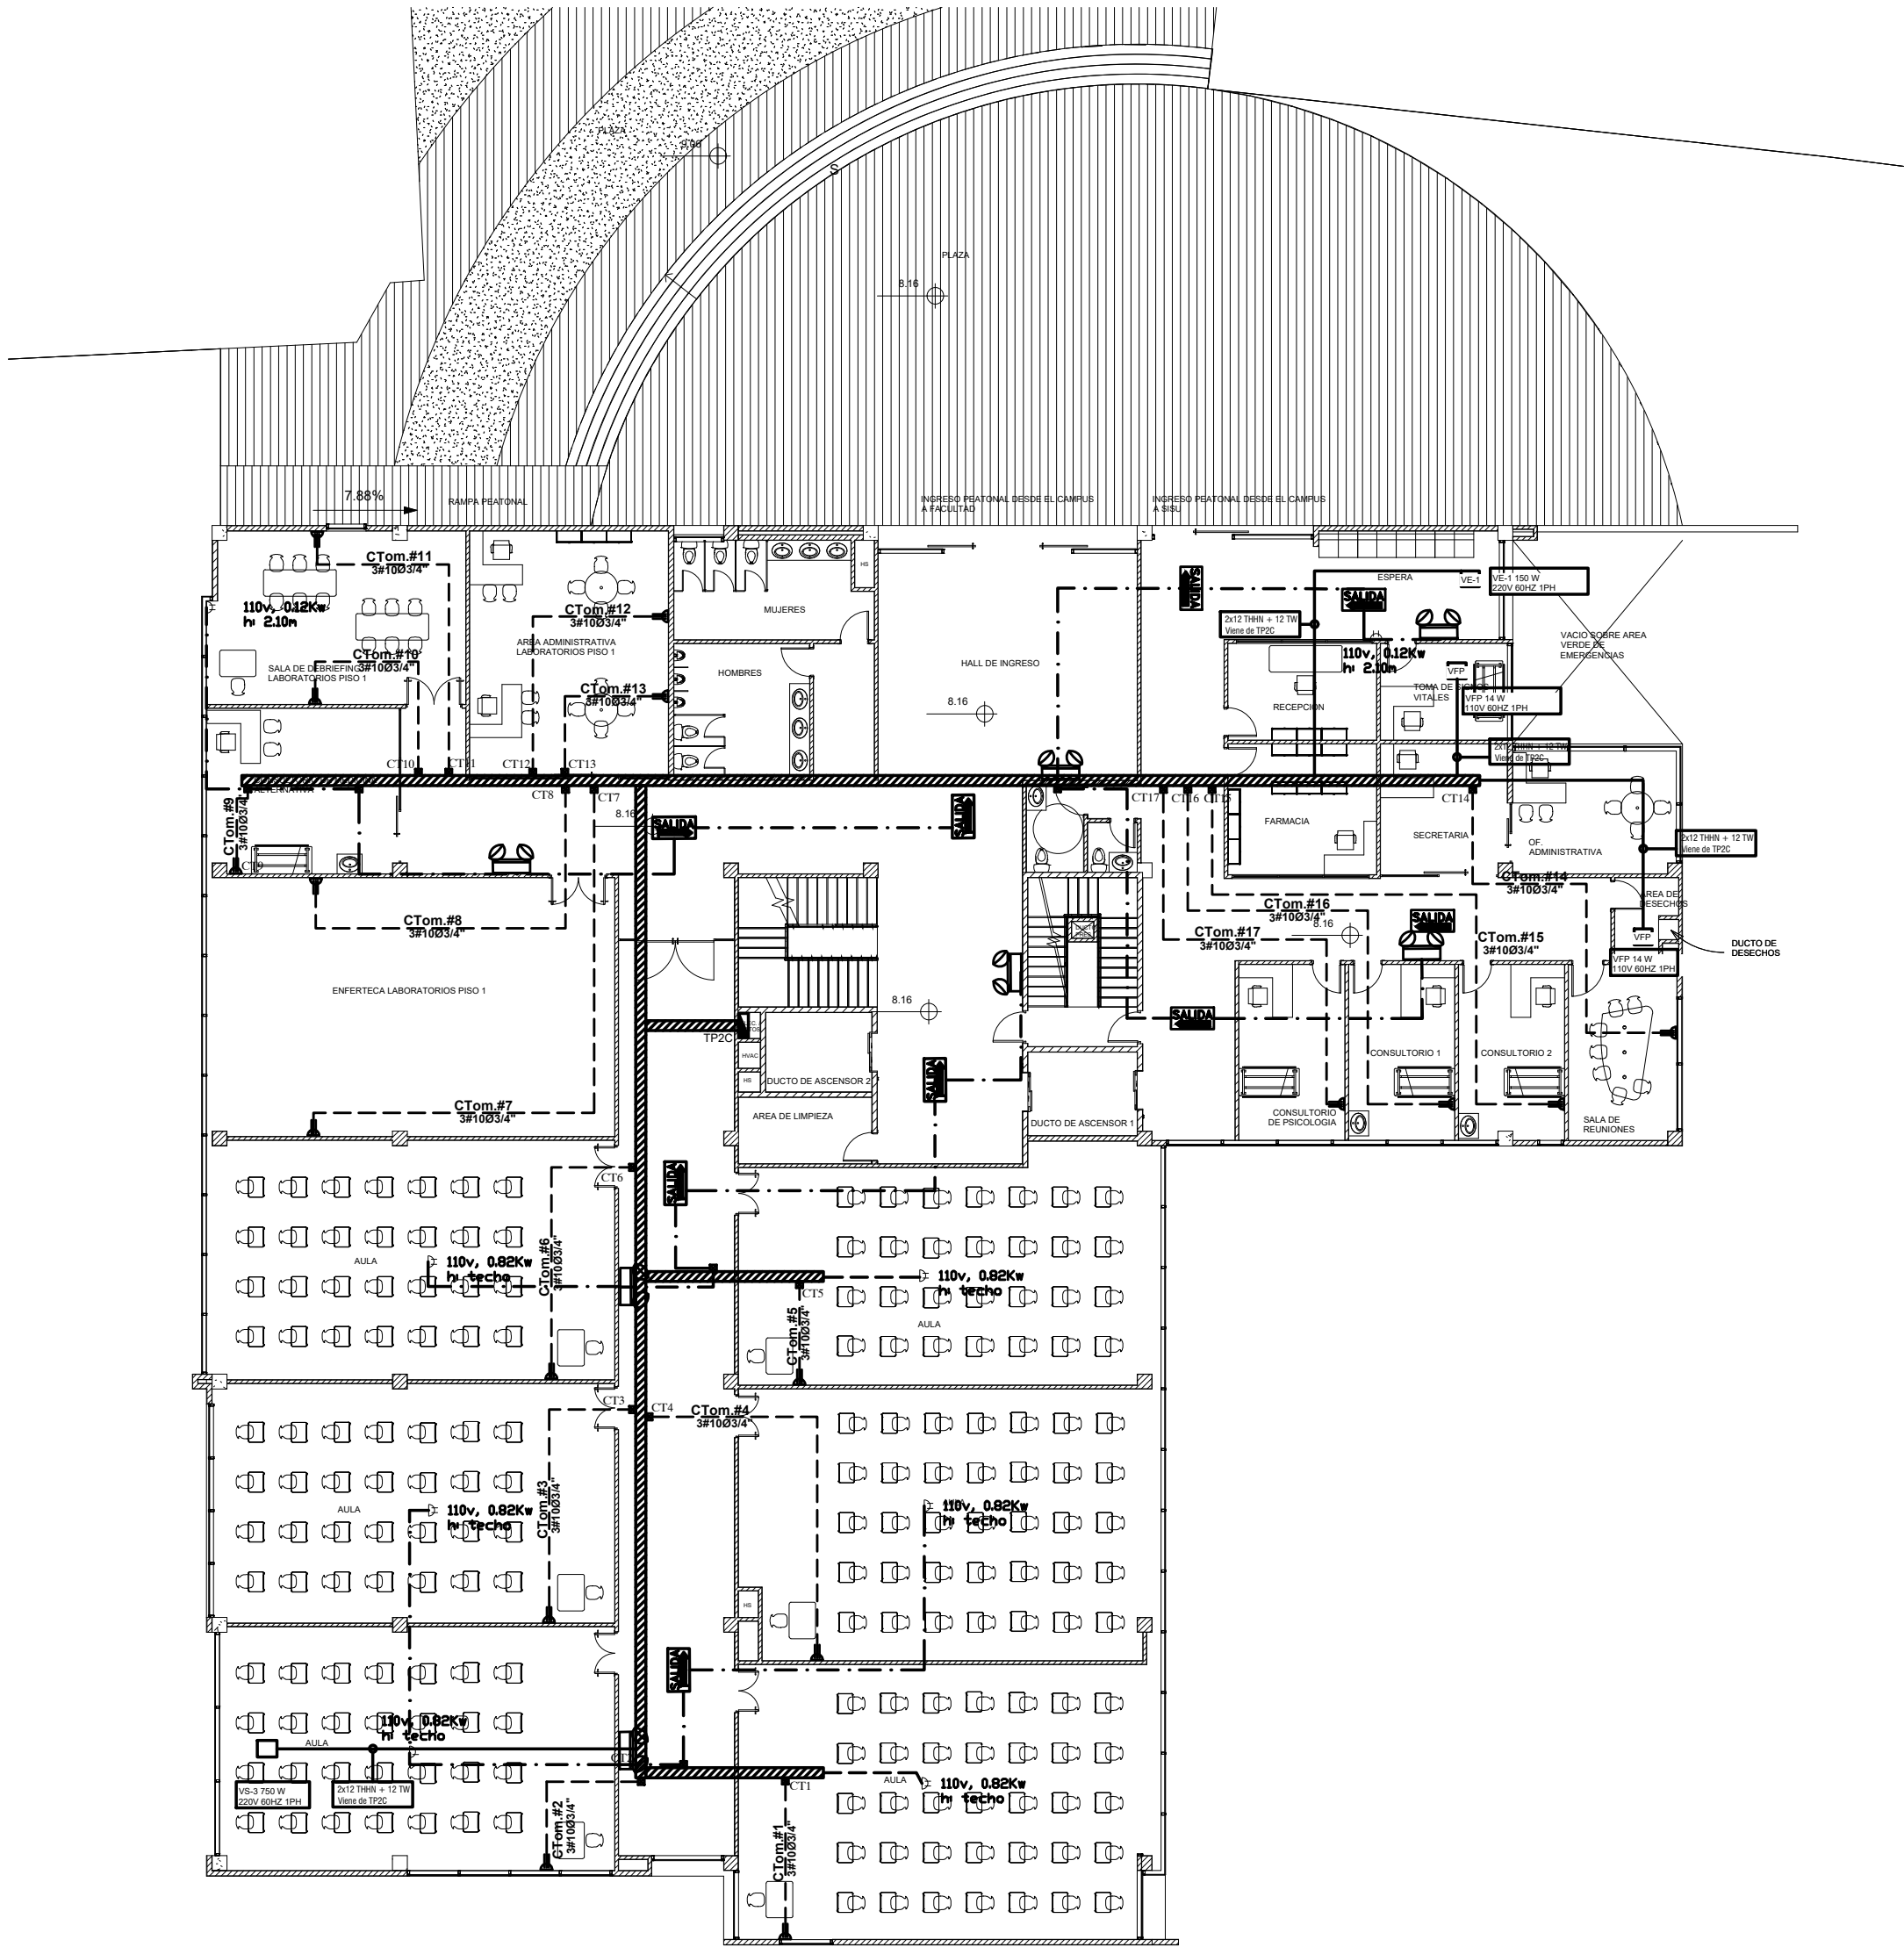

TERCERA PLANTA ALTA NV.+12.24

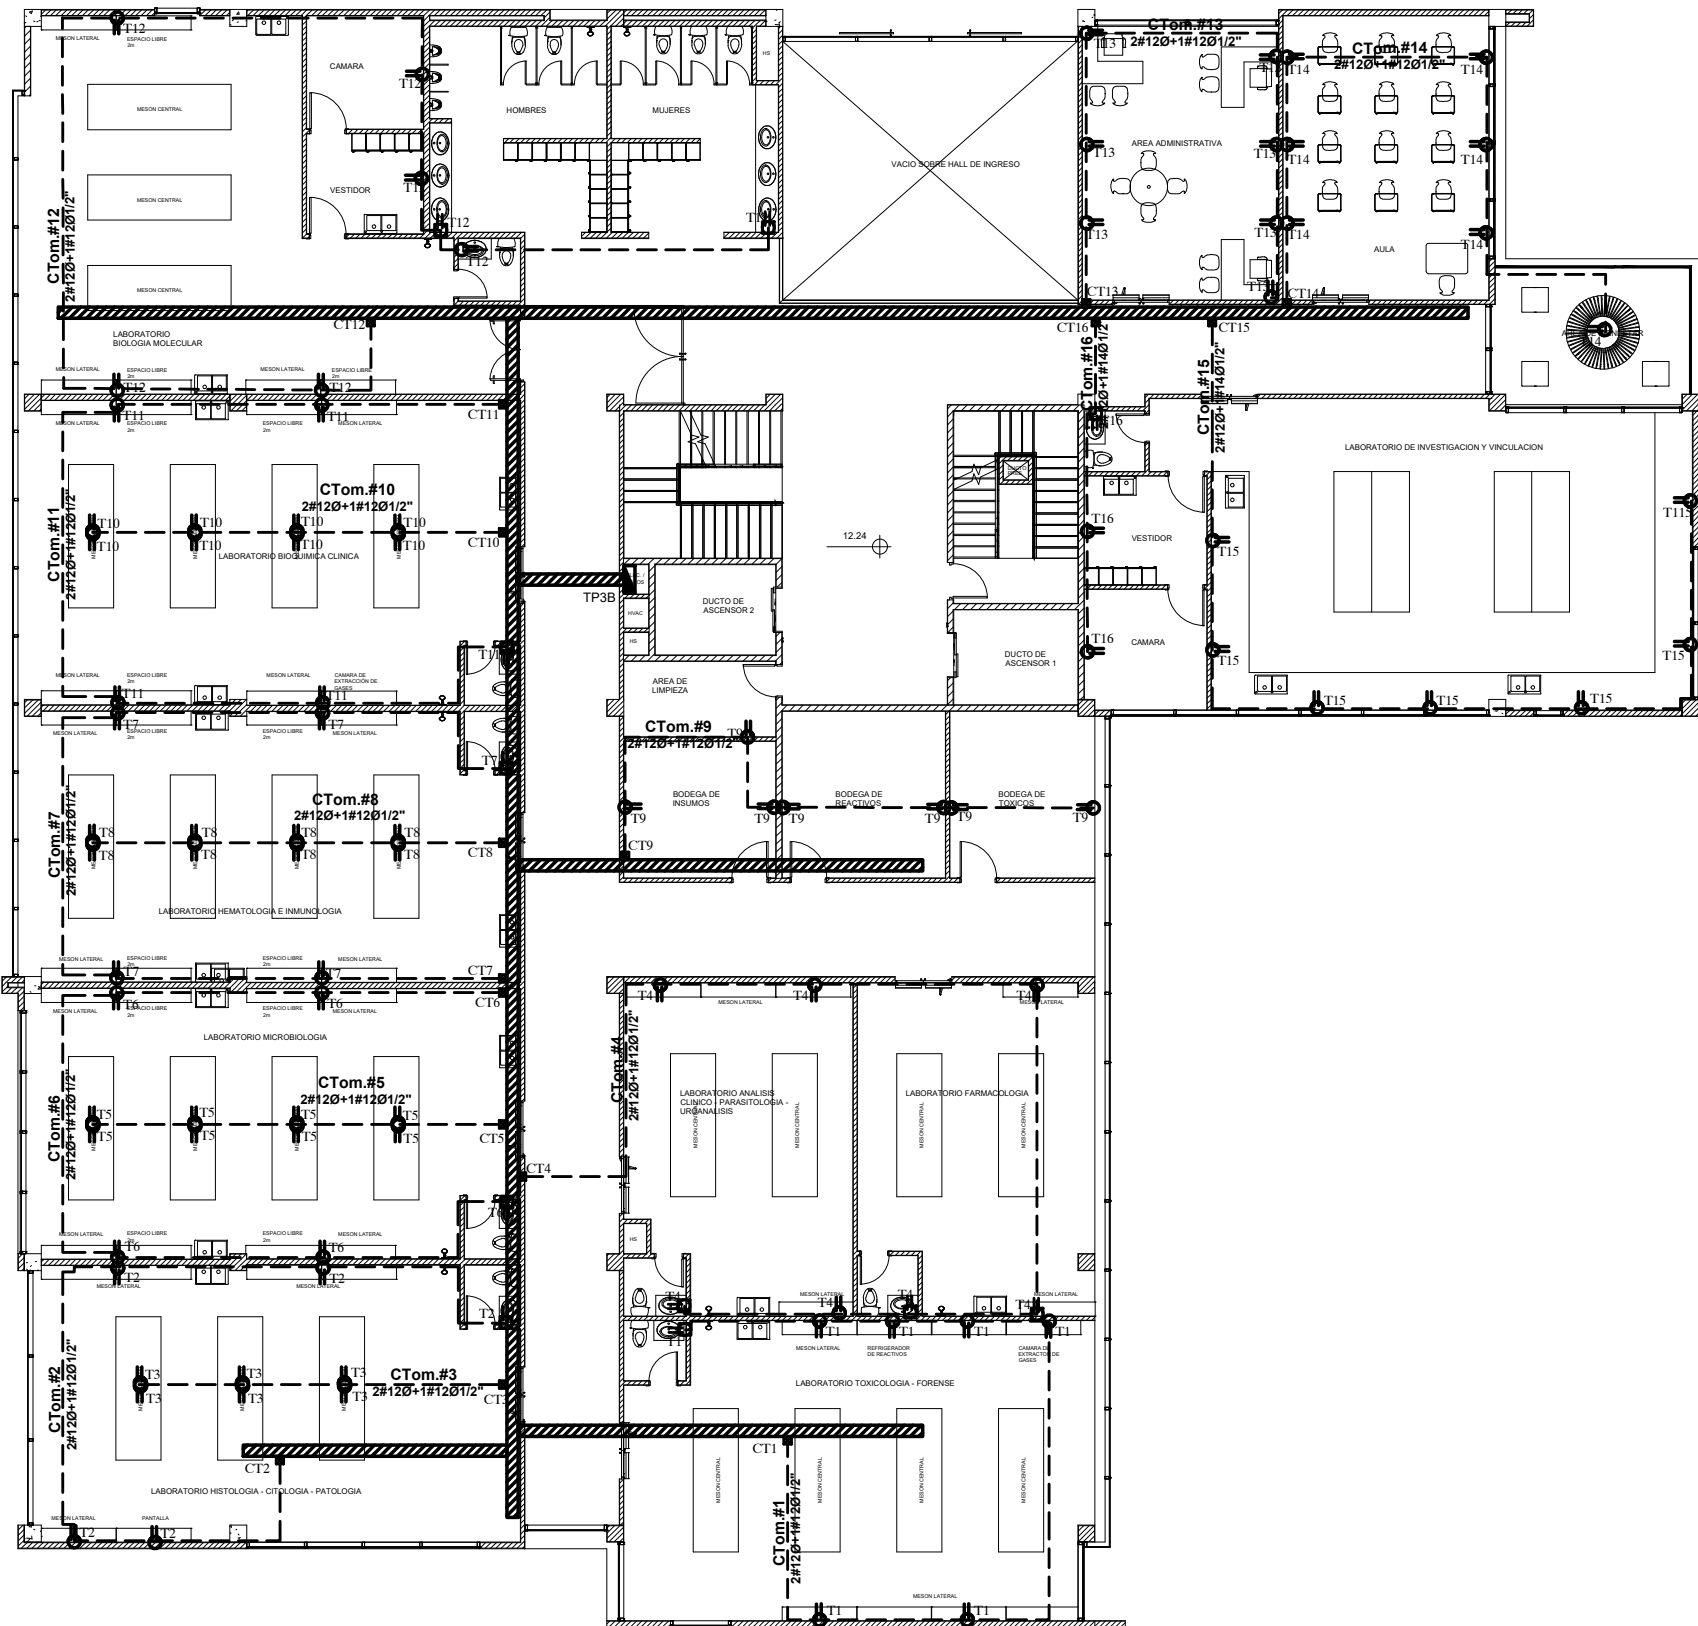

SEGUNDA PLANTA ALTA NV.+8.16

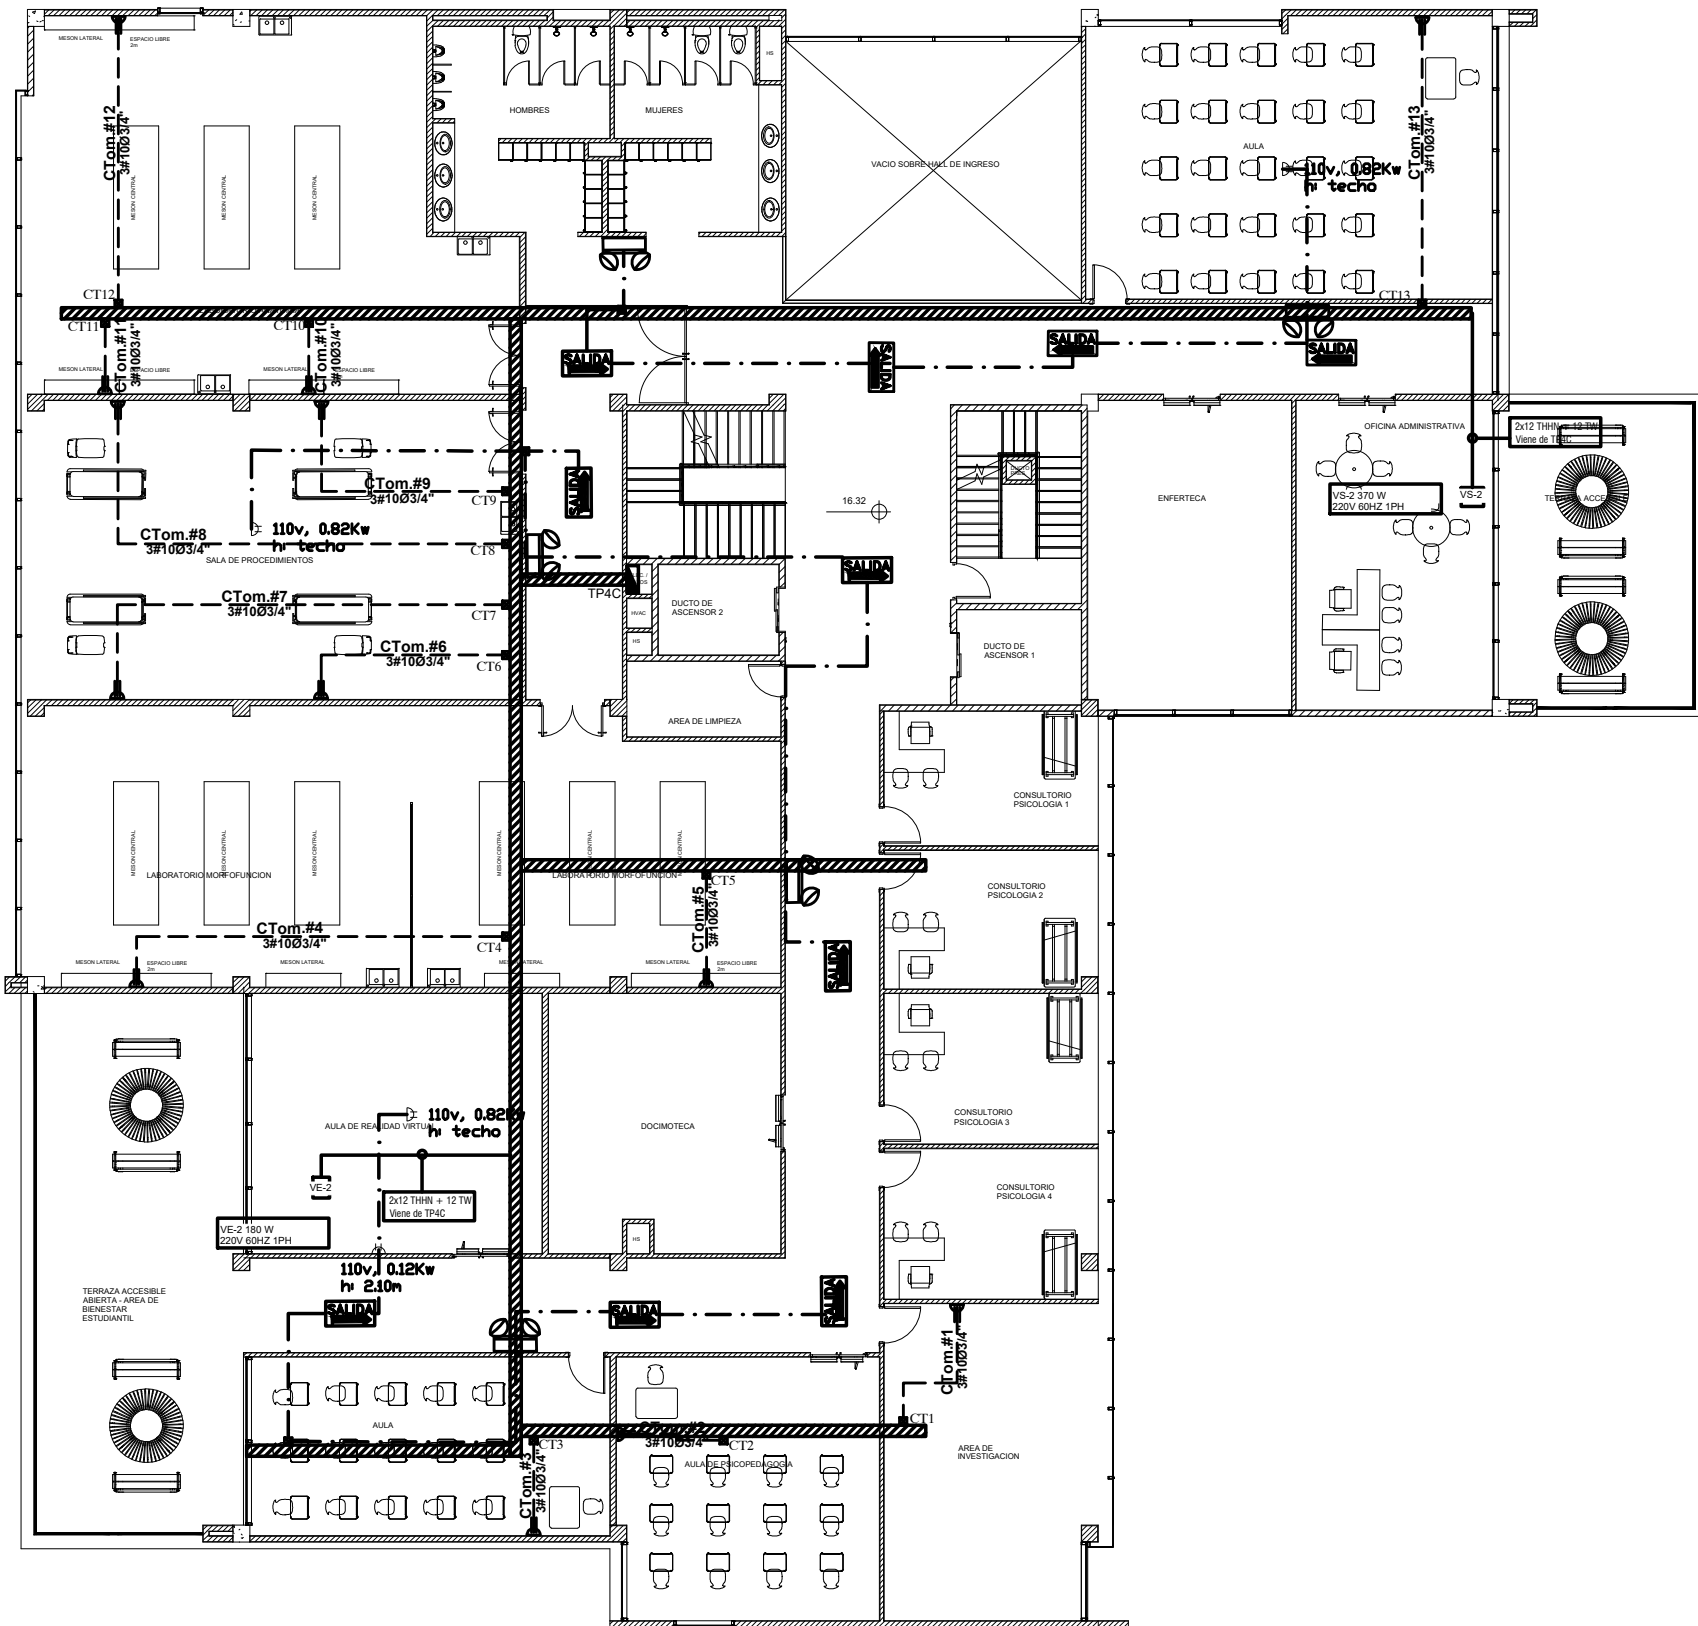

CUARTA PLANTA ALTA NV.+16.32