




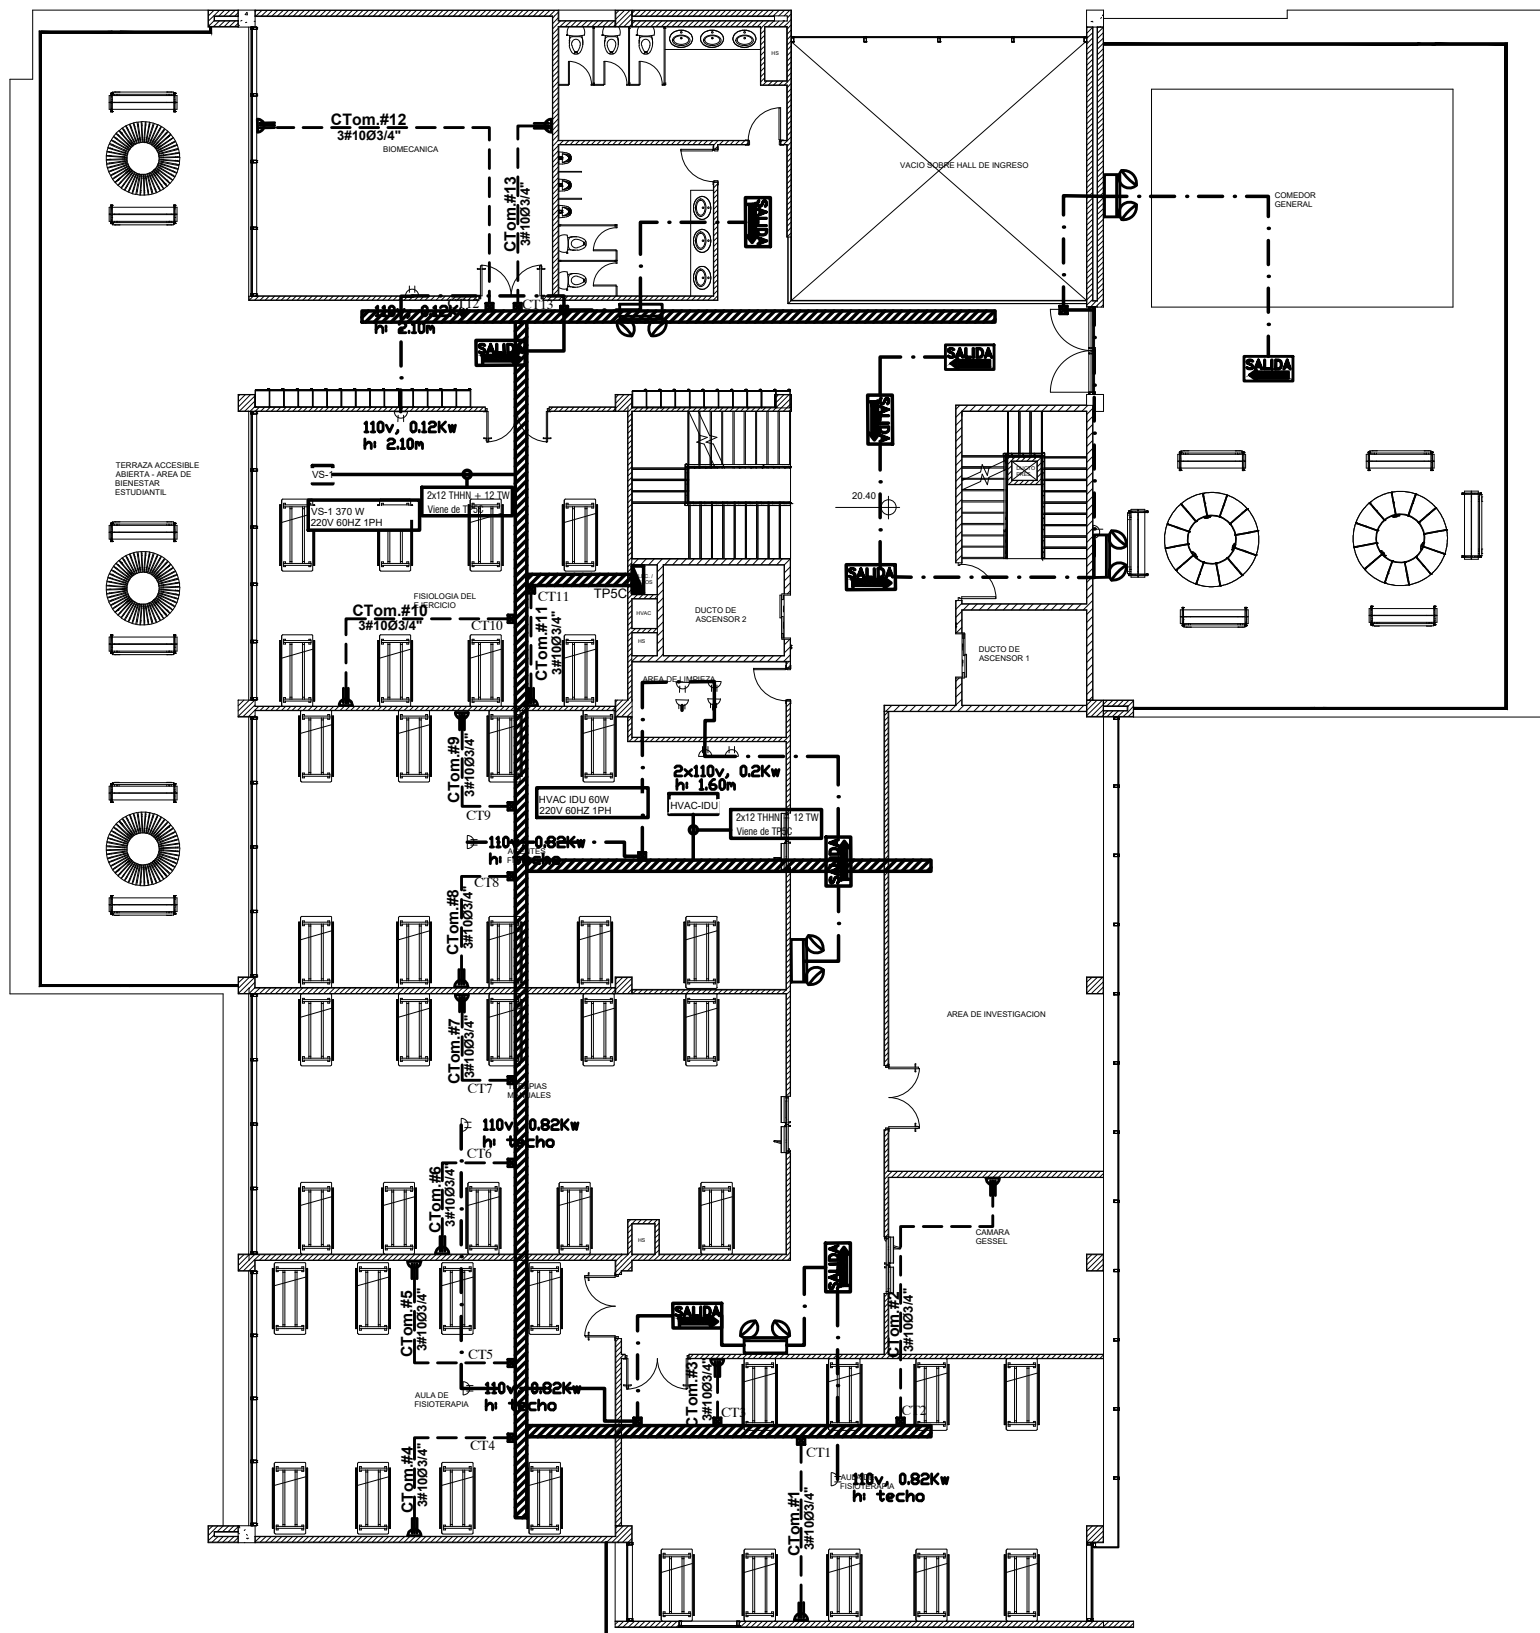


QUINTA PLANTA ALTA NV.+20.40

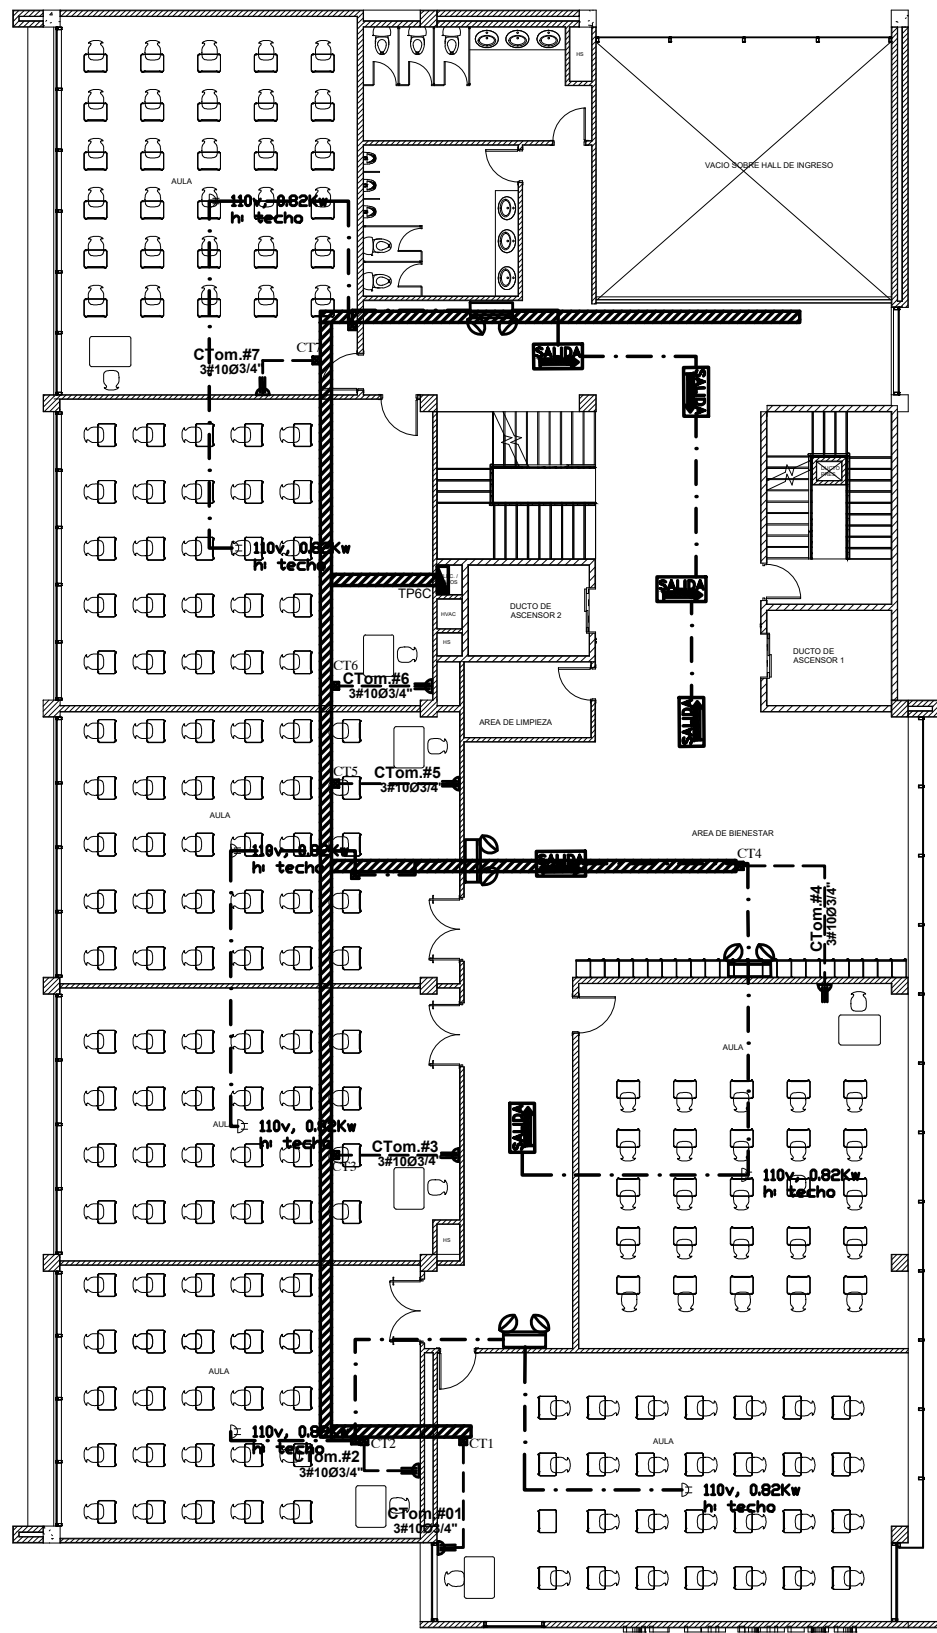

SEPTIMA PLANTA ALTA NV.+28.56

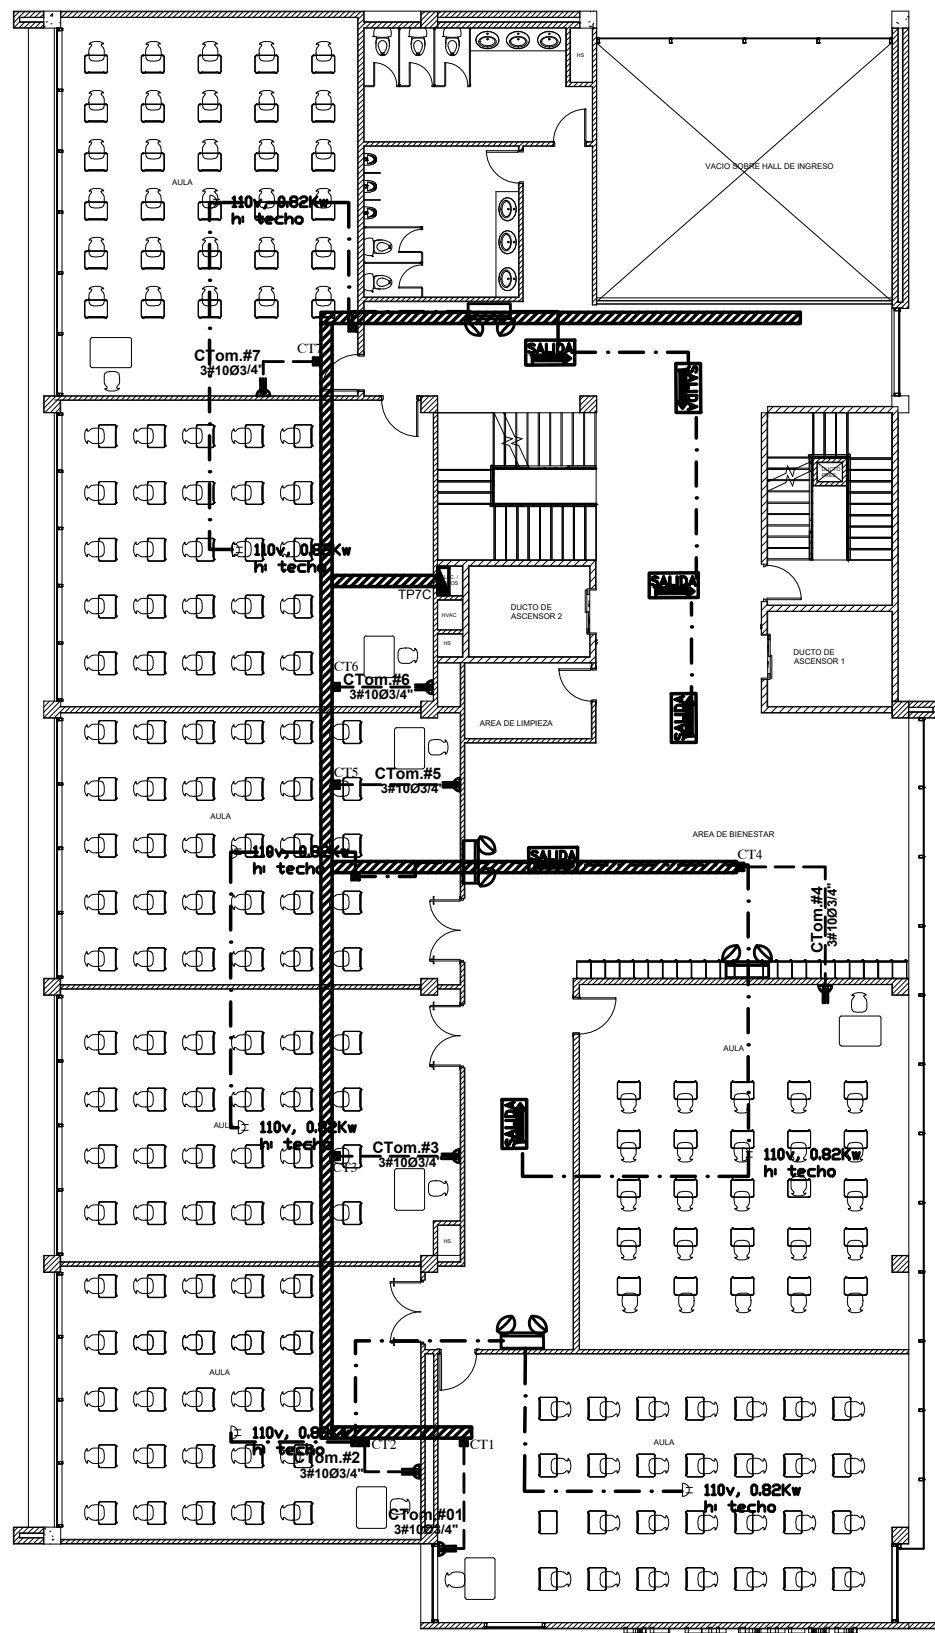

SEXTA PLANTA ALTA NV.+24.28

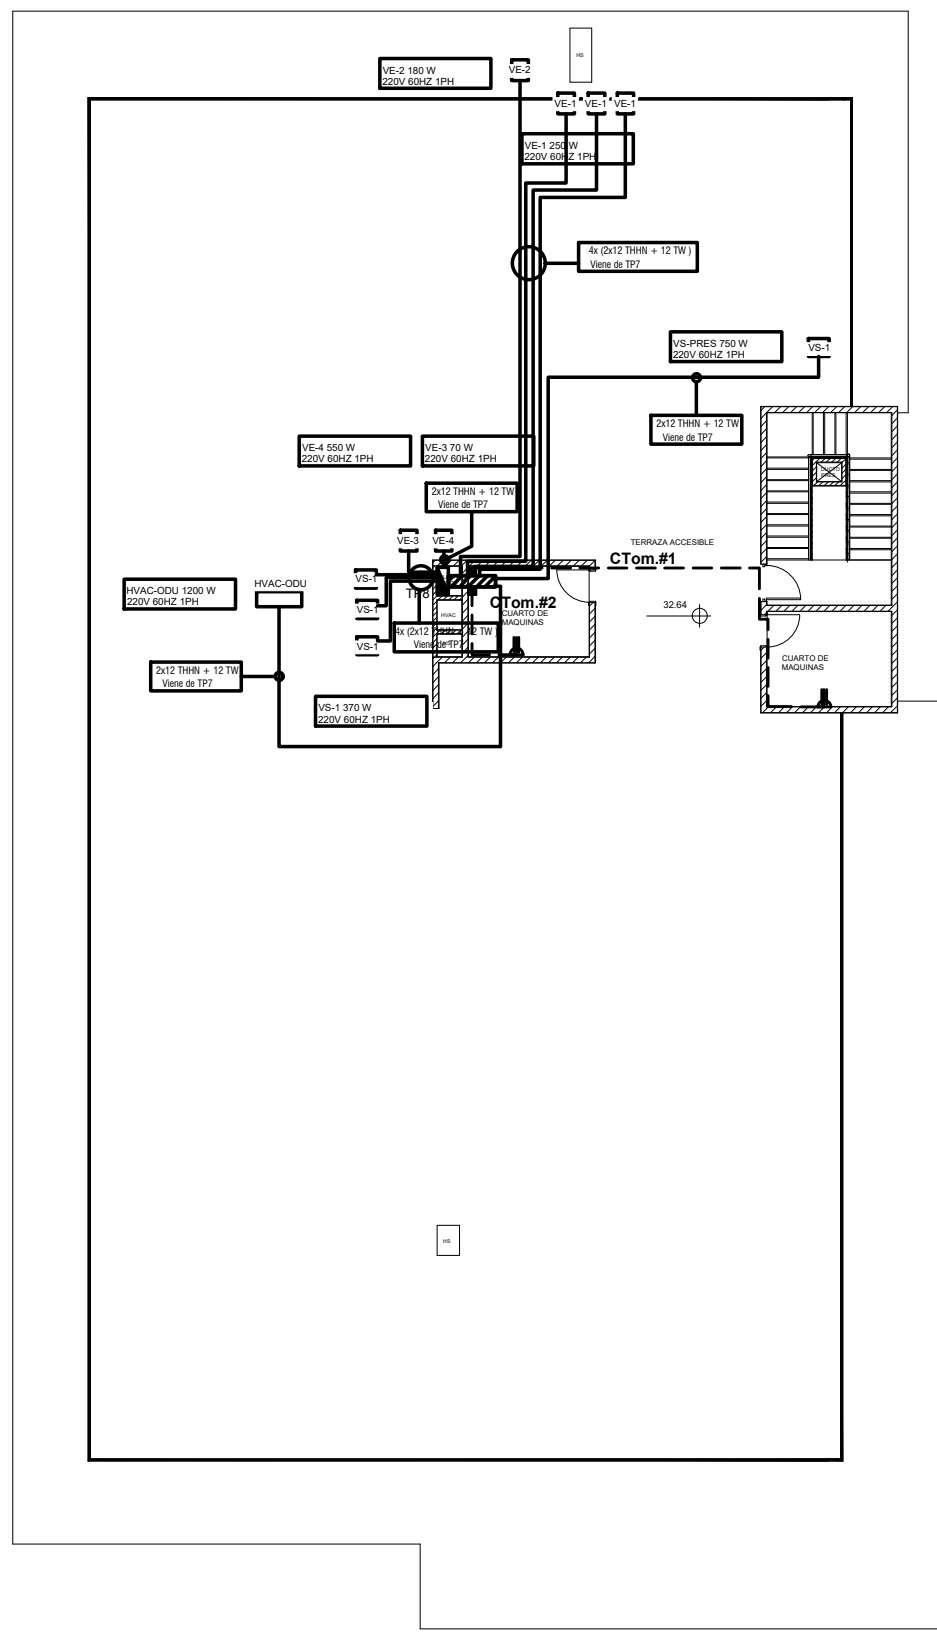

OCTAVA PLANTA ALTA NV.+32.64

SIMBOLOGÍA	
INSTALACIONES ELÉCTRICAS	
	CARGA ESPECIAL DE 220V
	TABLERO DE DISTRIBUCIÓN
	BOMBA ELÉCTRICA TRIFÁSICA
	CIRCUITO DE CARGAS ESPECIALES
	CIRCUITO (CARGAS ELECTRÓNICAS)
	CIRCUITO (CARGAS MECÁNICAS)
	BANDEJA TIPO ESCALERILLA 400X100MM
	PUNTO PARA LÁMPARA DE EMERGENCIA
	PUNTO PARA LETRERO DE SALIDA

ESPECIFICACIONES TÉCNICAS:



PROYECTO:
UNIVERSIDAD NACIONAL DE CHIMBORAZO
NUEVO EDIFICIO FACULTAD DE CIENCIAS DE LA SALUD

CLAVE CATASTRAL: 0001070403306900 N° PREDIO: 6010300600105600000000

CONTENIDO:
QUINTA PLANTA ALTA NV.+20.40
SEXTA PLANTA ALTA NV.+24.28
CARGAS ESPECIALES, ELECTRÓNICAS Y MECÁNICAS
SEPTIMA PLANTA ALTA NV.+28.56
OCTAVA PLANTA ALTA NV.+32.64

PROPIETARIO:
UNIVERSIDAD NACIONAL DE CHIMBORAZO
PROFESIONAL:
ING. DAVID FLORES H.
C.I.: 1721039707
SENECYT: 1001-11-1051223

FASE: APROBACIÓN
FECHA: AGOSTO - 2024
ESCALA: 1:200
FORMATO: A1
LAMINA:
ELEC- 12

AVALADO:
ING. HERNAN COLOMA P.
DIRECTOR DEL PROYECTO
ING. FRANCISCO TELLO O.
FISCALIZADOR DEL CONTRATO
ING. OSCAR PAREDES P.
ADMINISTRADOR DEL CONTRATO

SELLOS MUNICIPALES: