



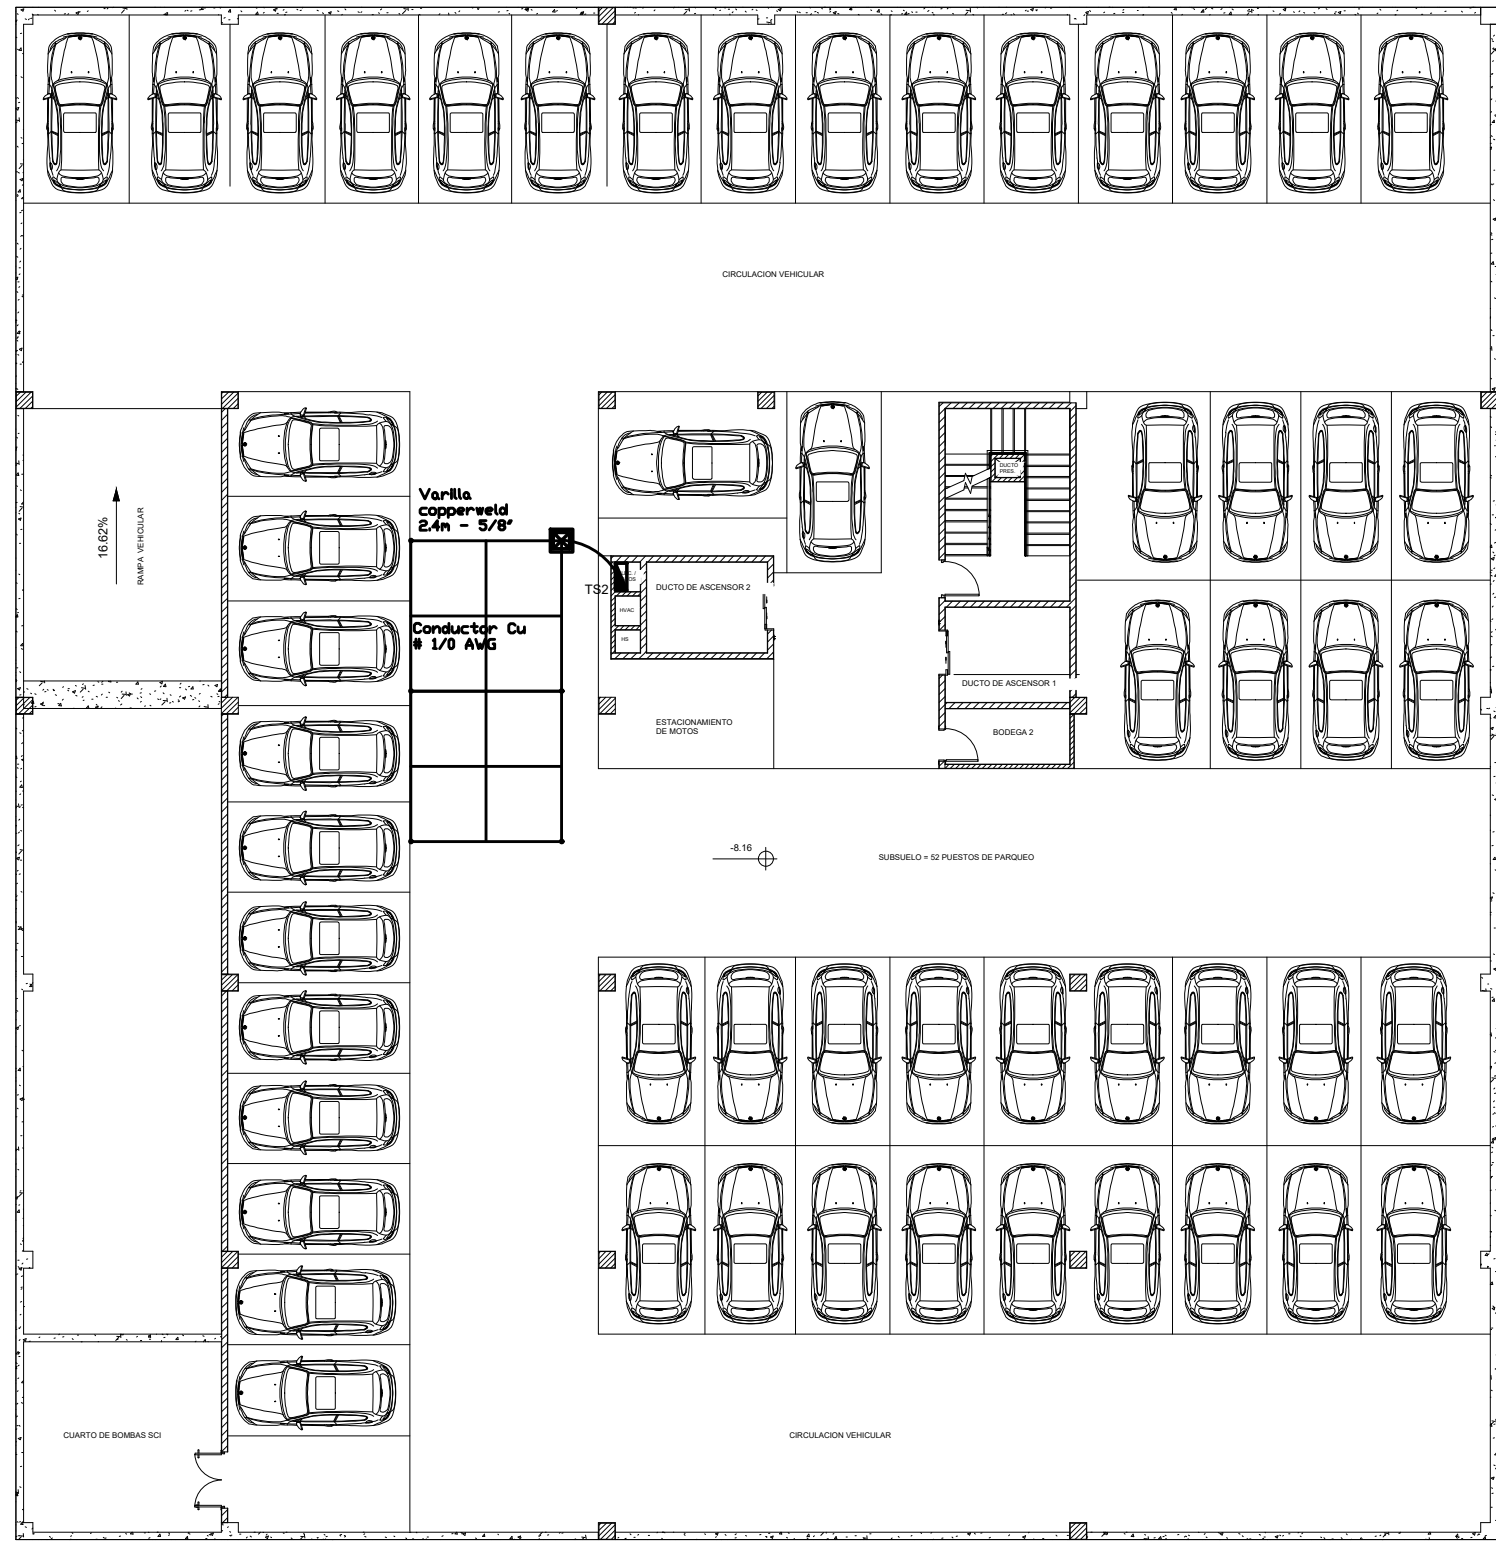

SUBSUELO 2 NV.-8.16

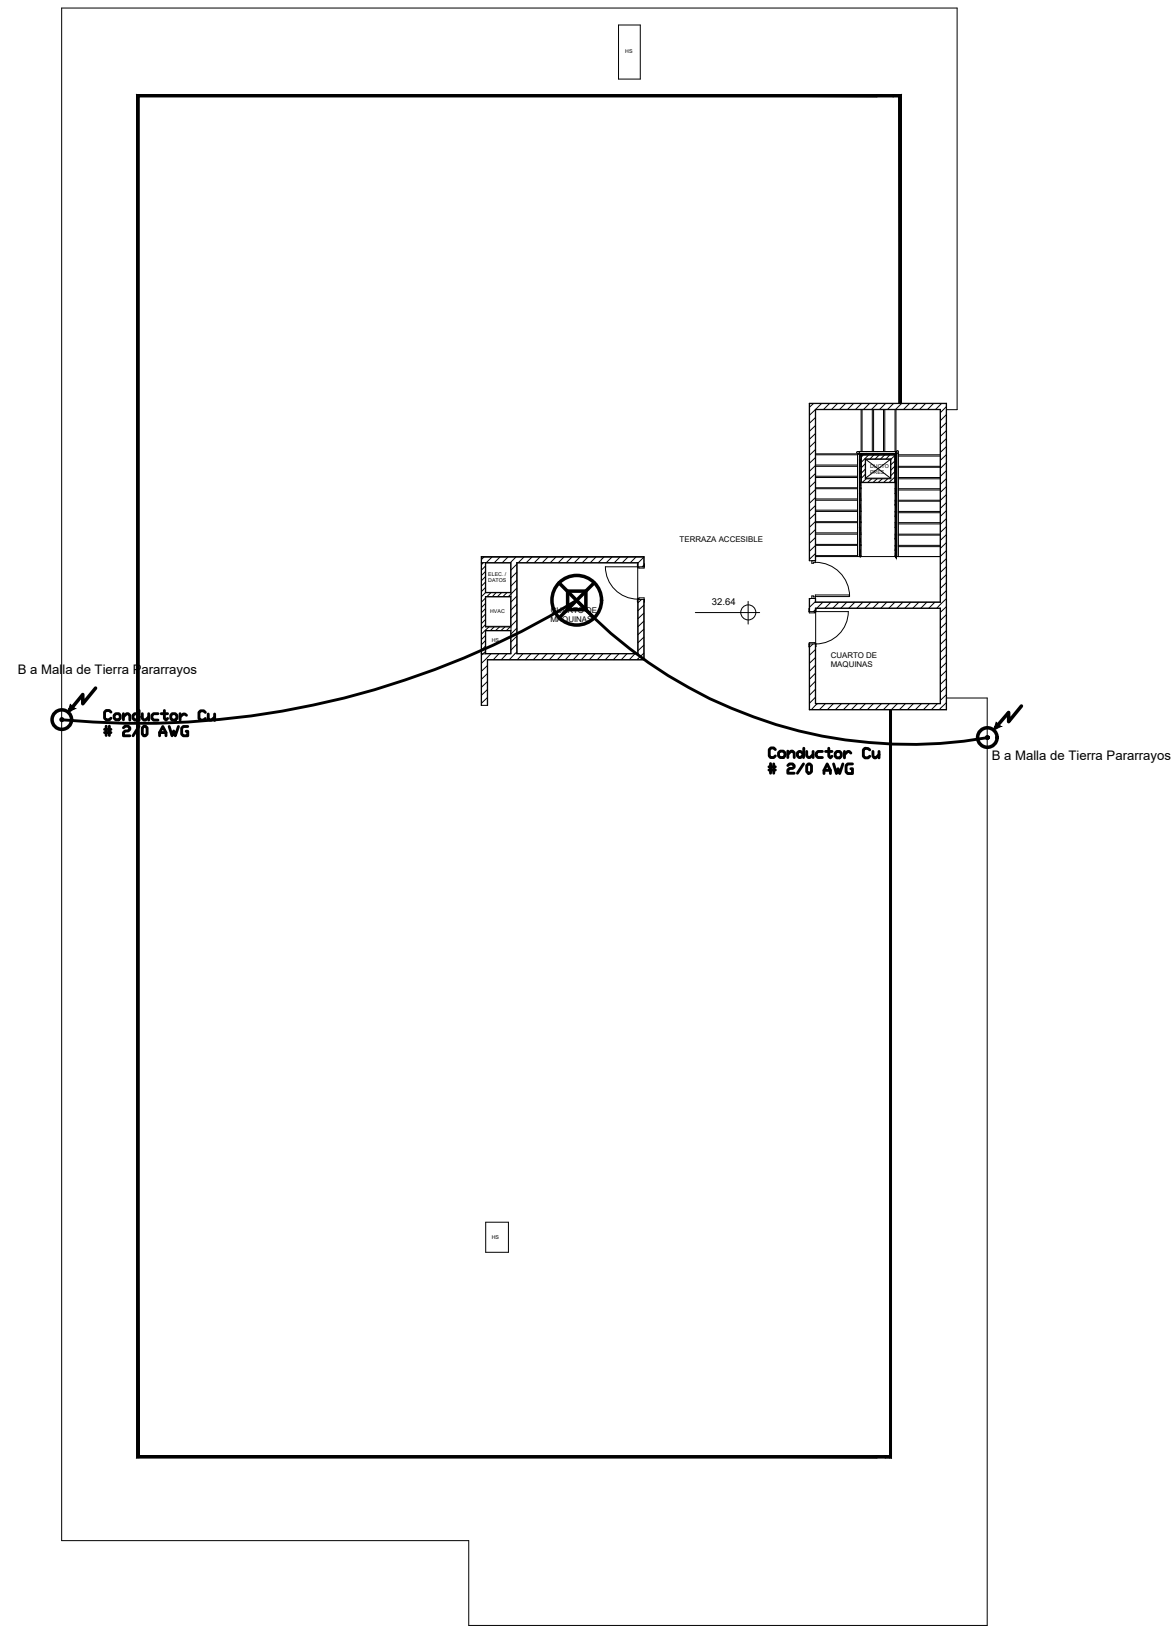

SEPTIMA PLANTA ALTA NV.+32.64



PLANTA BAJA NV.+0.00

SIMBOLOGÍA	
INSTALACIONES ELÉCTRICAS	
	TABLERO DE DISTRIBUCIÓN
	VARILLA COPPERWELD 2.4M - 5/8
	CONDUCTOR DE COBRE DESNUDO
	PARARRAYOS CON DISPOSITIVO DE CEBADO
	POZO DE REVISIÓN DE 0.6X0.6X0.75M

ESPECIFICACIONES TÉCNICAS:

PROYECTO:
**UNIVERSIDAD NACIONAL DE CHIMBORAZO
NUEVO EDIFICIO FACULTAD DE CIENCIAS DE
LA SALUD**

CLAVE CATASTRAL: 0001070403306900

N° PREDIO: 6010300600105600000000

CONTENIDO:
-SISTEMA DE PUESTA A TIERRA Y PARARRAYOS

PROPIETARIO:

UNIVERSIDAD NACIONAL DE CHIMBORAZO

PROFESIONAL:

ING. DAVID FLORES H.
C.I.: 1721039707
SENECYT: 1001-11-1051223

FASE:
APROBACIÓN

ESCALA:
1:125

LAMINA:
ELEC- 13

FECHA:
AGOSTO - 2024

FORMATO:
A1

AVALADO:

ING. HERNAN COLOMA P.
DIRECTOR DEL
PROYECTO

ING. FRANCISCO TELLO O.
FISCALIZADOR DEL
CONTRATO

ING. OSCAR PAREDES P.
ADMINISTRADOR DEL
CONTRATO

SELLOS MUNICIPALES: