


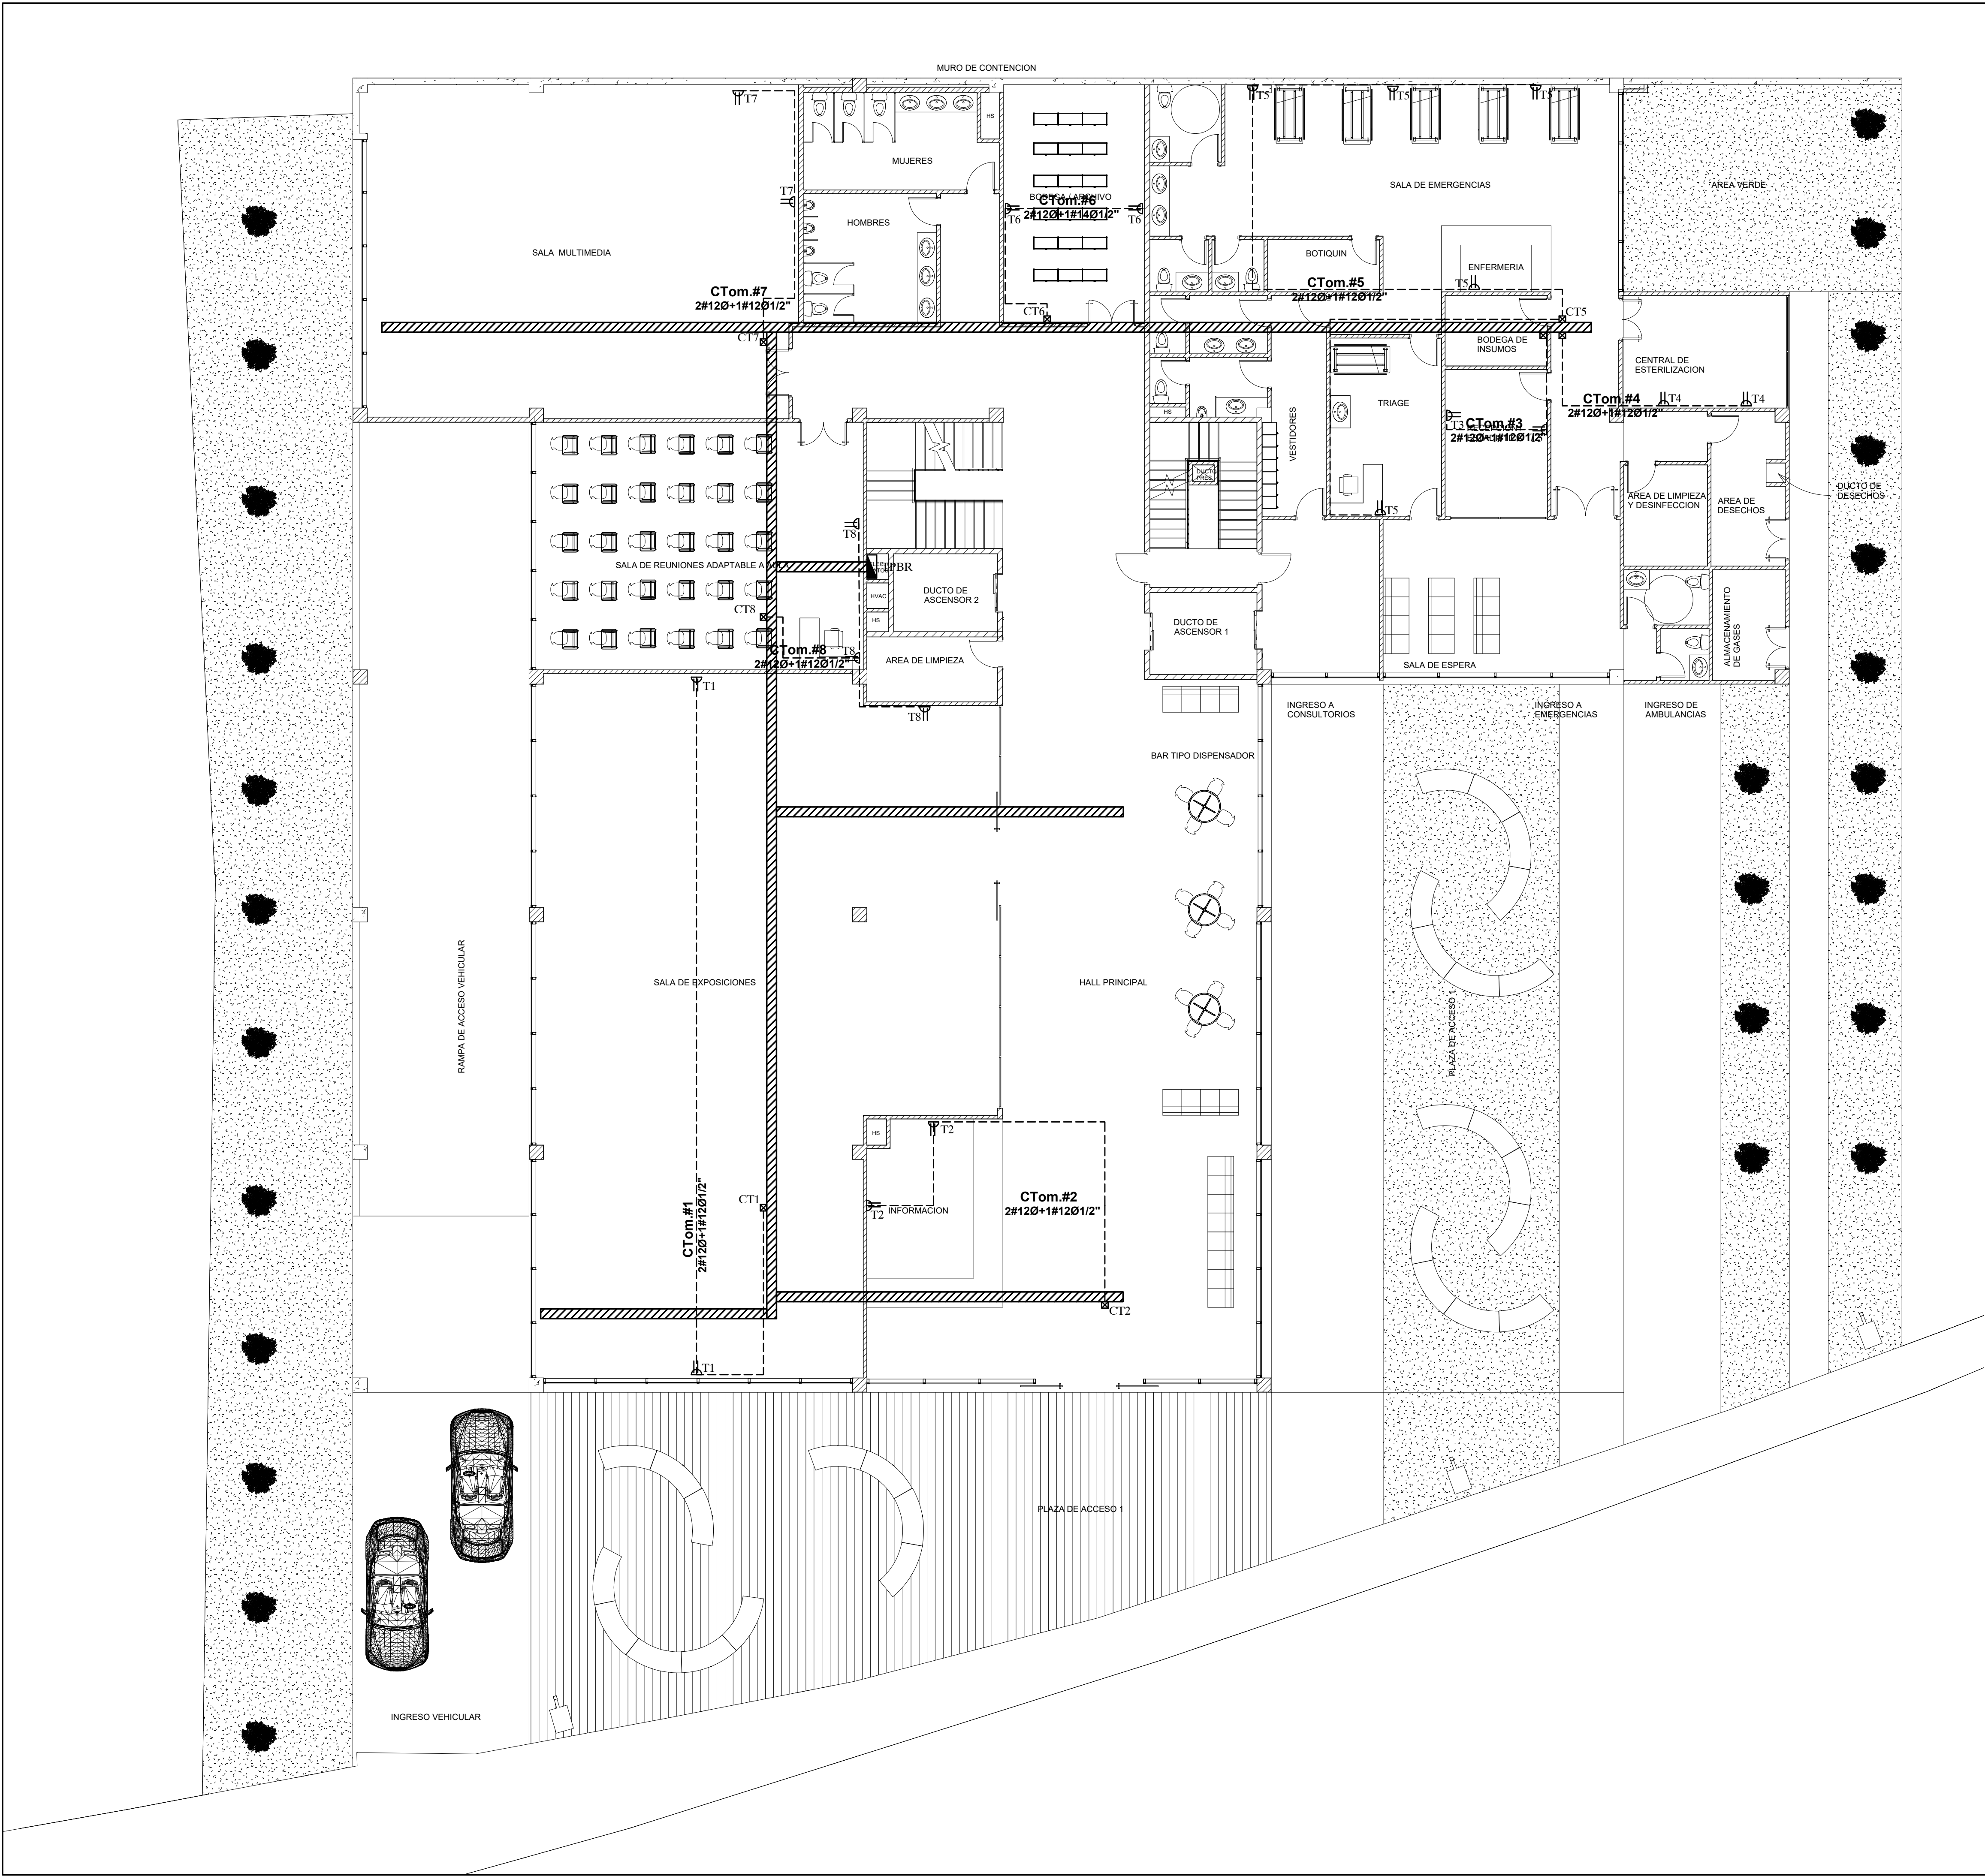

SIMBOLOGÍA	
INSTALACIONES ELÉCTRICAS	
	TOMACORRIENTE DE 120V REGULADO
	TABLERO DE DISTRIBUCIÓN REGULADO
	CIRCUITO DE TOMACORRIENTES
	BANDEJA TIPO ESCALERILLA 400X100MM

ESPECIFICACIONES TÉCNICAS:



PROYECTO:
**UNIVERSIDAD NACIONAL DE CHIMBORAZO
NUEVO EDIFICIO FACULTAD DE CIENCIAS DE
LA SALUD**

CLAVE CATASTRAL: 0001070403306900 N° PRECIO: 6010300600105600000000

CONTENIDO:
PLANTA BAJA - NV +0.00
-SISTEMA DE FUERZA REGULADA

PROPIETARIO:

UNIVERSIDAD NACIONAL DE CHIMBORAZO

PROFESIONAL:

ING. DAVID FLORES H.
C.I.: 1721039707
SENECYT: 1001-11-1051223

FASE:
APROBACIÓN

ESCALA:
1:125

LAMINA:

FECHA:
AGOSTO - 2024

FORMATO:
A1

ELEC- 14

AVALADO:

ING. HERNAN COLOMA P.
DIRECTOR DEL
PROYECTO

ING. FRANCISCO TELLO O.
FISCALIZADOR DEL
CONTRATO

ING. OSCAR PAREDES P.
ADMINISTRADOR DEL
CONTRATO

SELLOS MUNICIPALES: