



SIMBOLOGÍA

INSTALACIONES ELÉCTRICAS


|  |                                    |
|--|------------------------------------|
|  | TOMACORRIENTE DE 120V REGULADO     |
|  | TABLERO DE DISTRIBUCIÓN REGULADO   |
|  | CIRCUITO DE TOMACORRIENTES         |
|  | BANDEJA TIPO ESCALERILLA 400X100MM |

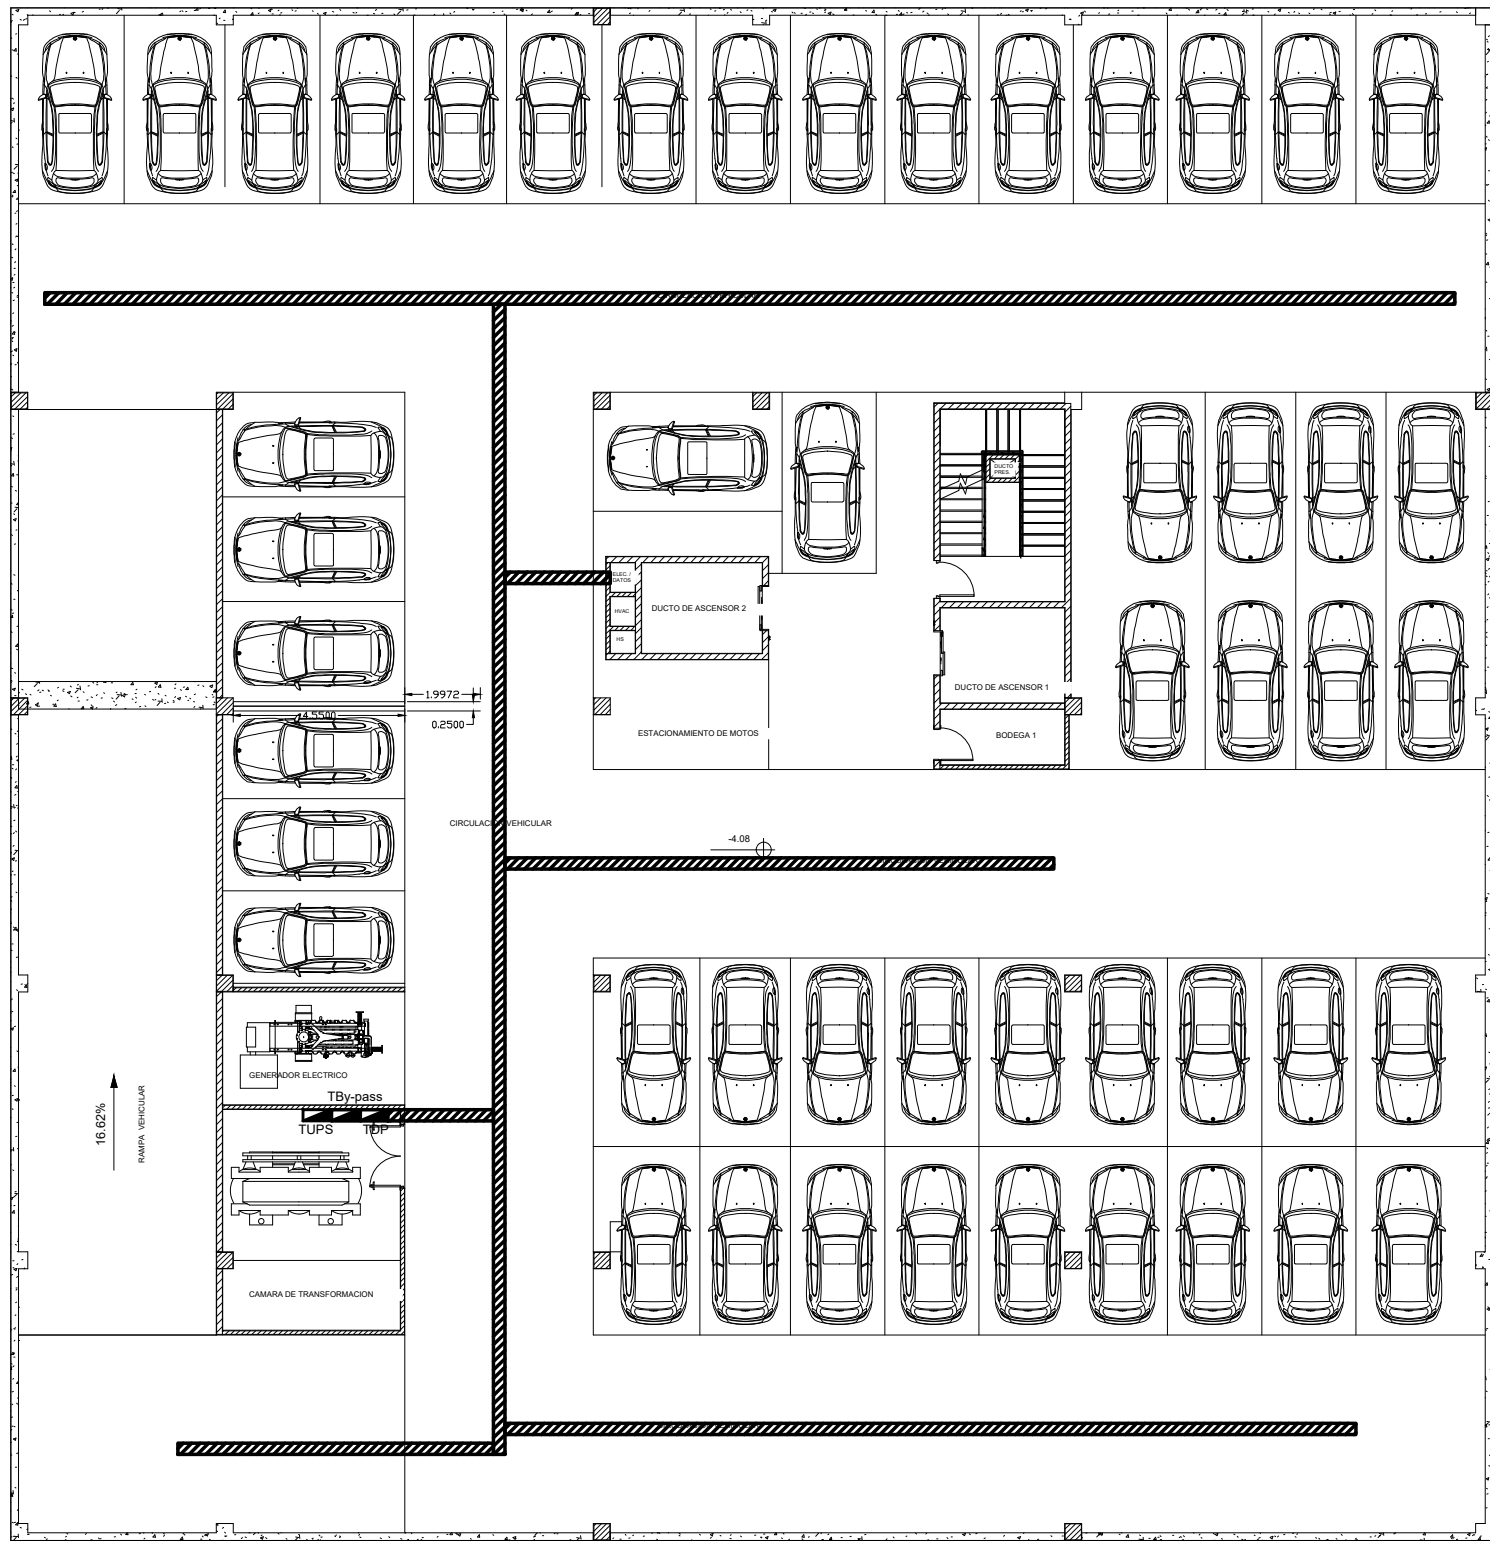

SUBSUELO 1 NV.-4.08

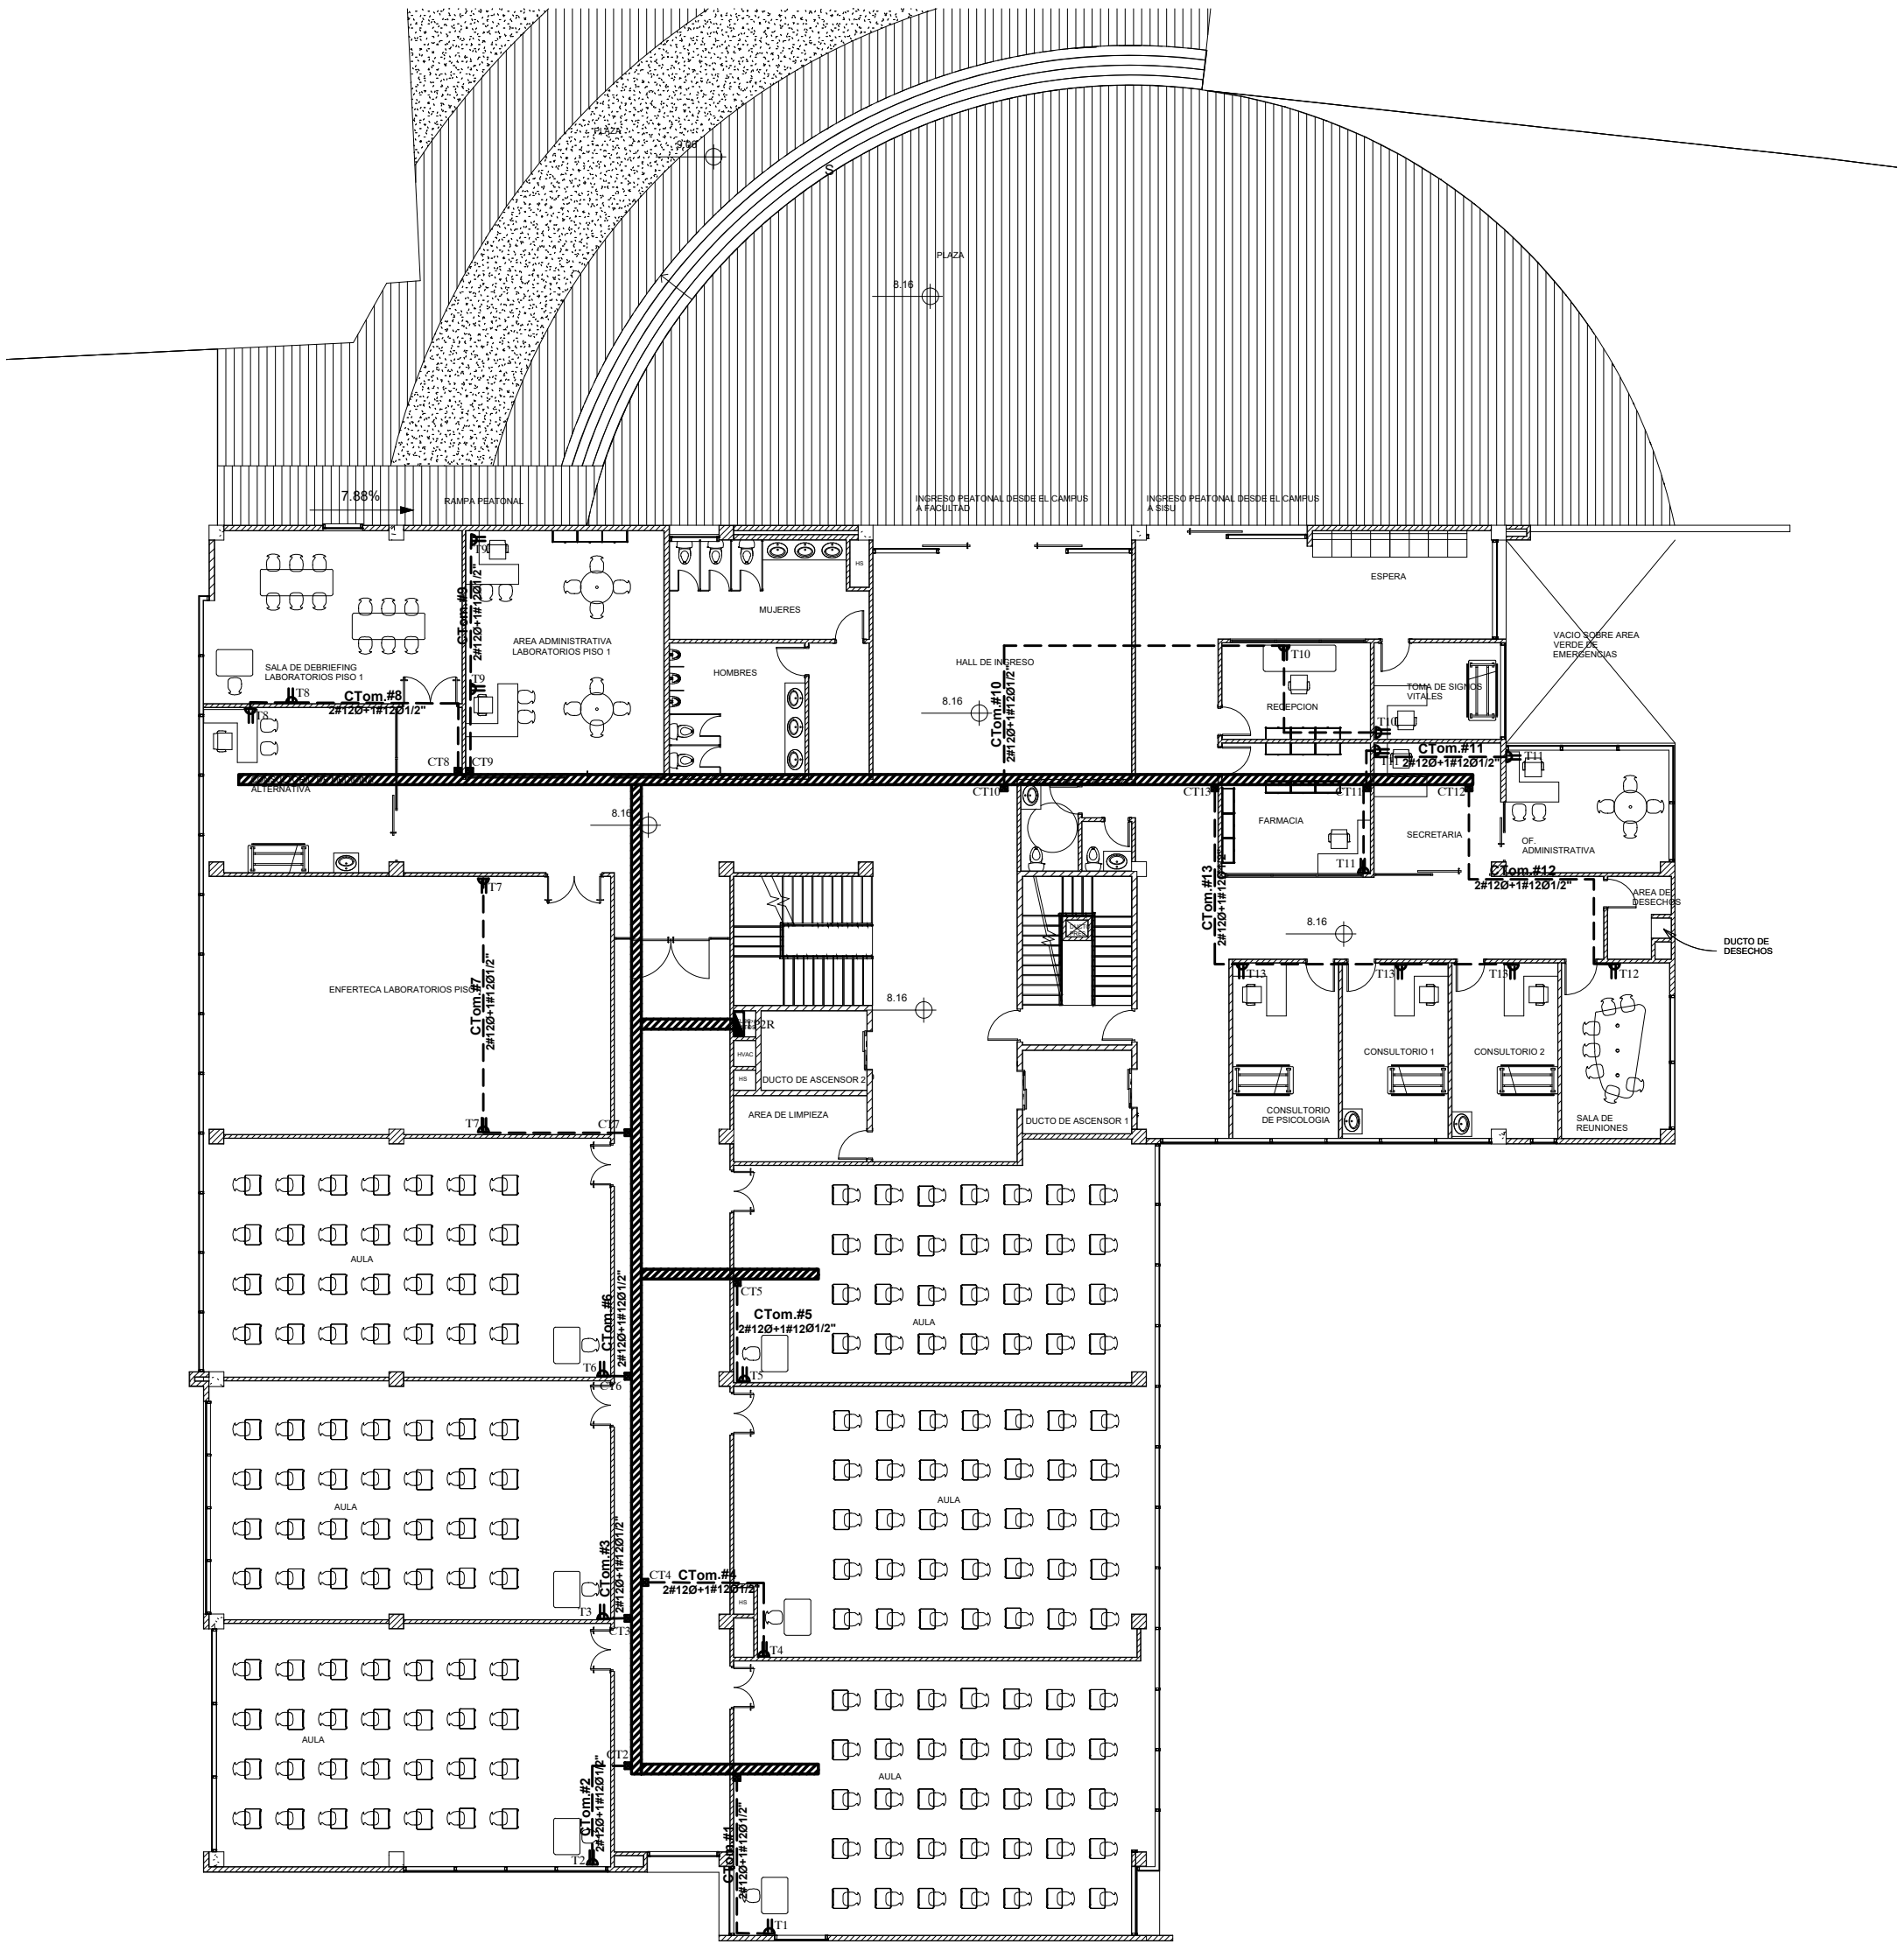

SEGUNDA PLANTA ALTA NV.+8.16

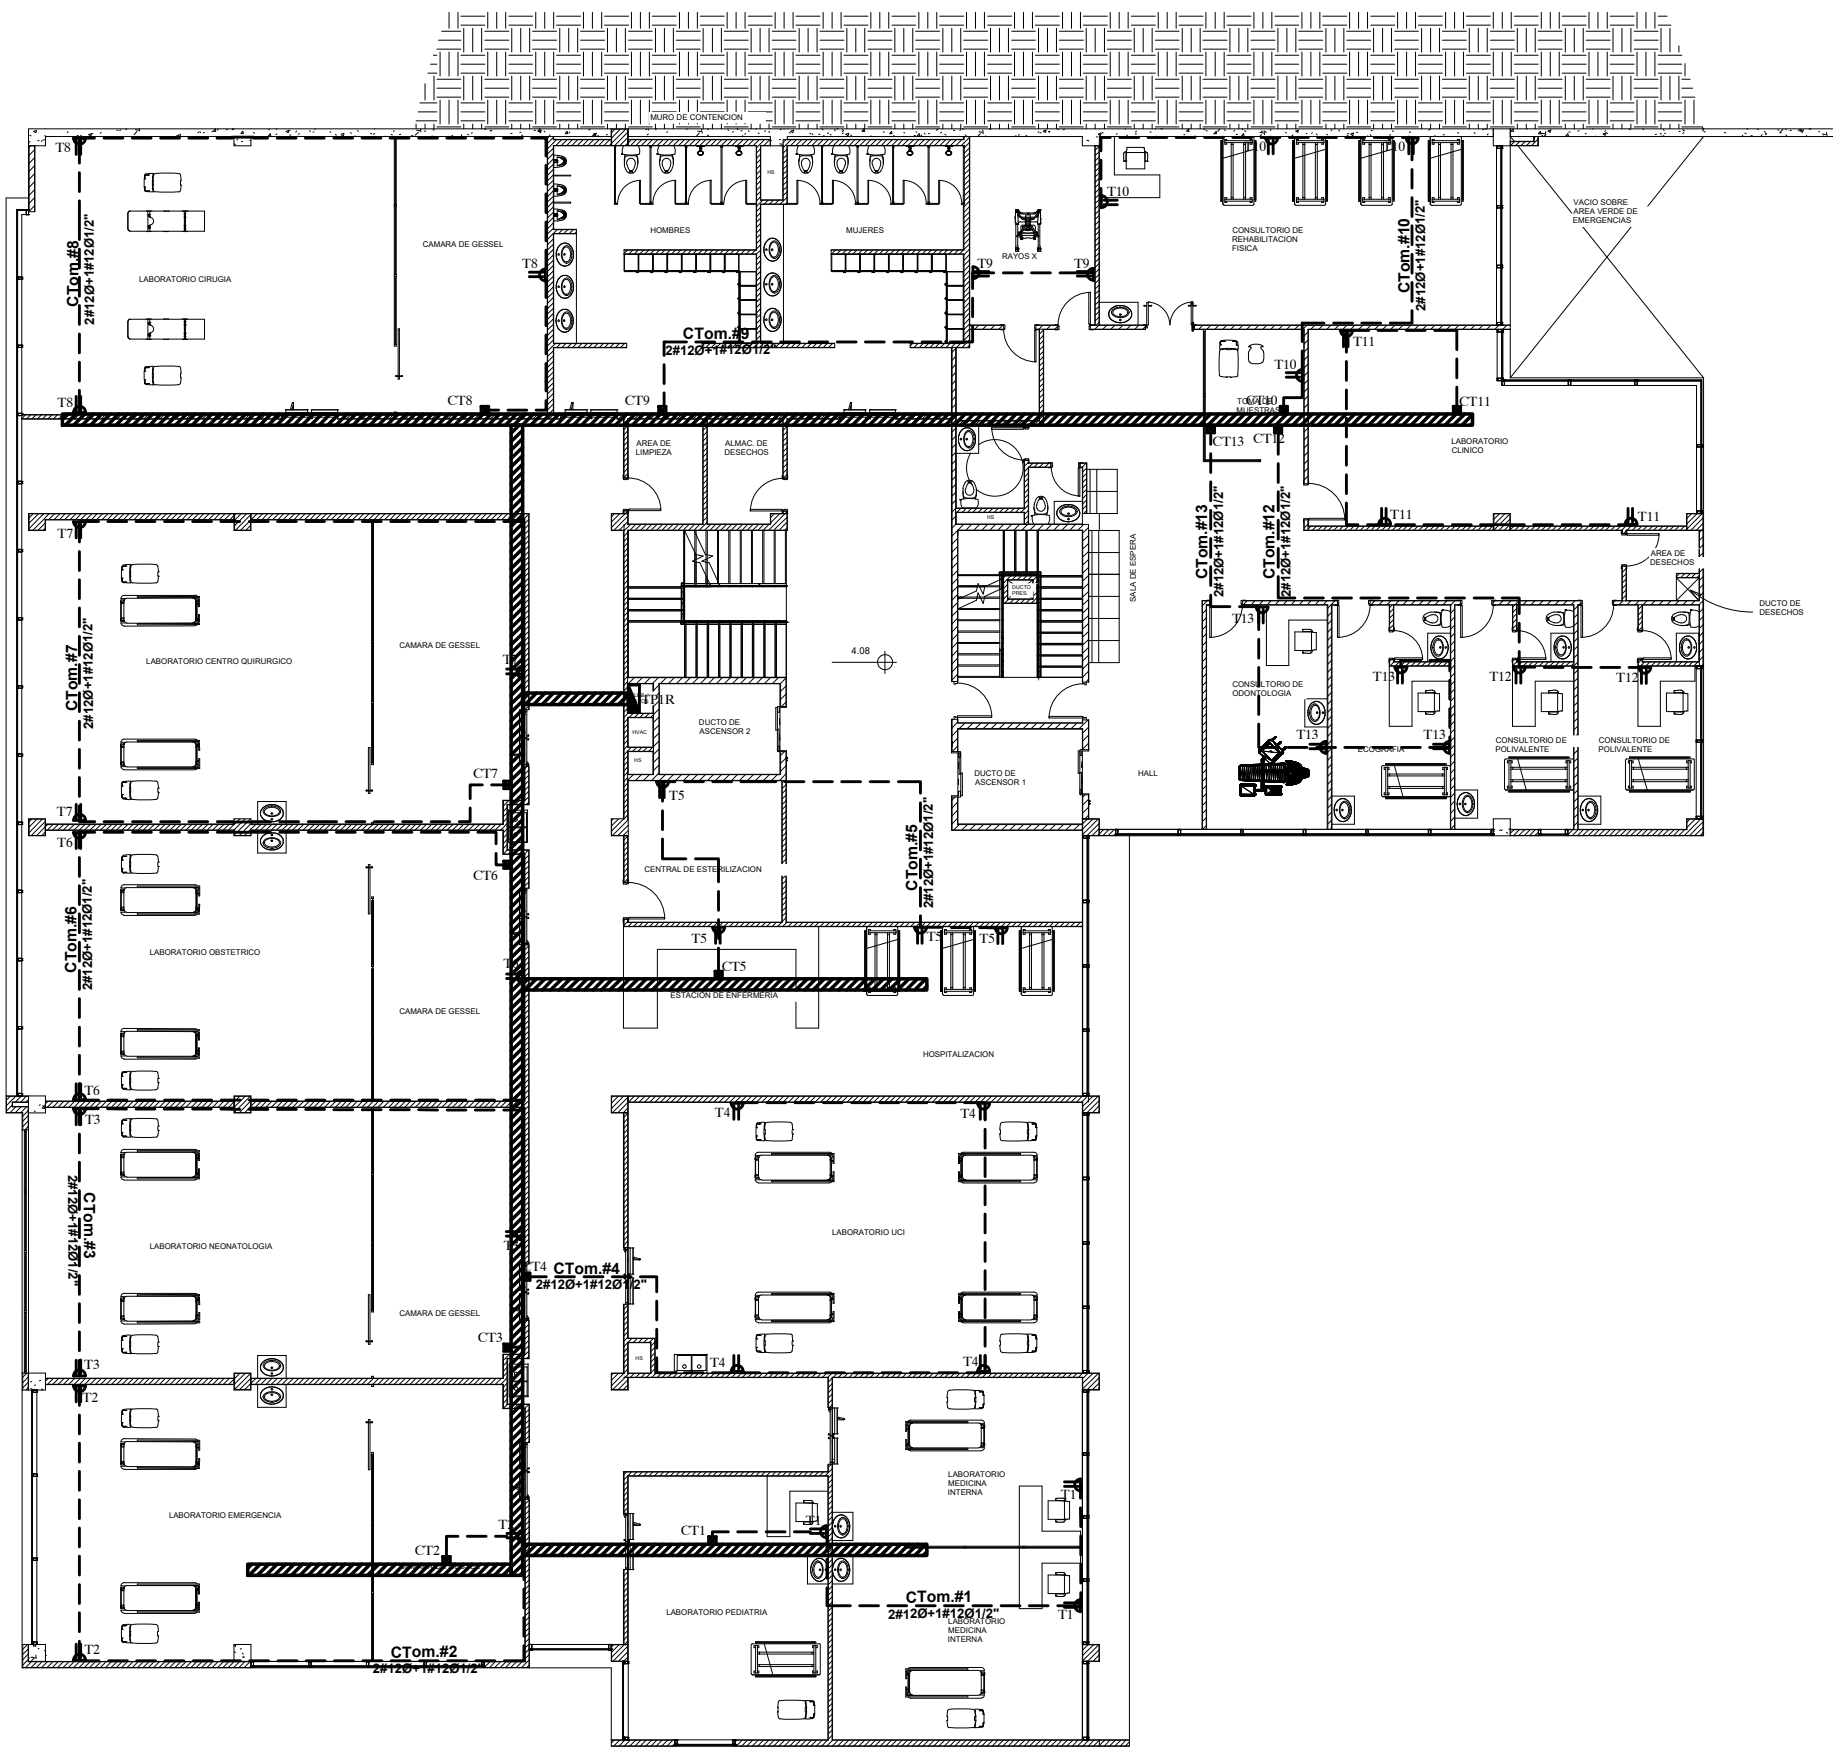

PRIMERA PLANTA ALTA NV.+4.08

ESPECIFICACIONES TÉCNICAS:



PROYECTO:  
**UNIVERSIDAD NACIONAL DE CHIMBORAZO  
NUEVO EDIFICIO FACULTAD DE CIENCIAS DE  
LA SALUD**

CLAVE CATASTRAL: 0001070403306900 N° PRECIO: 6010300600105600000000

CONTENIDO:  
-SISTEMA DE FUERZA REGULADA

PROPIETARIO:  
**UNIVERSIDAD NACIONAL DE CHIMBORAZO**

PROFESIONAL:  
**ING. DAVID FLORES H.**  
C.I.: 1721039707  
SENECYT: 1001-11-1051223

FASE:  
APROBACIÓN

ESCALA:  
1:200

LAMINA:  
**ELEC- 15**

FECHA:  
AGOSTO - 2024

FORMATO:  
A1

AVALADO:

**ING. HERNAN COLOMA P.**  
DIRECTOR DEL  
PROYECTO

**ING. FRANCISCO TELLO O.**  
FISCALIZADOR DEL  
CONTRATO

**ING. OSCAR PAREDES P.**  
ADMINISTRADOR DEL  
CONTRATO

SELLOS MUNICIPALES: