




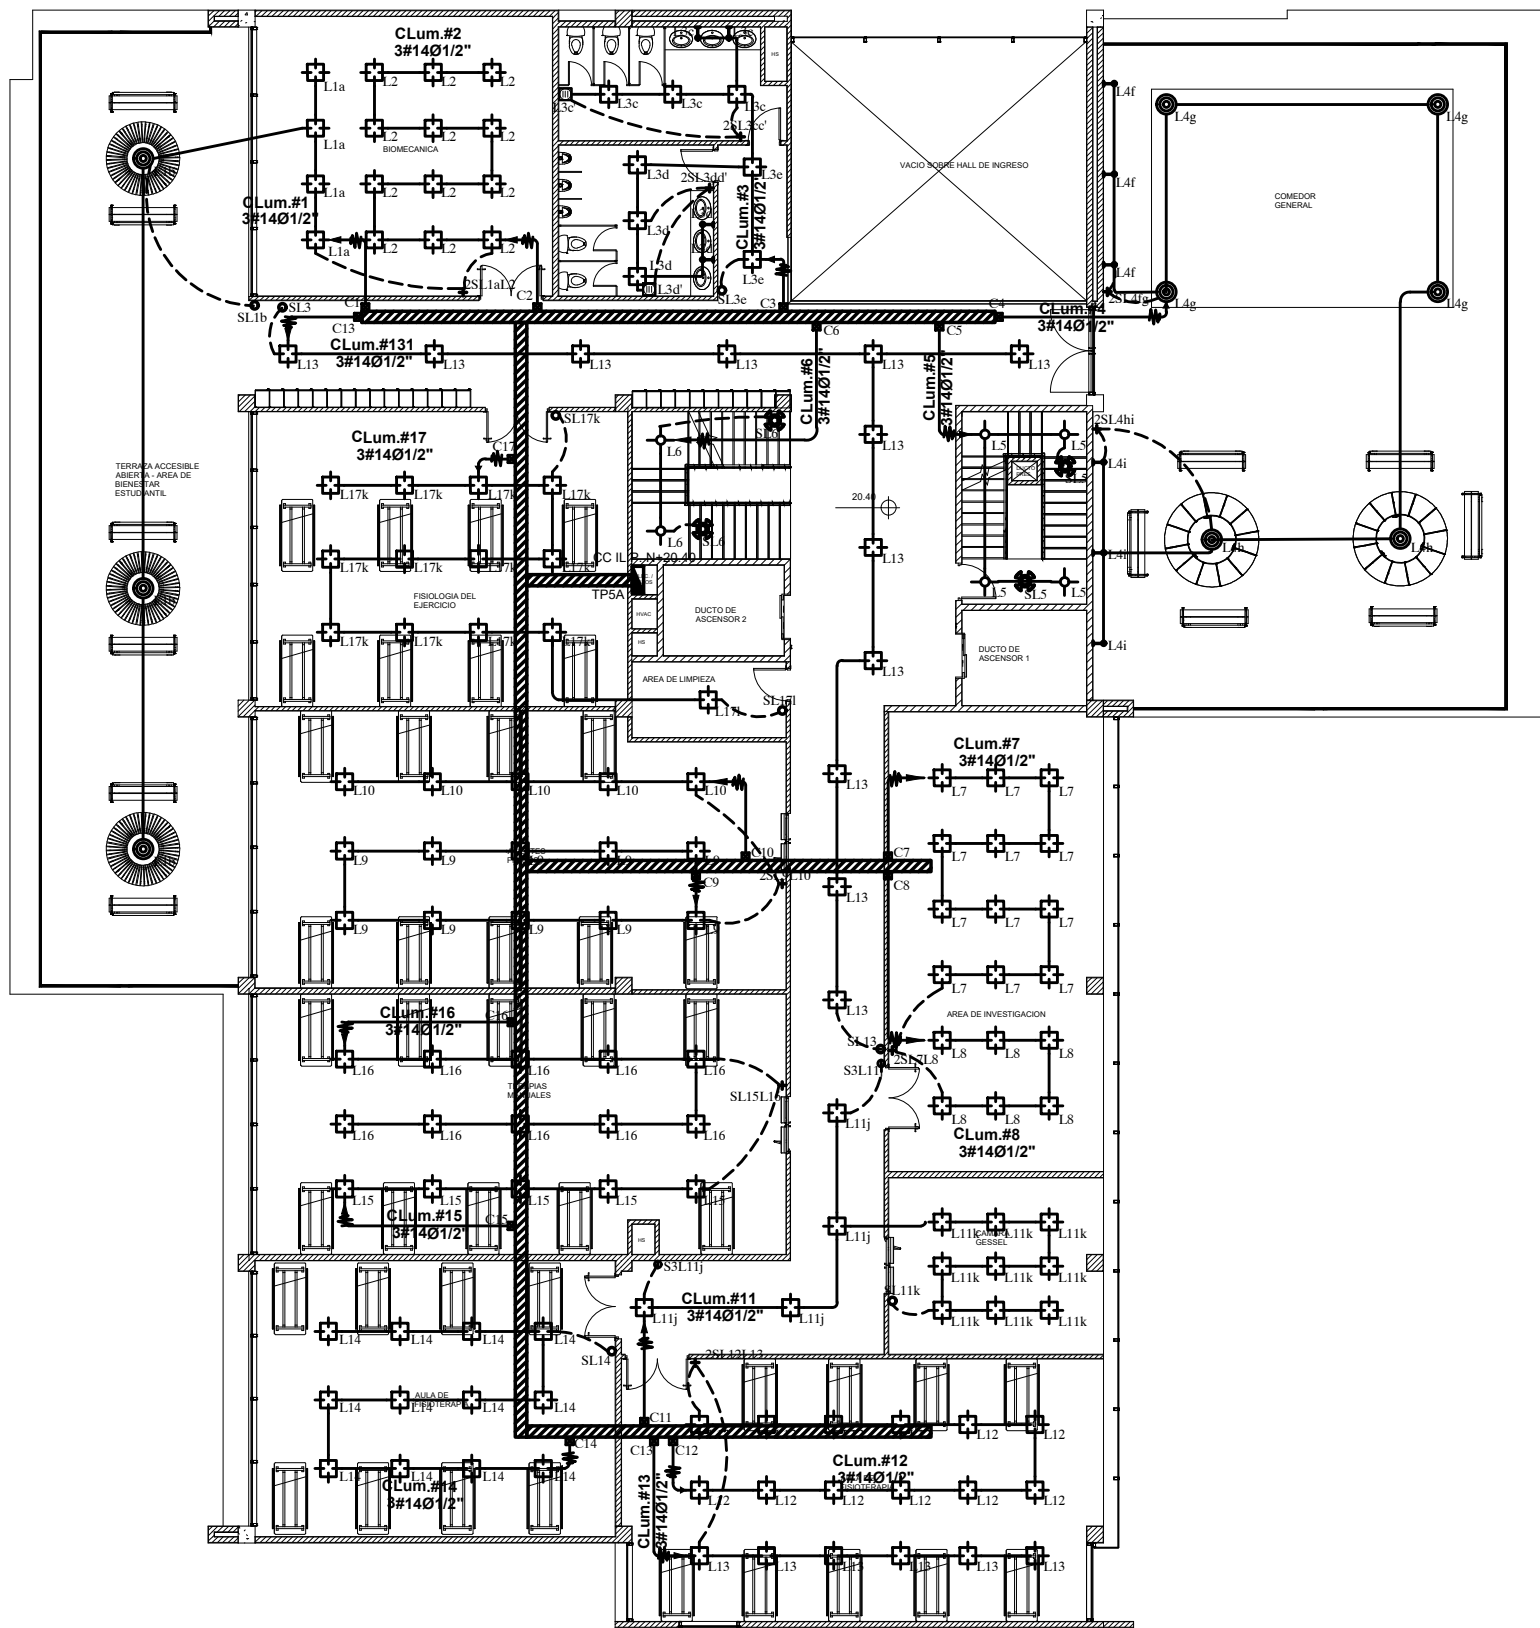


QUINTA PLANTA ALTA NV.+20.40

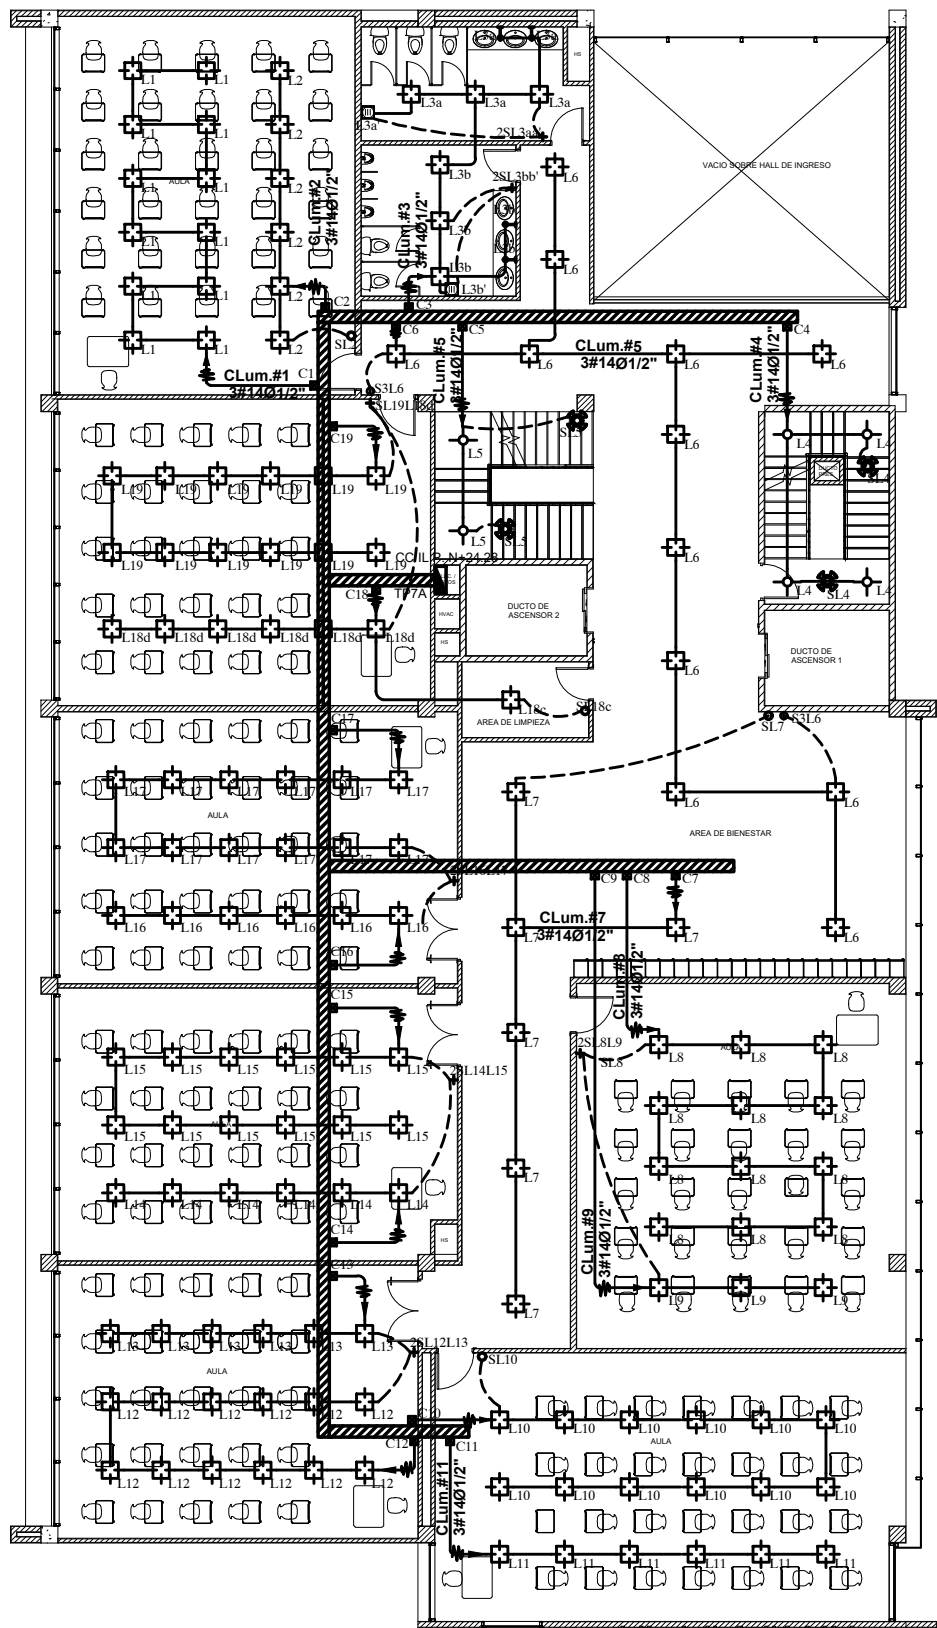

SEPTIMA PLANTA ALTA NV.+28.56

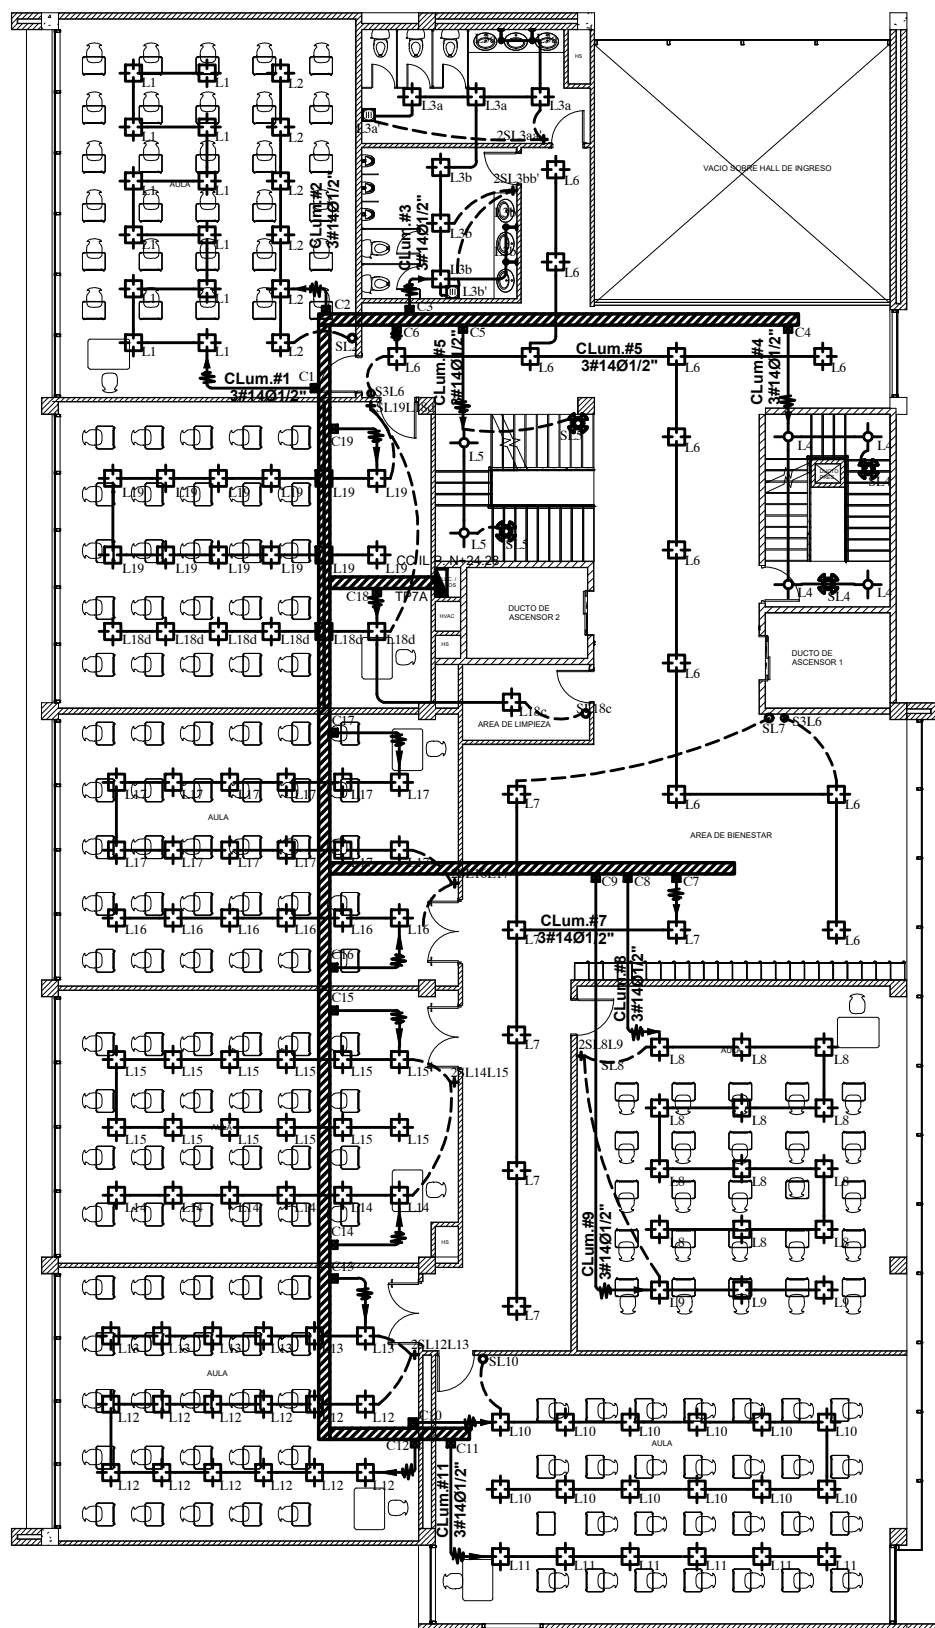

SEXTA PLANTA ALTA NV.+24.28

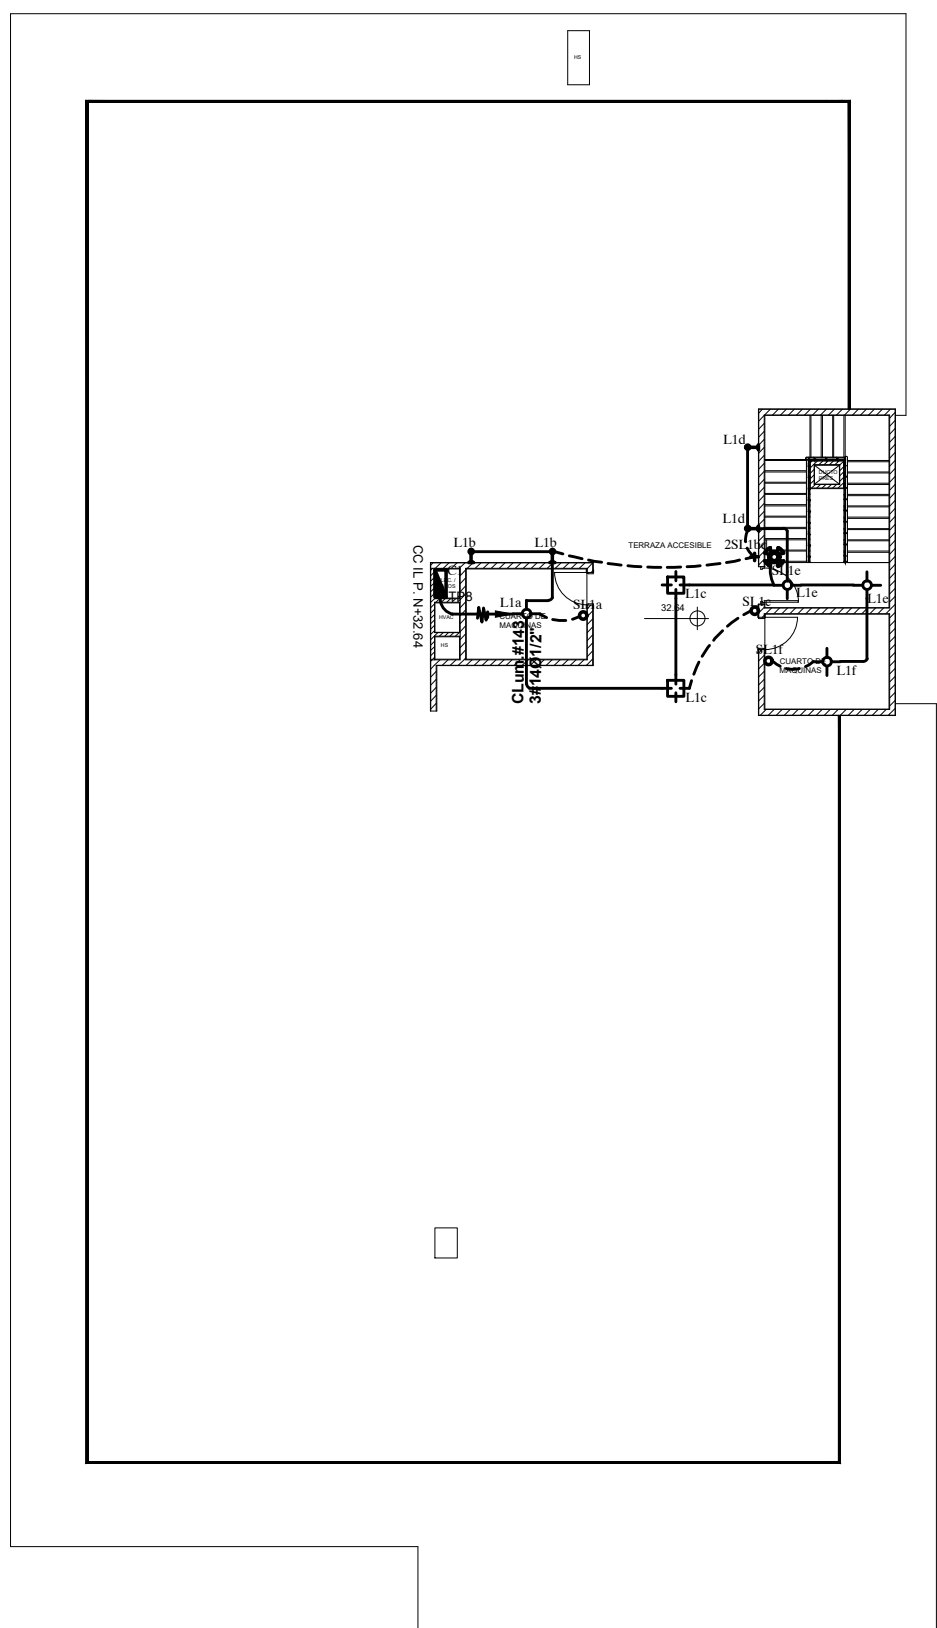

OCTAVA PLANTA ALTA NV.+32.64

SIMBOLOGÍA	
INSTALACIONES ELÉCTRICAS	
	LUMINARIA LED 2X18W. CON TUBO LED
	LUMINARIA TIPO PANEL LED 60X60, 36W, 4000K, 3200LM, 120-240V
	LUMINARIA TIPO PLAFÓN LED 1X28W 6000K
	CONMUTADOR SIMPLE
	INTERRUPTOR DE CRUCE
	INTERRUPTOR DOBLE
	INTERRUPTOR SIMPLE
	SENSOR DE MOVIMIENTO DE 360 GRADOS
	TABLERO DE DISTRIBUCIÓN
	CIRCUITO DE ILUMINACIÓN
	APLIQUE DE PARED INTERIOR/EXTERIOR LX28W, IP56, 6000K
	LUMINARIA TIPO FAROL EN POSTE DECORATIVO DE 4 METROS
	EXTRACTOR DE OLORES
	REFLECTOR TIPO LED DE 50W
	BANDEJA TIPO ESCALERILLA 400X100MM
	POSTE METÁLICO DECORATIVO DE 9M CON 4 LUMINARIAS
	TIPO ALUMBRADO PÚBLICO LED DE 150W

ESPECIFICACIONES TÉCNICAS:

		PROYECTO: UNIVERSIDAD NACIONAL DE CHIMBORAZO NUEVO EDIFICIO FACULTAD DE CIENCIAS DE LA SALUD	
CLAVE CATASTRAL:	0001070403306900	N° PREDIO:	6010300600105600000000
CONTENIDO: QUINTA PLANTA ALTA NV.+20.40 SEXTA PLANTA ALTA NV.+24.28 -SISTEMA DE ILUMINACIÓN		SEPTIMA PLANTA ALTA NV.+28.56 OCTAVA PLANTA ALTA NV.+32.64 -SISTEMA DE ILUMINACIÓN	
PROPIETARIO: UNIVERSIDAD NACIONAL DE CHIMBORAZO		PROFESIONAL: ING. DAVID FLORES H. C.I.: 1721039707 SENECYT: 1001-11-1051223	
FASE: APROBACIÓN	ESCALA: 1:200	ELEC- 04	
FECHA: AGOSTO - 2024	FORMATO: A1		

AVALADO:		
ING. HERNAN COLOMA P. DIRECTOR DEL PROYECTO	ING. FRANCISCO TELLO O. FISCALIZADOR DEL CONTRATO	ING. OSCAR PAREDES P. ADMINISTRADOR DEL CONTRATO

SELLOS MUNICIPALES: