




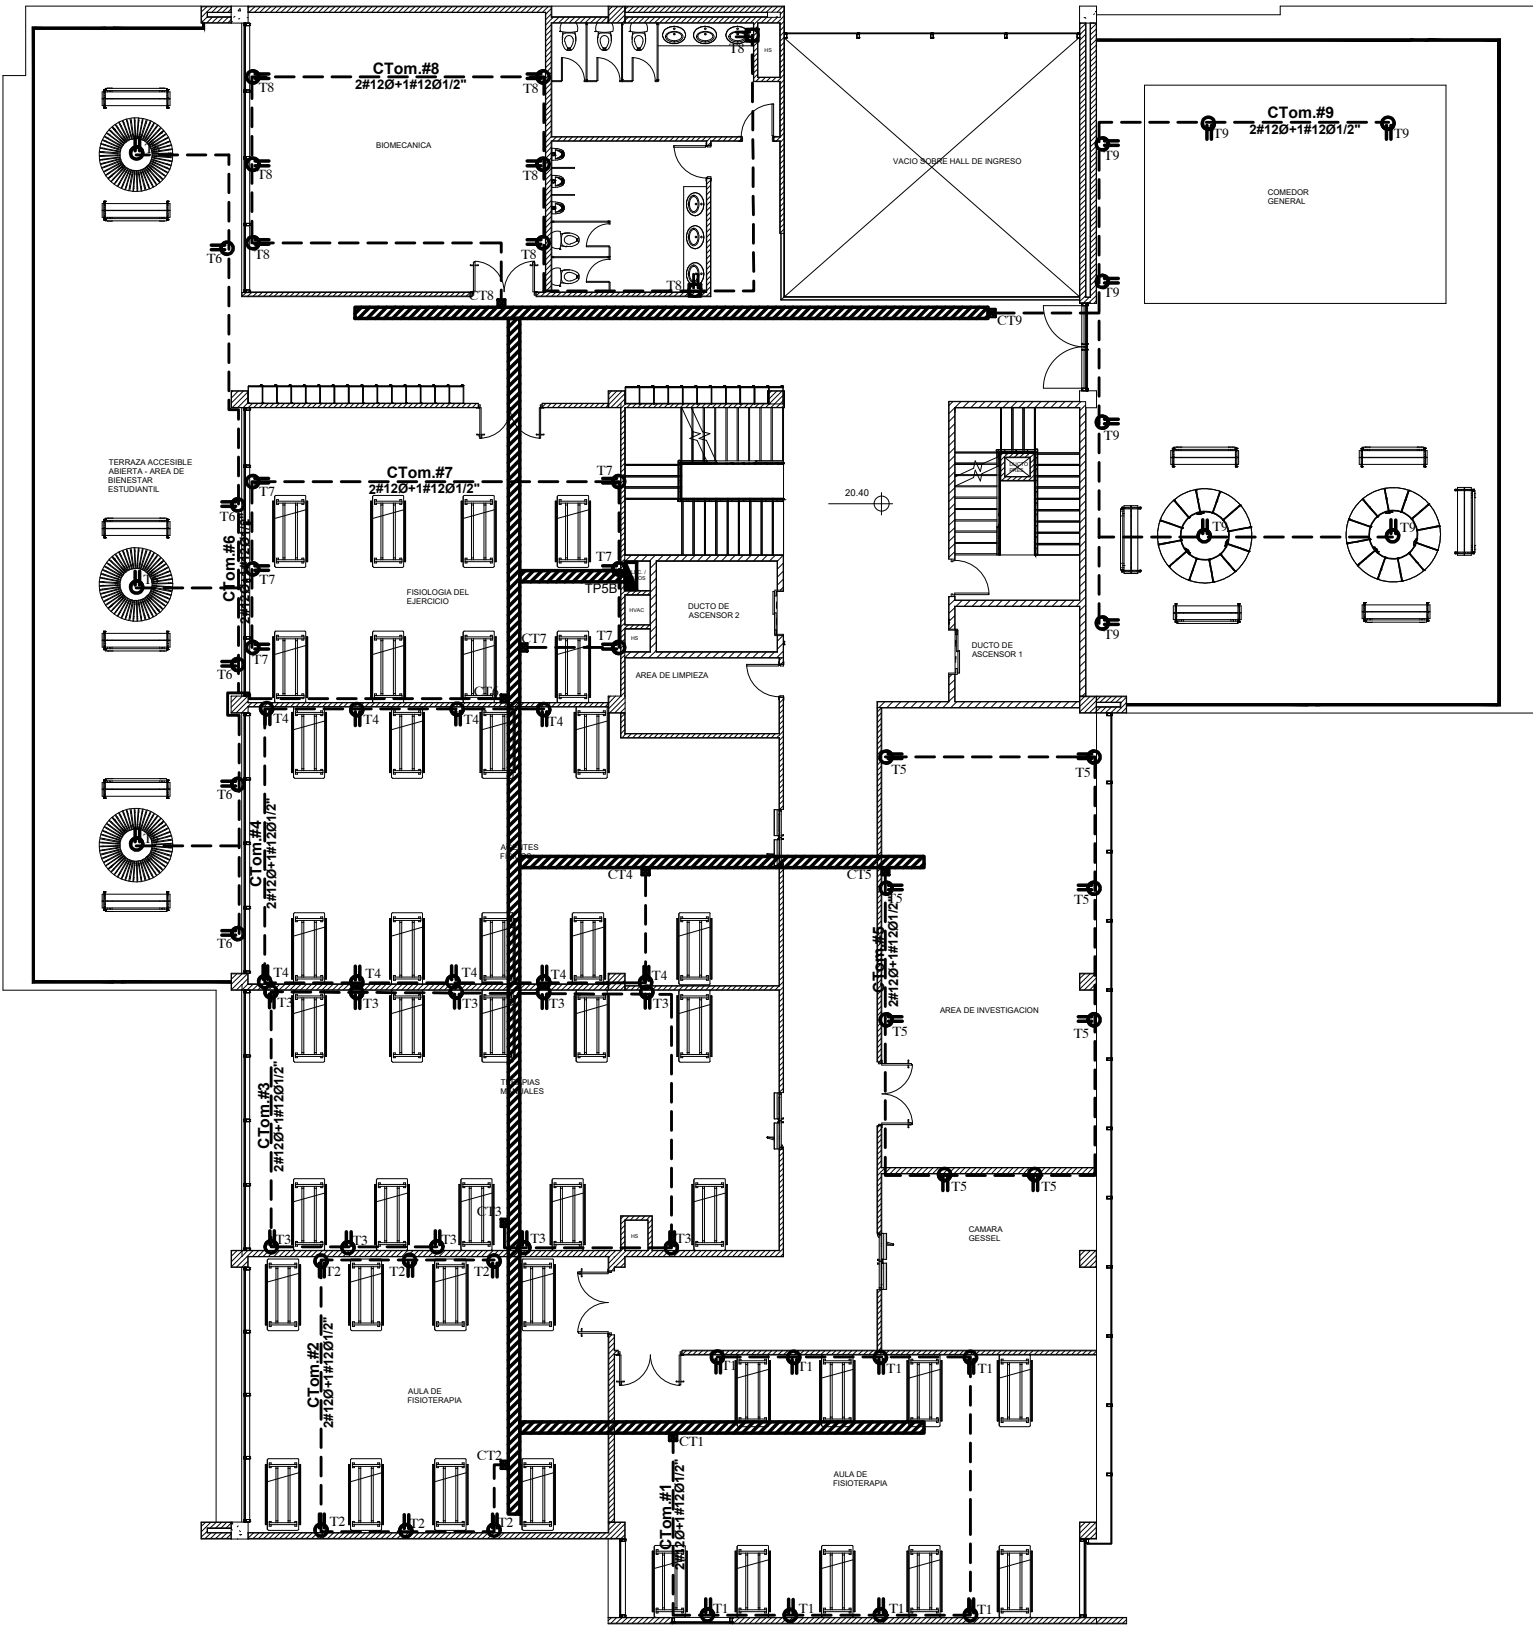


QUINTA PLANTA ALTA NV.+20.40

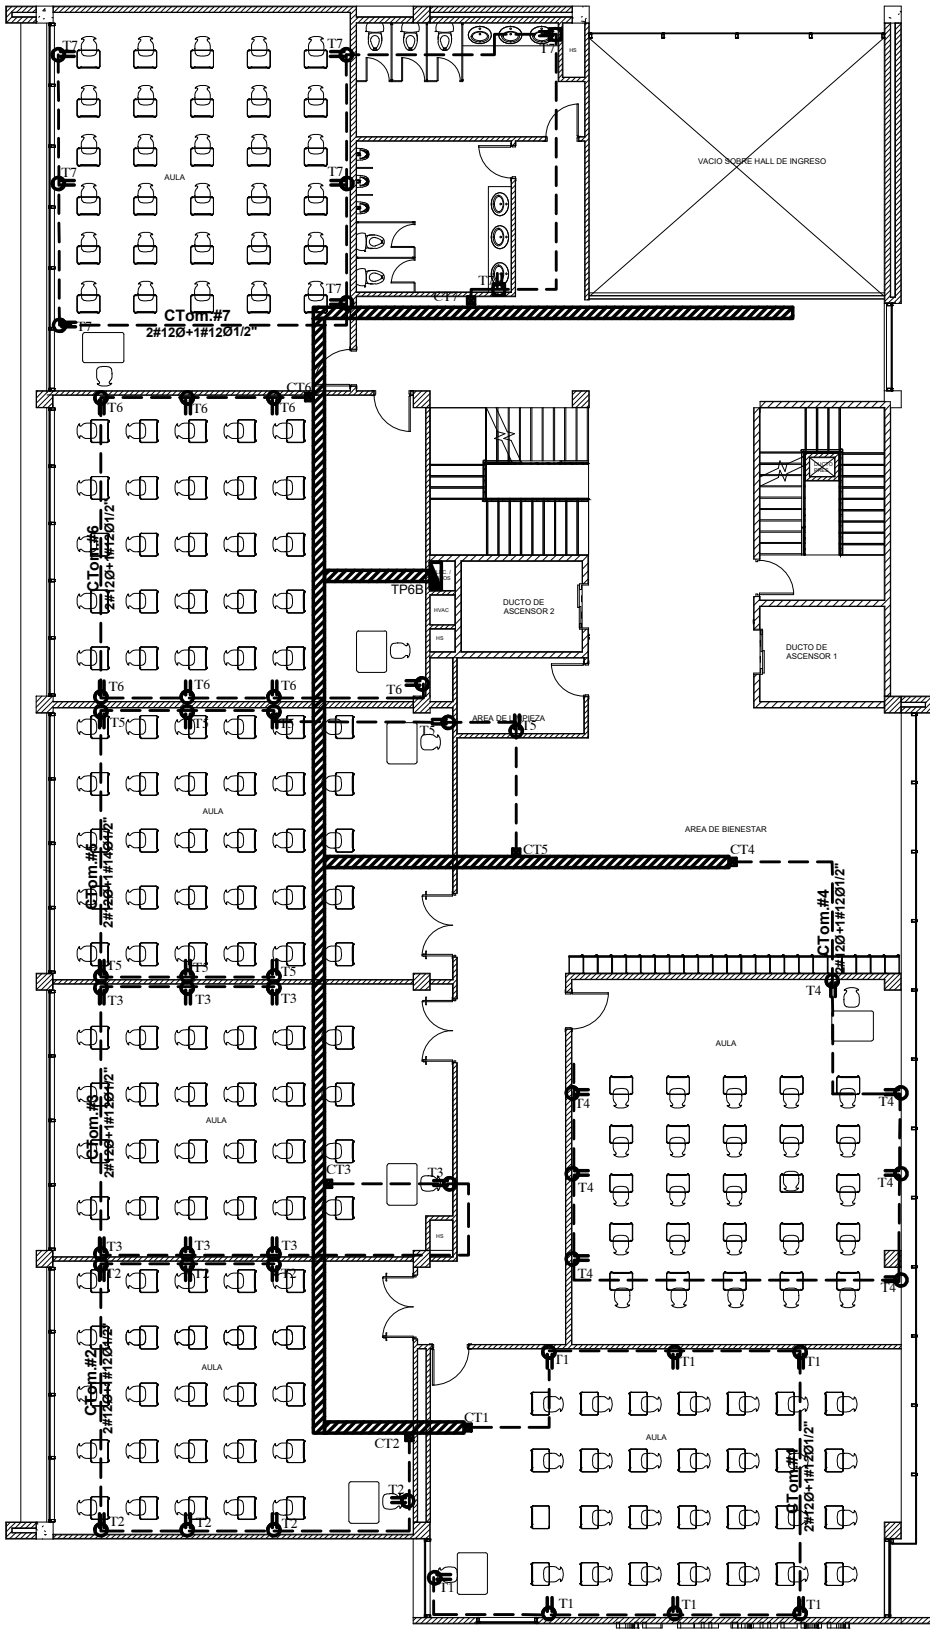

SEPTIMA PLANTA ALTA NV.+28.56

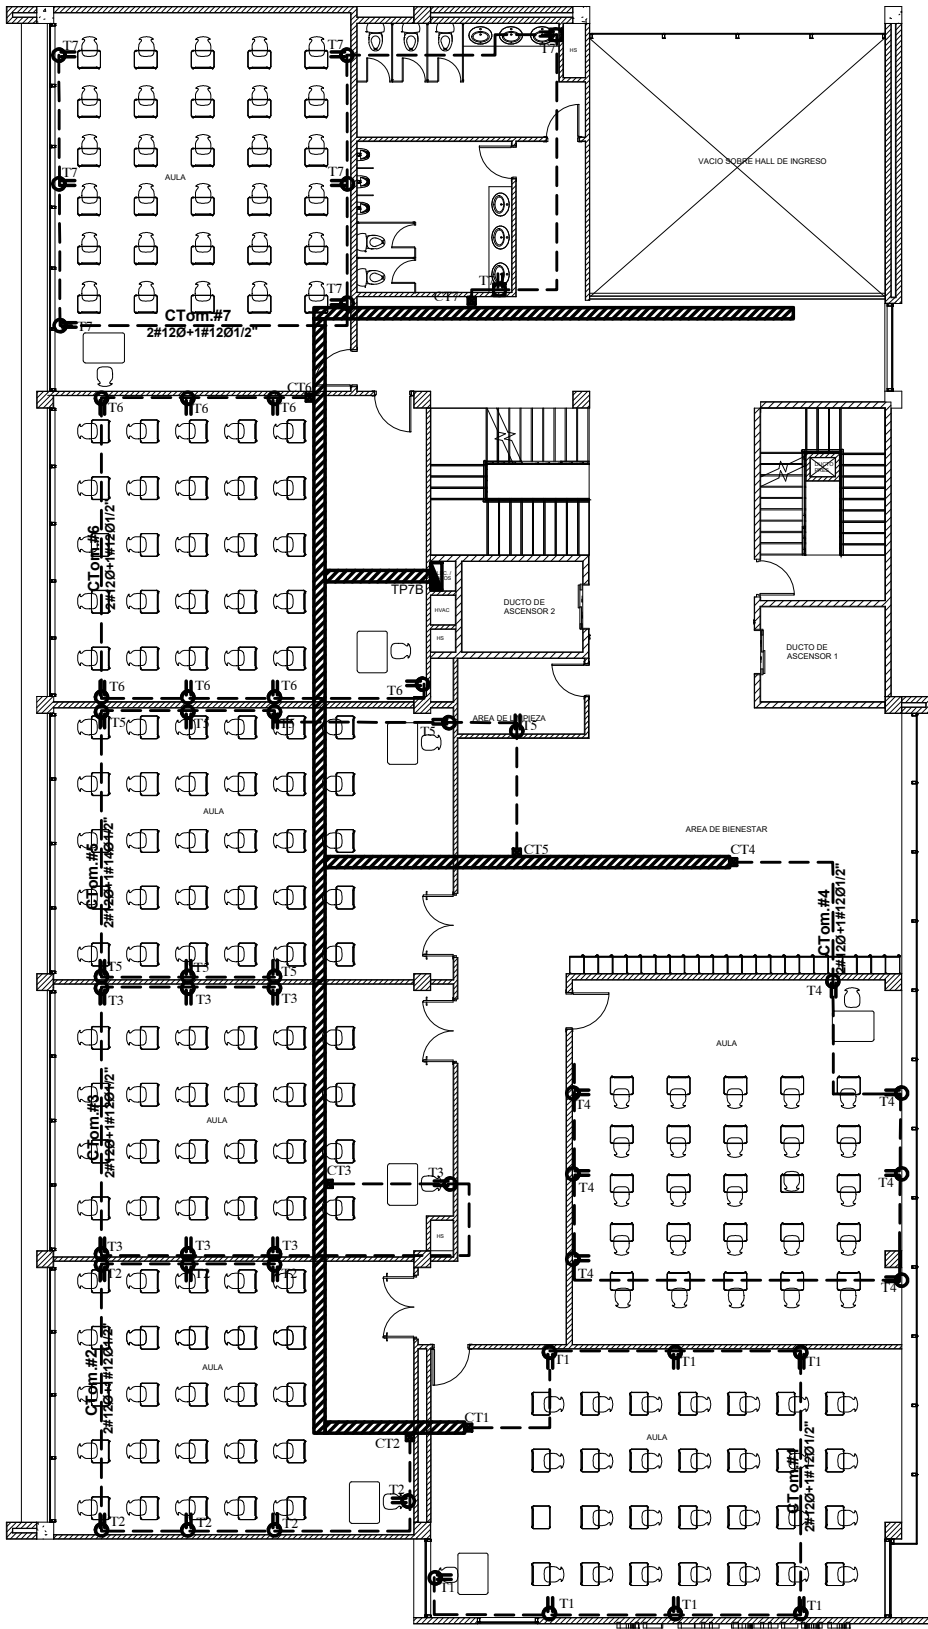

SEXTA PLANTA ALTA NV.+24.28

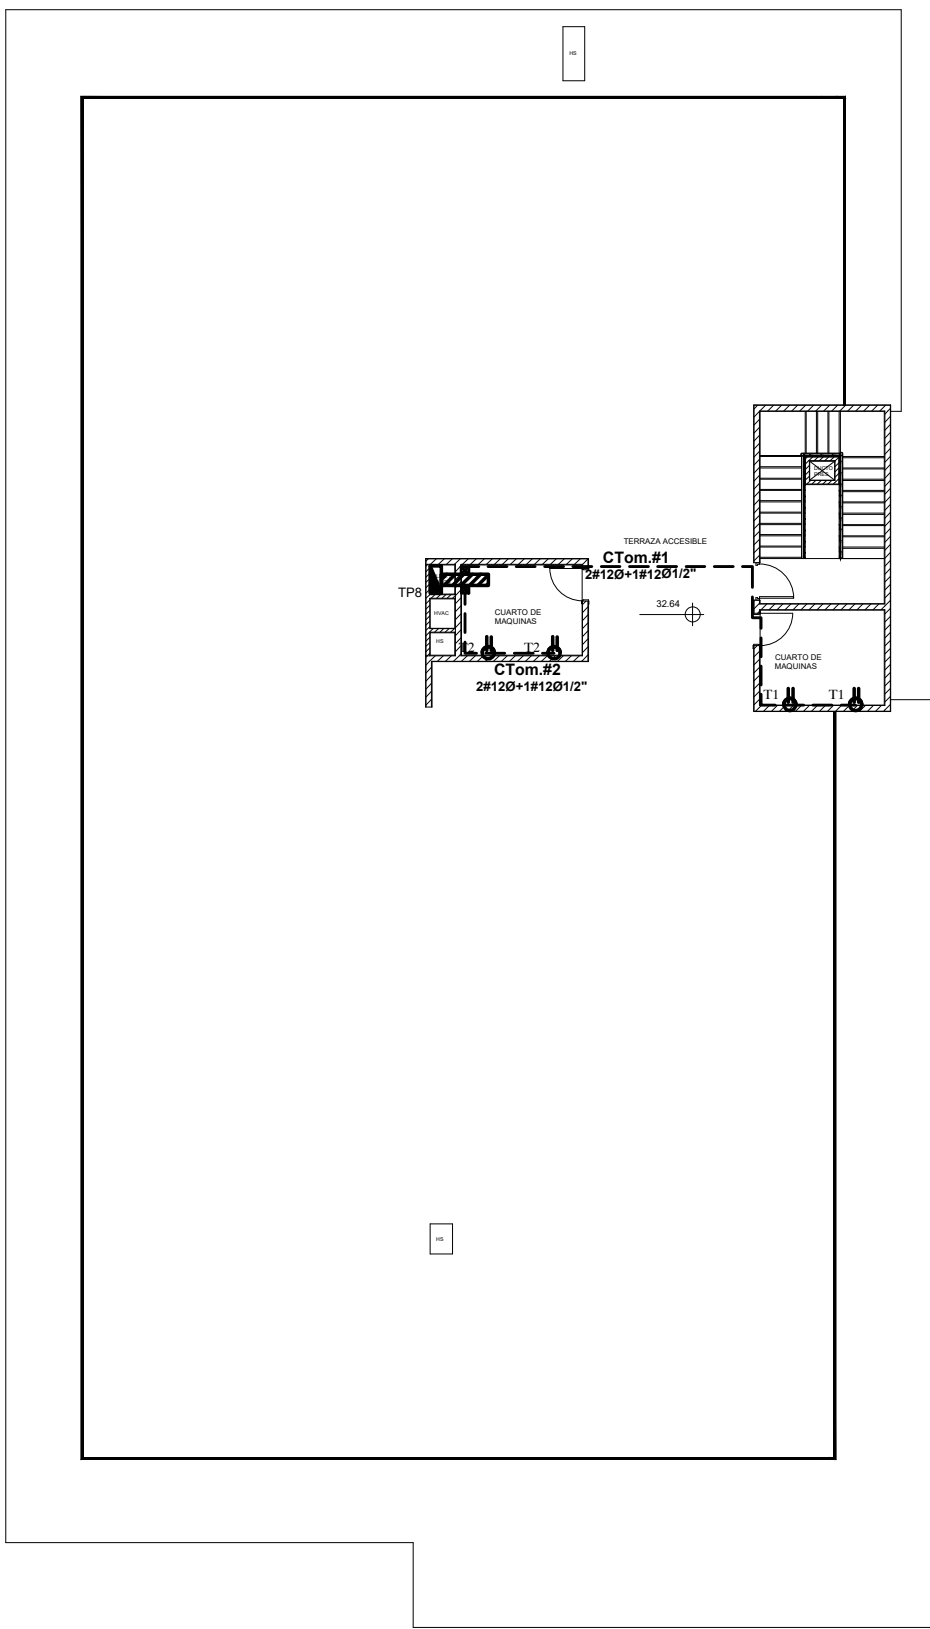

OCTAVA PLANTA ALTA NV.+32.64

SIMBOLOGÍA	
INSTALACIONES ELÉCTRICAS	
	TOMACORRIENTE DE 120V (NORMAL)
	TOMACORRIENTE DE 120V (GFCI)
	TABLERO DE DISTRIBUCIÓN
	CIRCUITO DE TOMACORRIENTES
	BANDEJA TIPO ESCALERILLA 400X100MM

ESPECIFICACIONES TÉCNICAS:

		PROYECTO:
		UNIVERSIDAD NACIONAL DE CHIMBORAZO NUEVO EDIFICIO FACULTAD DE CIENCIAS DE LA SALUD
CLAVE CATASTRAL:	0001070403306900	N° PREDIO: 6010300600105600000000
CONTENIDO:	QUINTA PLANTA ALTA NV.+20.40 SEXTA PLANTA ALTA NV.+24.28 SEPTIMA PLANTA ALTA NV.+28.56 OCTAVA PLANTA ALTA NV.+32.64 SISTEMA DE FUERZA	
PROPIETARIO:	UNIVERSIDAD NACIONAL DE CHIMBORAZO	
PROFESIONAL:	ING. DAVID FLORES H. C.I.: 1721039707 SENECYT: 1001-11-1051223	
FASE:	APROBACIÓN	ESCALA: 1:200
FECHA:	AGOSTO - 2024	FORMATO: A1
		LAMINA: ELEC- 8

AVALADO:		
ING. HERNAN COLOMA P. DIRECTOR DEL PROYECTO	ING. FRANCISCO TELLO O. FISCALIZADOR DEL CONTRATO	ING. OSCAR PAREDES P. ADMINISTRADOR DEL CONTRATO

SELLOS MUNICIPALES: