



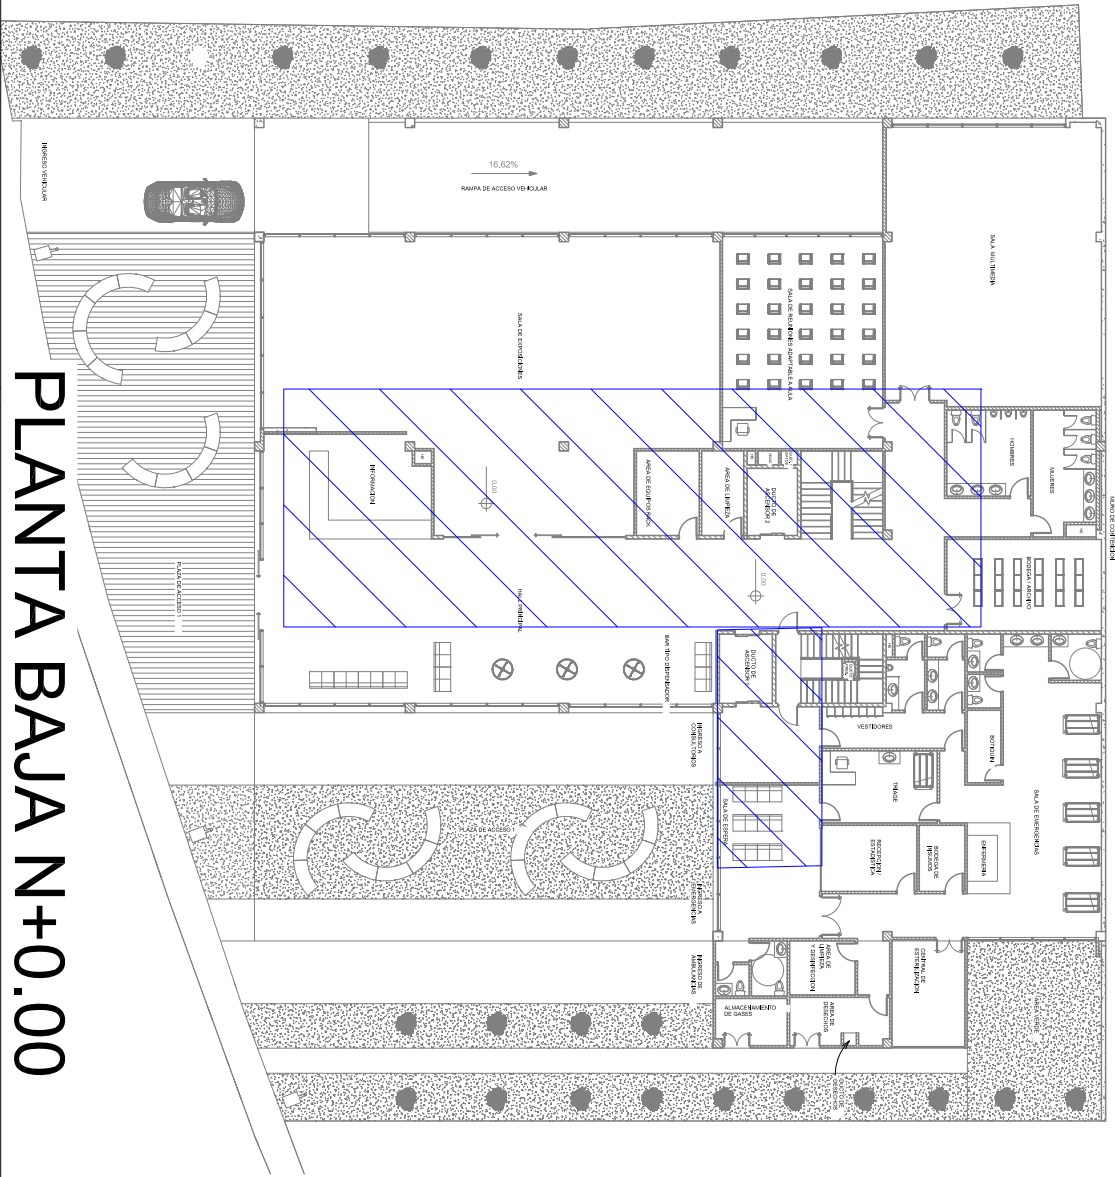

PLANTA BAJA N+0.00

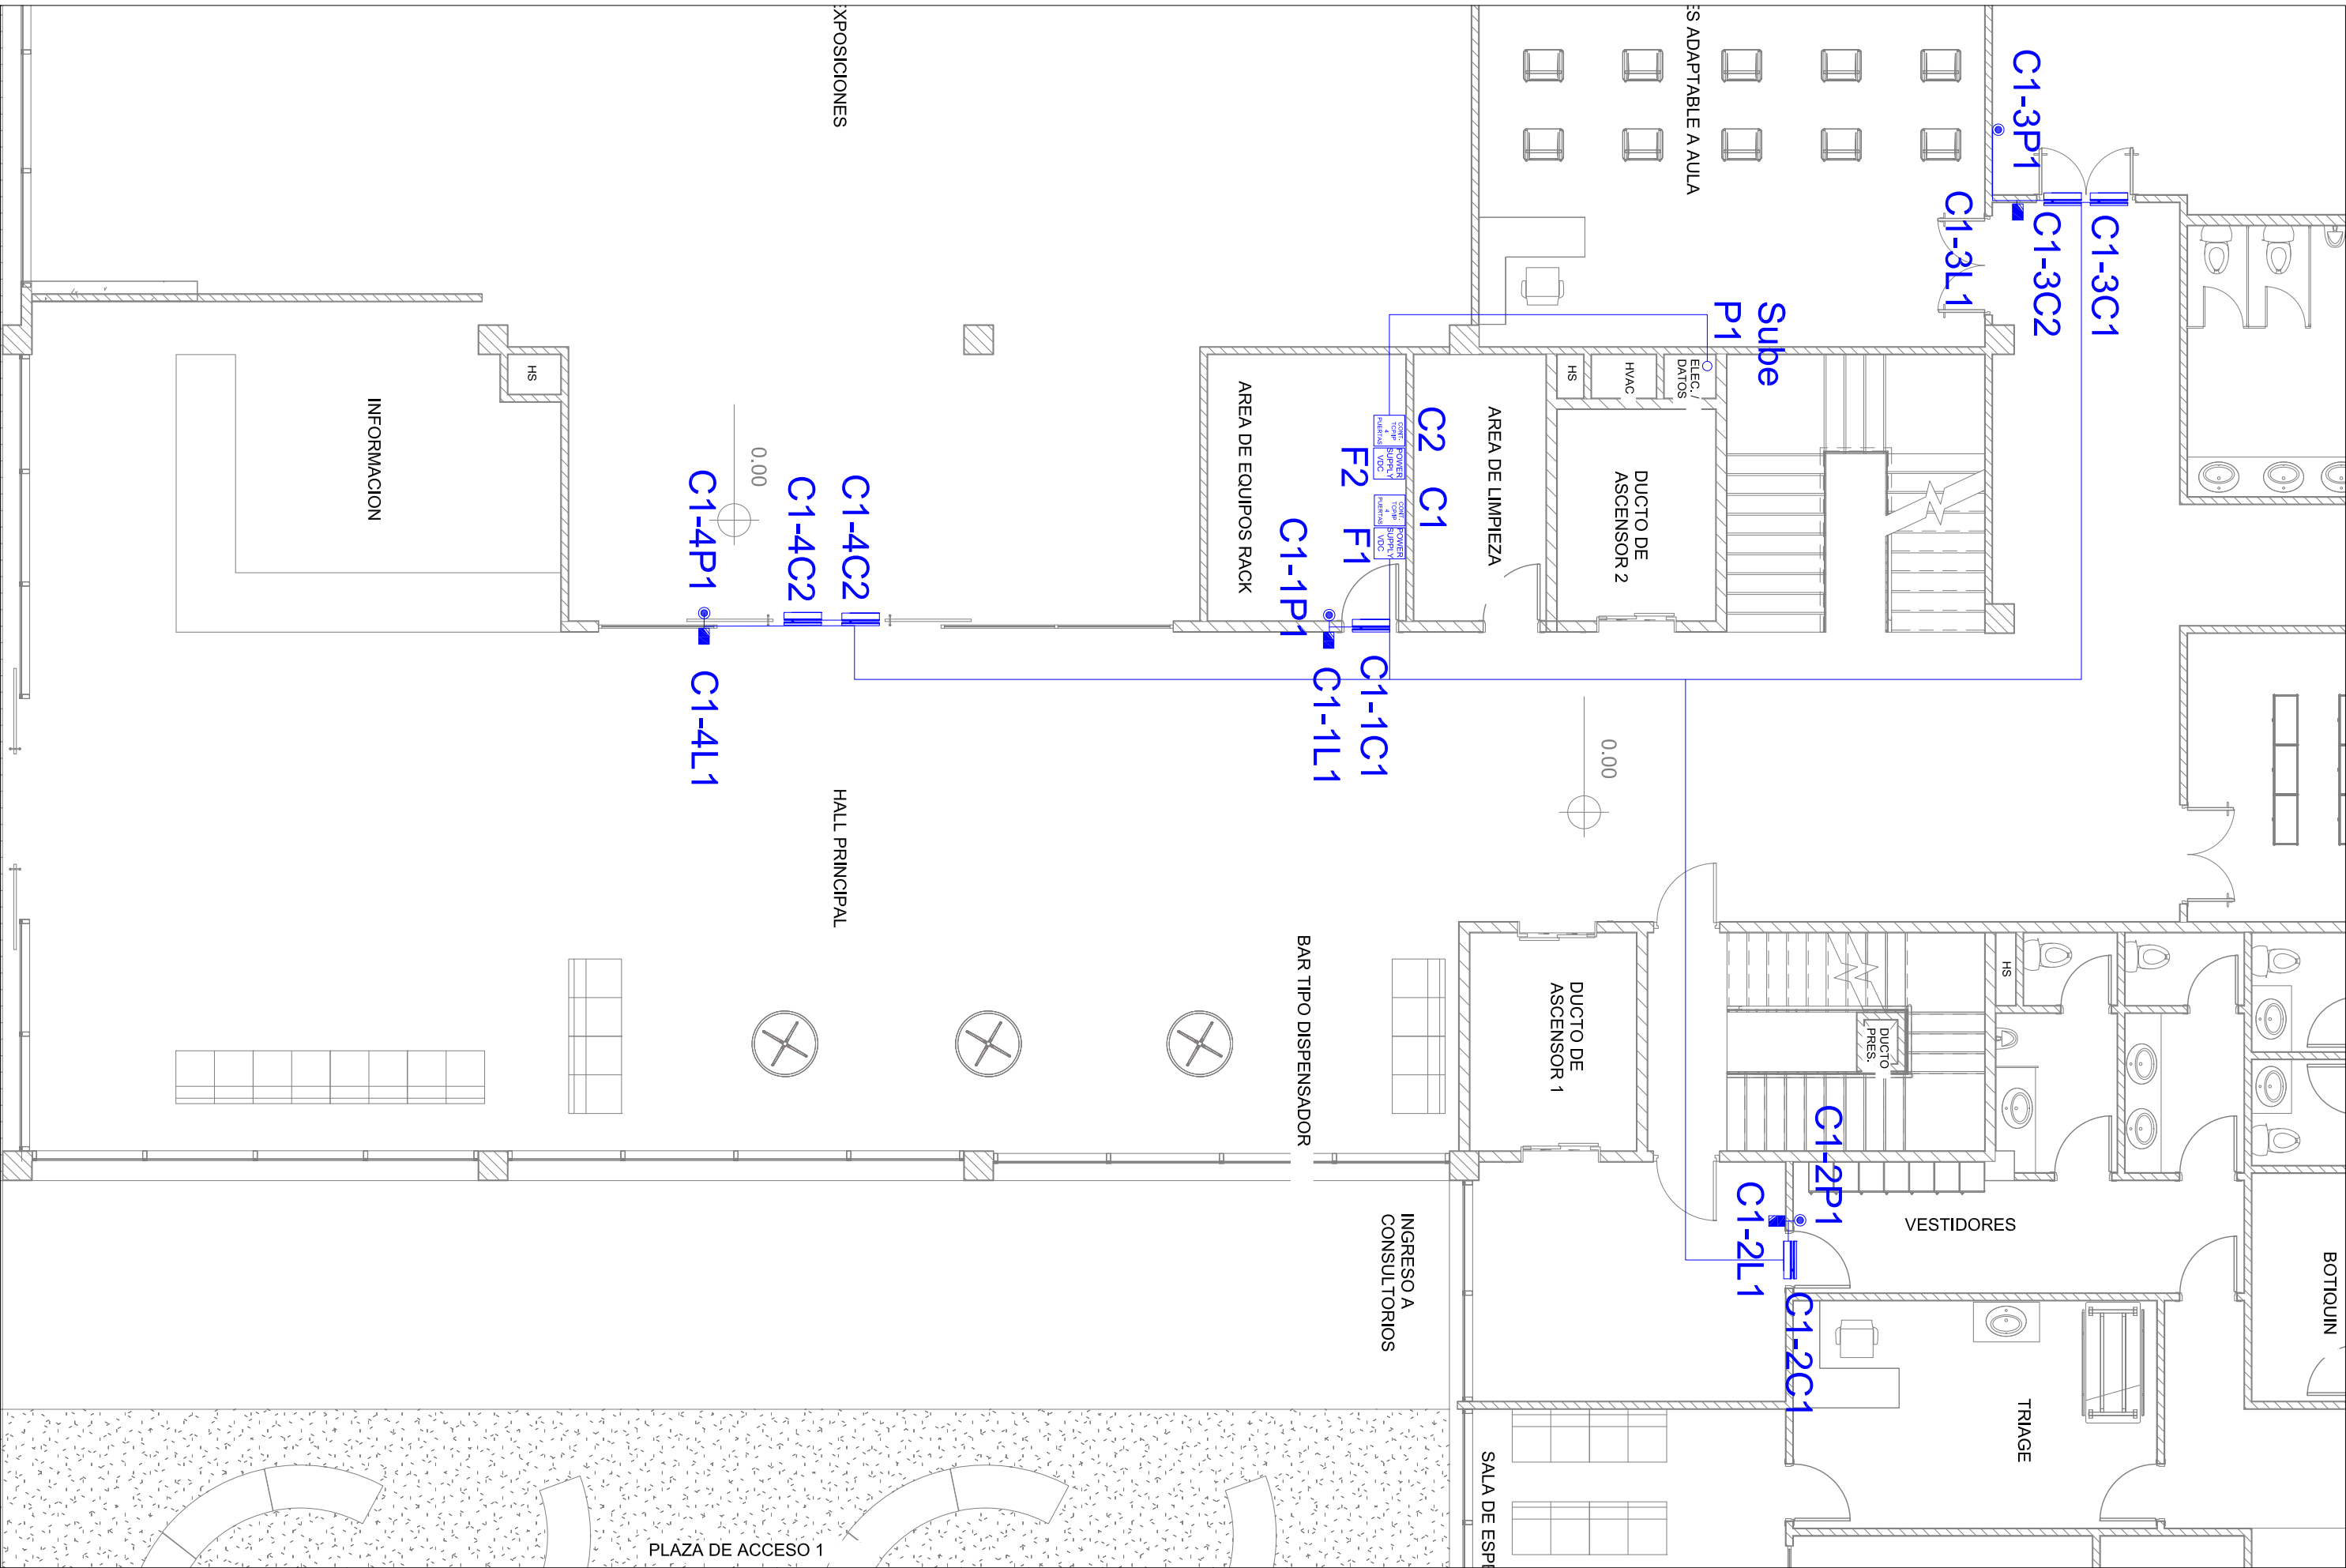

PRIMER PISO N+4.08



SIMBOLOGIA CONTROL DE ACCESOS

	LECTORA DE PROXIMIDAD
	PULSANTE
	CERRADURA ELECTROMAGNETICA
	FUENTE DE PODER
	CONTROLADORA 4 PUERTAS
	VALLA VEHICULAR
	LOOP DETECCION

ESPECIFICACIONES TECNICAS:

PROYECTO: UNIVERSIDAD NACIONAL DEL CHIMBORAZO NUEVO EDIFICIO FACULTAD DE CIENCIAS DE LA SALUD		
CLAVE CATASTRAL: 000107040308900	N° PRECIO: 8010300001065000000000	
CONTENIDO: SISTEMA DE CONTROL DE ACCESOS		
PROPIETARIO: UNIVERSIDAD NACIONAL DEL CHIMBORAZO	PROFESIONAL: Ing. Pablo Trujillo Sosa, Msc. C.I.: 1716818042 Reg. Prof.: 1034-B-482773	
FASE: APROBACION	ESCALA: 1/8" = 1'-0"	LAMINA: ACC-01
FECHA: JUNIO - 2024	FORMATO: A1	
AVALADO:		
ING. HERNAN COLOMA P. ING. FRANCISCO TELLO O. ING. OSCAR PAREDES P.		
DIRECTOR DEL PROYECTO FISCAL DEL CONTRATO ADMINISTRADOR DEL CONTRATO		
SELLOS MUNICIPALES:		