
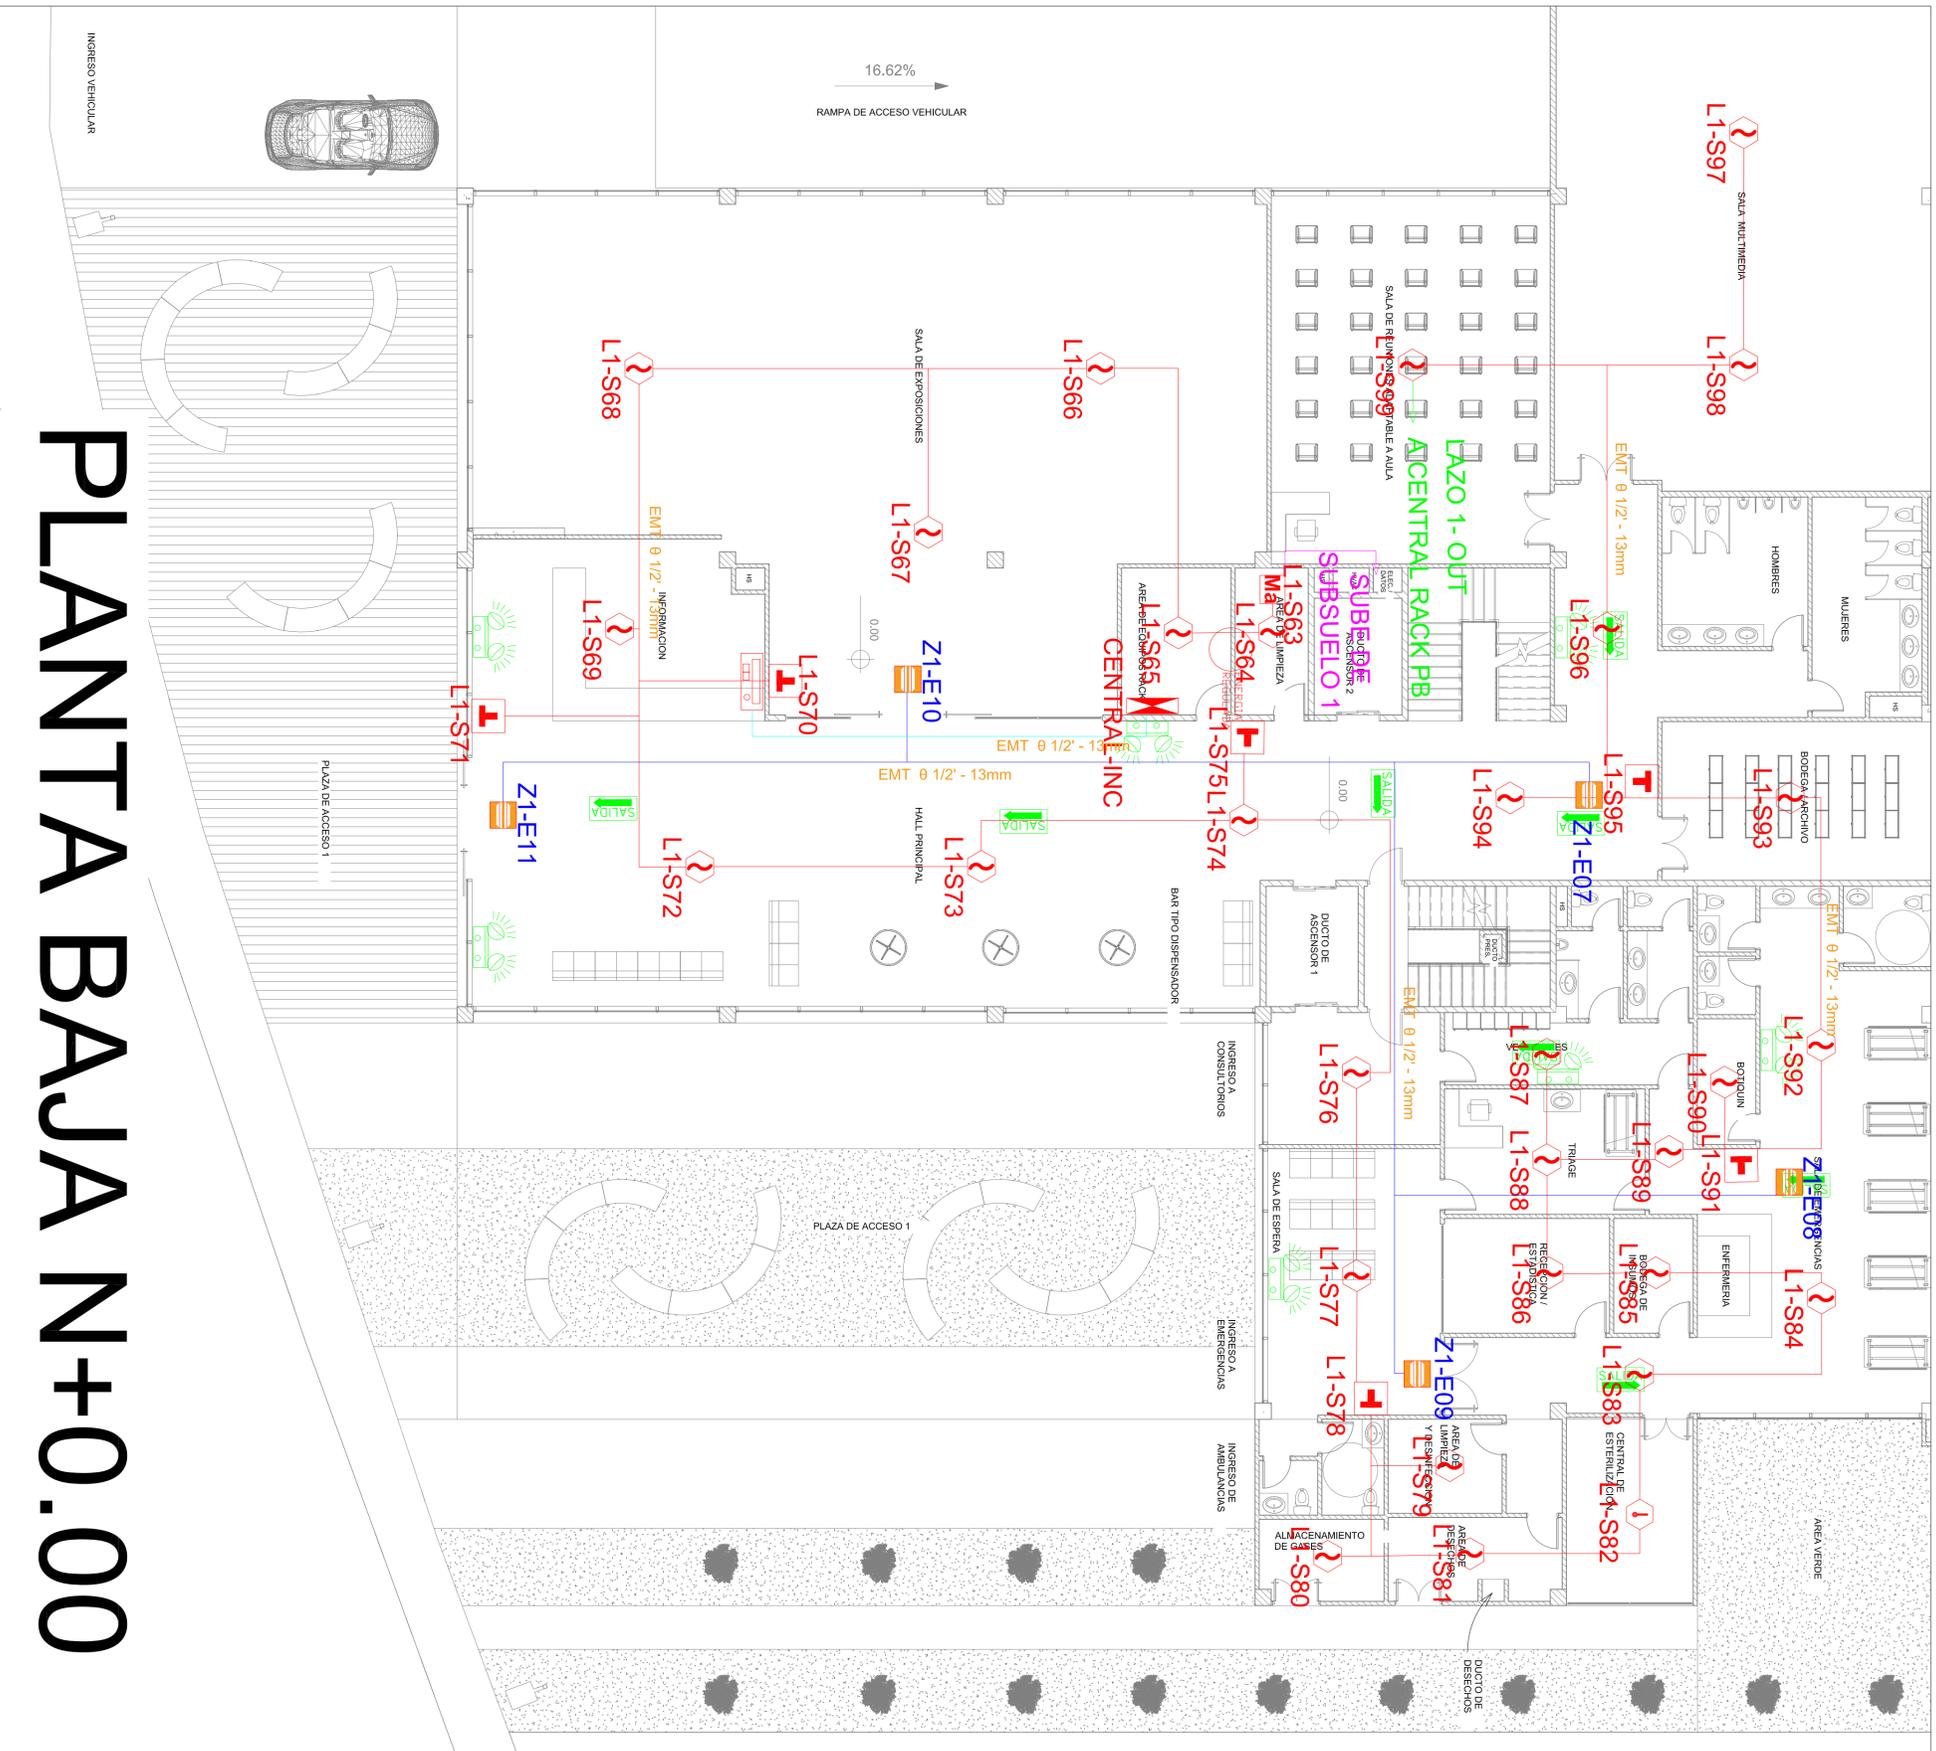


SIMBOLOGIA ALARMA TEMPRANA DE INCENDIOS

	SENSOR DE HUMO
	PALANCA
	LUZ ESTROBOSCOPICA
Ma	MODULO DE AISLAMIENTO
M	MODULO DE RELE
	SENSOR TERMICO
	SENSOR TIPO GLP
	CENTRAL DE INCENDIOS
	LAMPARA DE EMERGENCIA
	LETREDO DE SALIDA
TAM	MODULO DE MONITOREO
	ANUNCIADOR REMOTO

Incendios

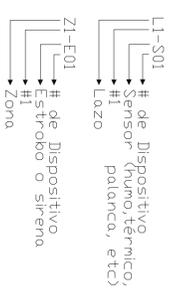

PLANTA BAJA N+0.00

ESPECIFICACIONES TECNICAS:

PROYECTO:	UNIVERSIDAD NACIONAL DEL CHIMBORAZO NUEVO EDIFICIO FACULTAD DE CIENCIAS DE LA SALUD	
CLAVE CATASTRAL:	0001072403309800	
N° FINEBOC:	6010300600105600000000	
CONTENIDO:	SISTEMA DE ALARMA TEMPRANA DE INCENDIOS	
PROPIETARIO:	UNIVERSIDAD NACIONAL DEL CHIMBORAZO	
PROFESIONAL:	Ing. Pablo Trujillo Sosa, Msc. C.I. 1715818042 Reg. Prof.: 0334-05-482713	
FASE:	ESCALA:	LÁMINA:
APROBACION	1/8" = 1'-0"	INC-03
FECHA:	FORMATO:	
JUNIO - 2024	A1	
AVALUADOR:		
ING. HERNAN COLOMA P. DIRECTOR DEL PROYECTO	ING. FRANCISCO TELLO FISCAL CONTRATADO	ING. OSCAR PAREDES P. ADMINISTRATIVO DEL CONTRATATO
SELLOS MUNICIPALES:		