


SIMBOLÓGIA VOZ Y DATOS

	PUNTO SIMPLE
	PUNTO DOBLE
	ACCESS POINT
	BIOMÉTRICO
	CAMARA TIPO DDMO
	CAMARA TIPO BALA
	CAMARA TIPO PTZ
	RACK 42UR
	RACK 24UR
	RACK 7UR
	PUNTO IMPRESORA
	PUNTO IPTV
	BANDEJA ELECTRONICA

Voz y Datos

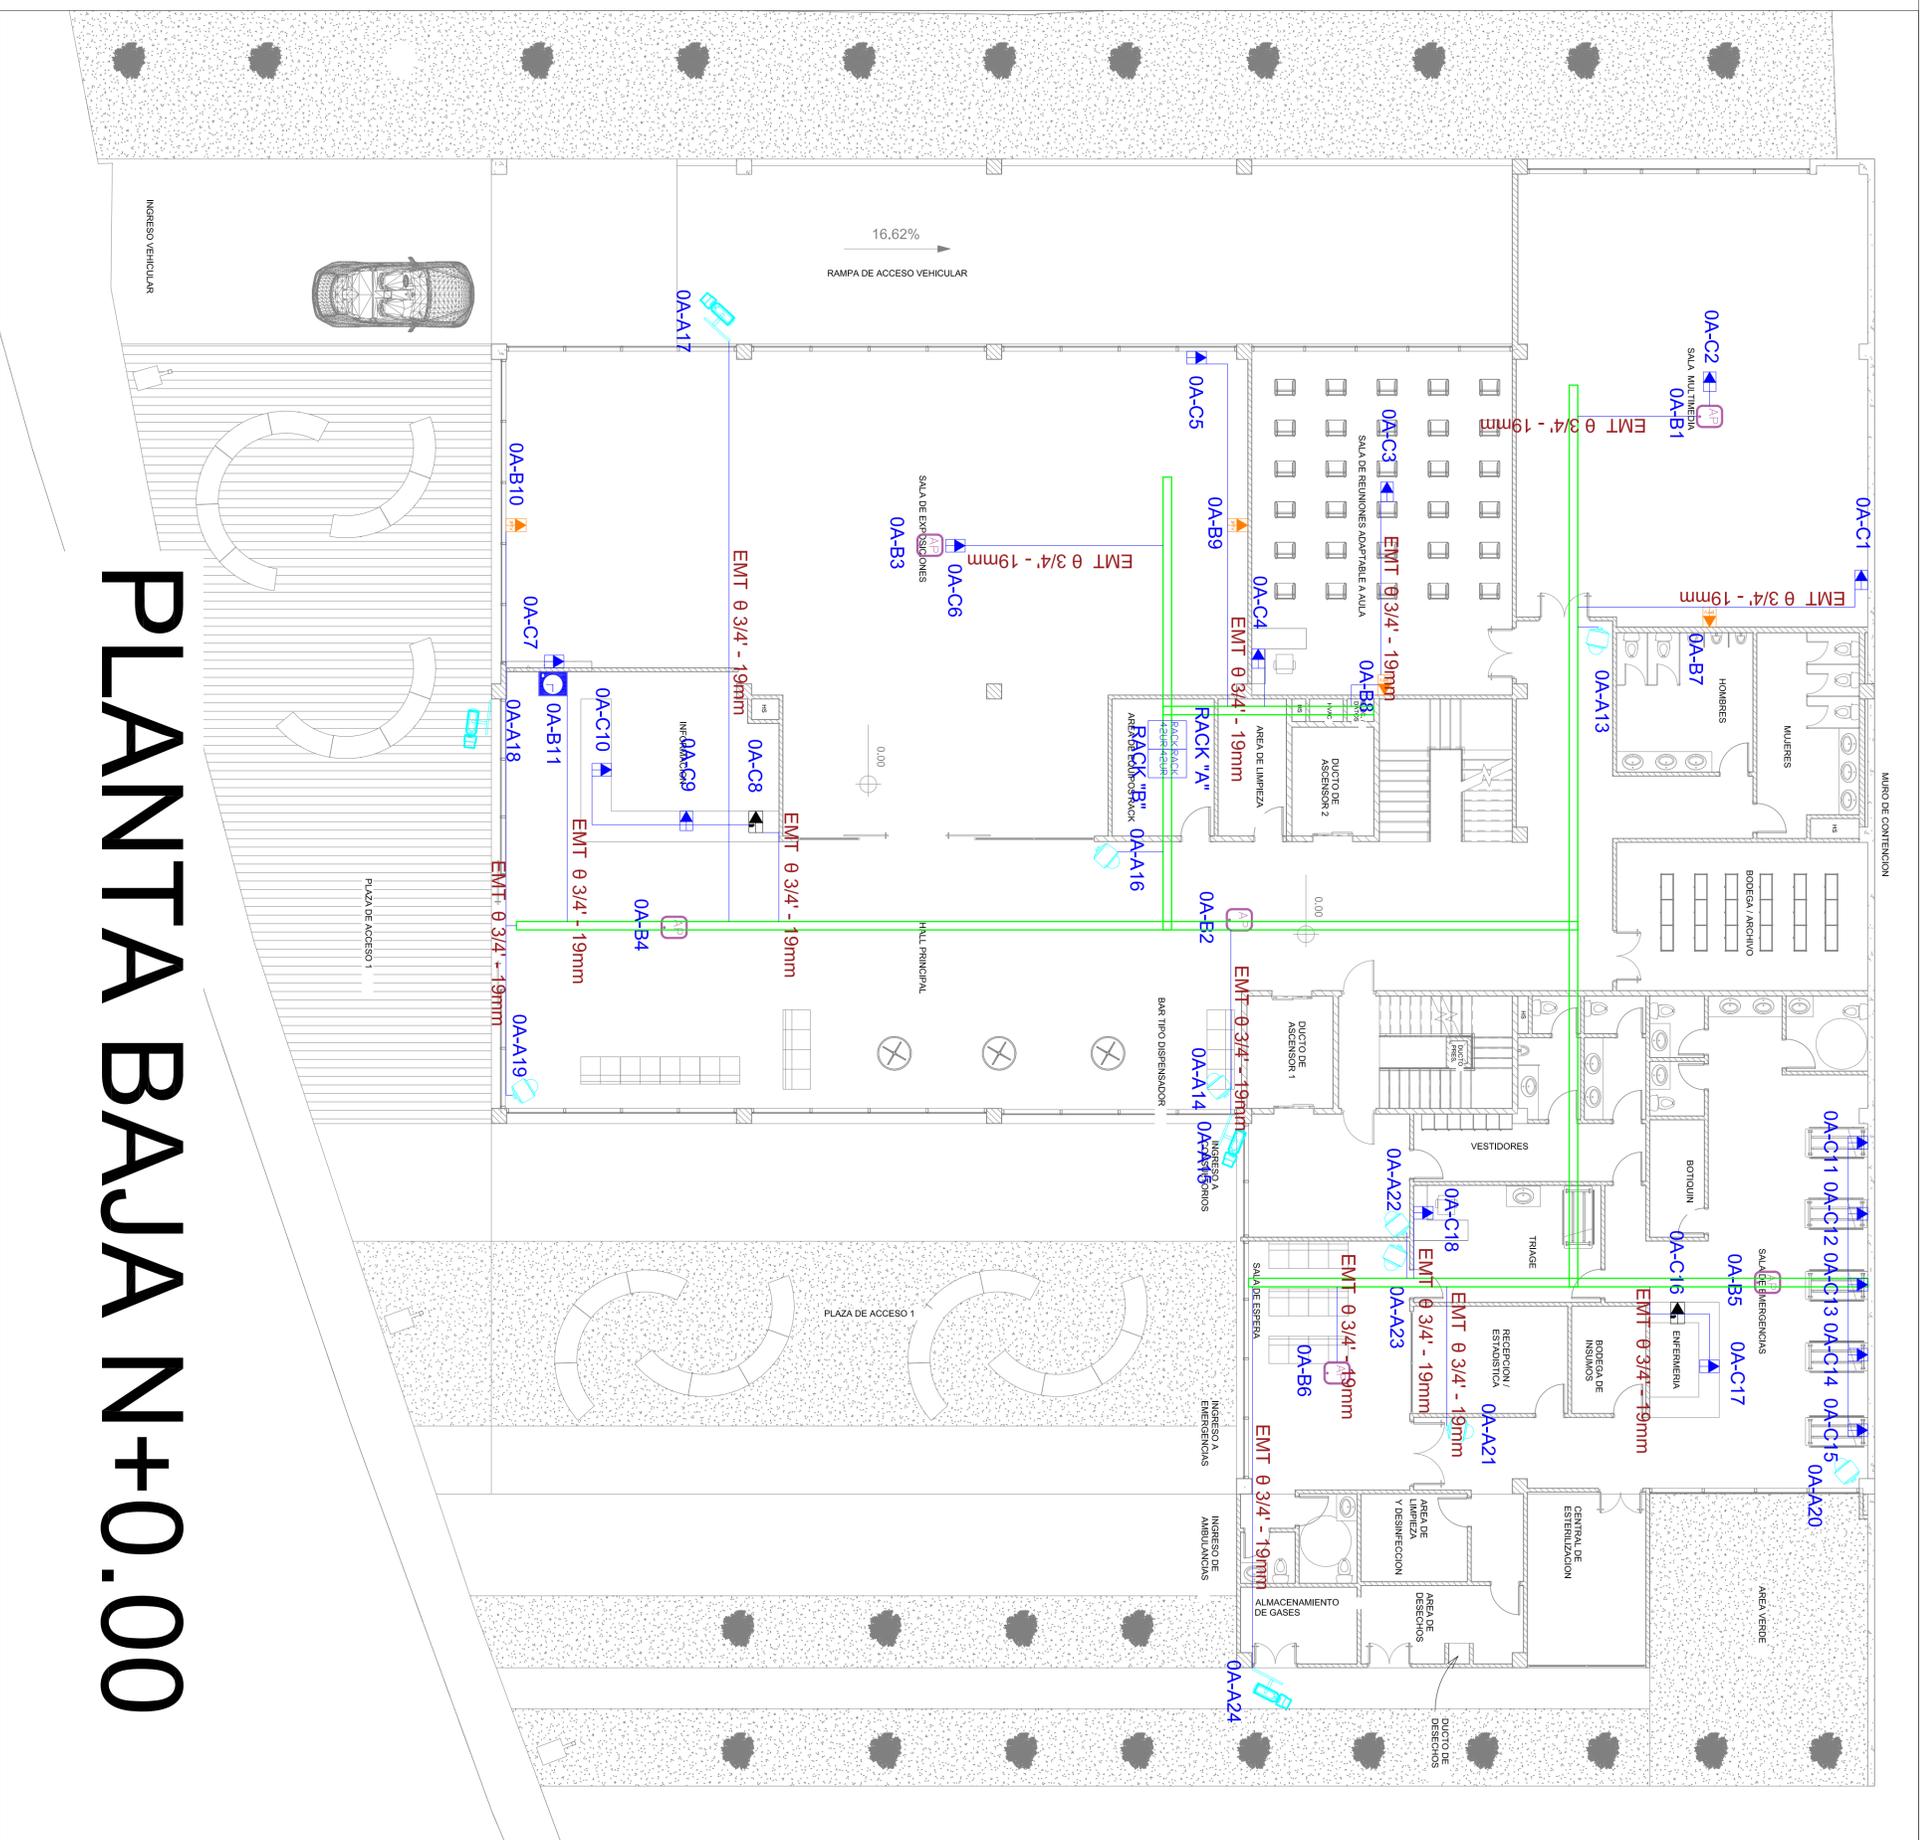

PLANTA BAJA N+0.00

ESPECIFICACIONES TÉCNICAS:

PROYECTO:	UNIVERSIDAD NACIONAL DEL CHIMBORAZO NUEVO EDIFICIO FACULTAD DE CIENCIAS DE LA SALUD
CLAVE CATASTRAL:	0001072403308900
N° FRENDO:	6010300600106500000000
CONTENIDO:	SISTEMA DE VOZ Y DATOS
PROPIETARIO:	UNIVERSIDAD NACIONAL DEL CHIMBORAZO
PROFESIONAL:	Ing. Pablo Trujillo Siga, Msc. C.I. 171681842 Reg. Prof.: 0334-BC-482713
FASE:	APROBACION
ESCALA:	1/8" = 1'-0"
FECHA:	JUNIO - 2024
FORMATO:	A1
ANALIZADO:	WYD-03

ING. HERNAN COLOMA P. DISEÑO DEL PROYECTO	ING. FRANCISCO TELLO O. FISICO CONTRATADO	ING. OSCAR PAREDES P. ADMINISTRATIVO DEL CONTRATO
--	--	--

SELLOS INDIVIDUALES