


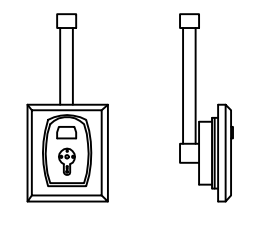


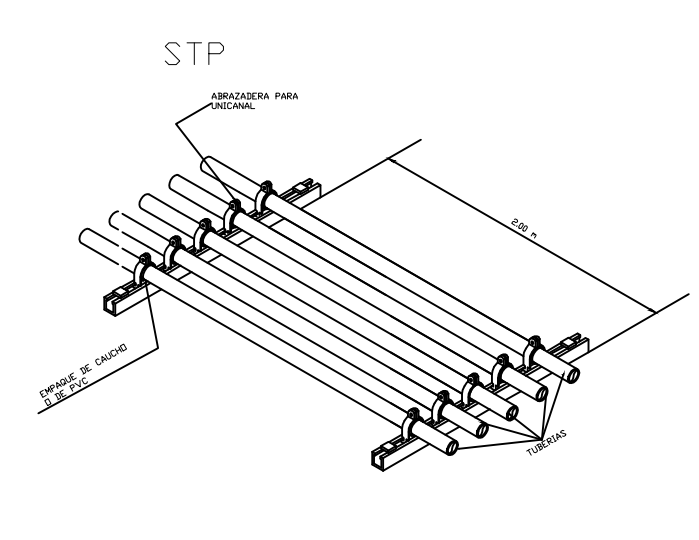

SIMBOLOGIA SISTEMA DE GASES MEDICINALES	
	RED DE OXIGENO MEDICINAL
	RED VACIO MEDICINAL
	RED AIRE MEDICINAL
	TOMA DE OXIGENO MEDICINAL
	TOMA DE VACIO MEDICINAL
	TOMA DE AIRE MEDICINAL
	ALARMA DE AREA
	CAJA DE VALVULAS
	PANEL HORIZONTAL DE GASES MEDICINALES
	VALVULA DE LINEA


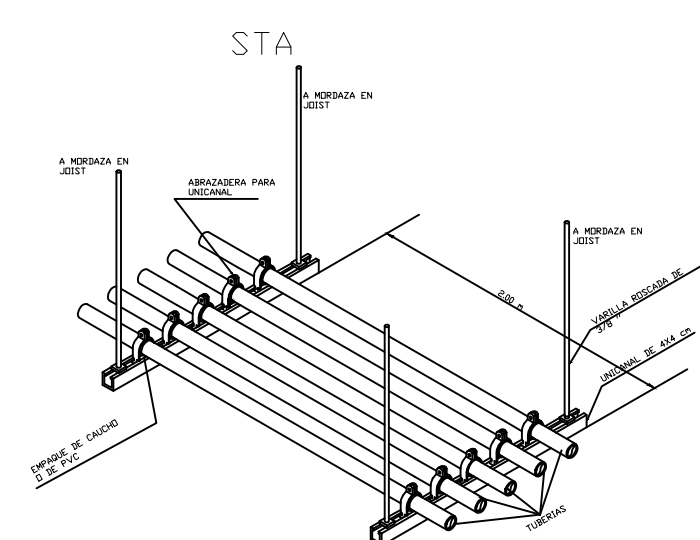


TOMA DE PARED
ESCALA: 1.5m

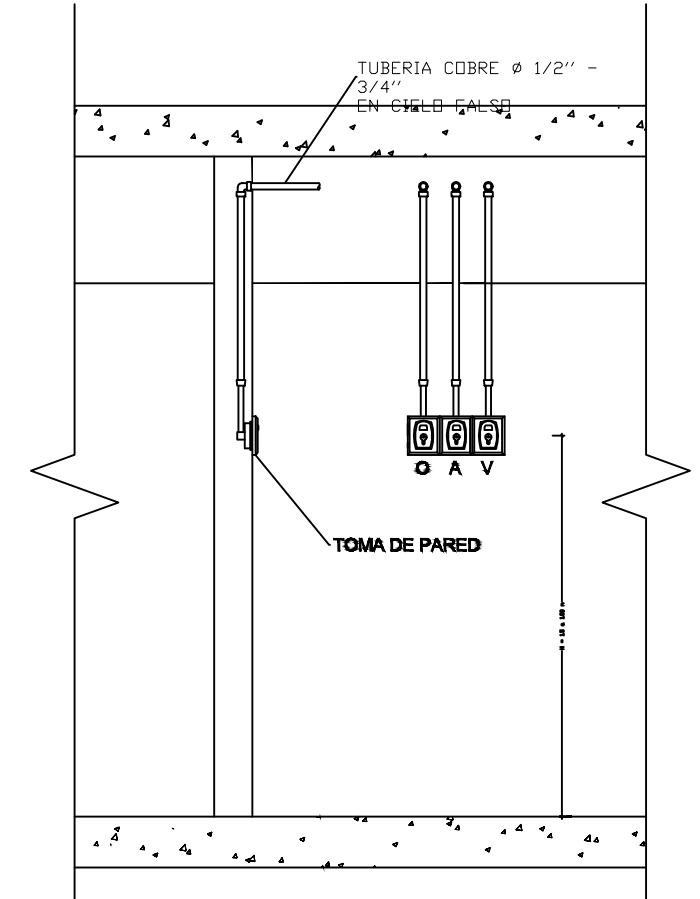

INSTALACIÓN TOMAS DE PARED
ESCALA: 1.5m

ALTURA PARA ALARMAS

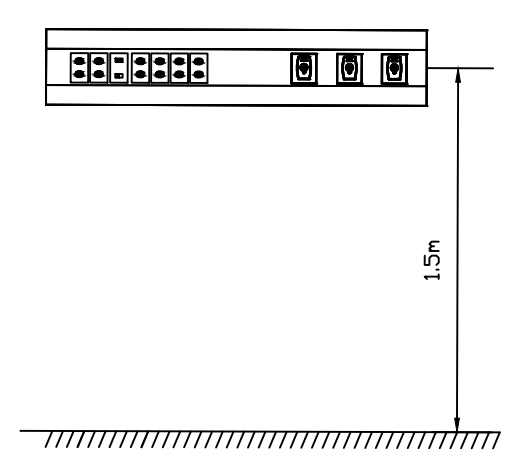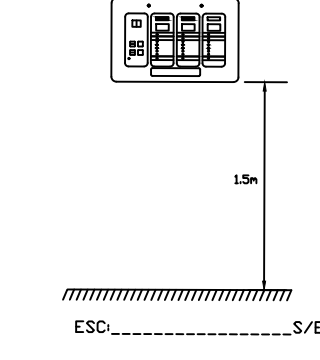

PANEL HORIZONTAL

ESC: 1.5m S/E

ESPECIFICACIONES TÉCNICAS:

PROYECTO:
**UNIVERSIDAD NACIONAL DE CHIMBORAZO
NUEVO EDIFICIO FACULTAD DE CIENCIAS DE
LA SALUD**

CLAVE CATASTRAL: 0001070403306900

N° PREDIO: 6010300600105600000000

CONTENIDO:

SISTEMA DE GASES MEDICINALES- PLANTA BAJA

PROPIETARIO:

UNIVERSIDAD NACIONAL DE CHIMBORAZO

PROFESIONAL RESPONSABLE:

ING. CESAR PEÑA
C.I.: 1718462821
SENECYT: 1001-15-13405119

FASE:
APROBACION

ESCALA:
INDICADAS

FECHA:
JUNIO - 2024

FORMATO:
A1

LAMINA:

MEC-13

AVALADO:

ING. HERNAN COLOMA P.
DIRECTOR DEL PROYECTO

ING. FRANCISCO TELLO O.
FISCALIZADOR DEL CONTRATO

ING. OSCAR PAREDES P.
ADMINISTRADOR DEL CONTRATO

SELLOS MUNICIPALES:

SISTEMA DE GASES MEDICINALES - PLANTA BAJA

ESCALA 1:100